



PROJEÇÃO DA COBERTURA

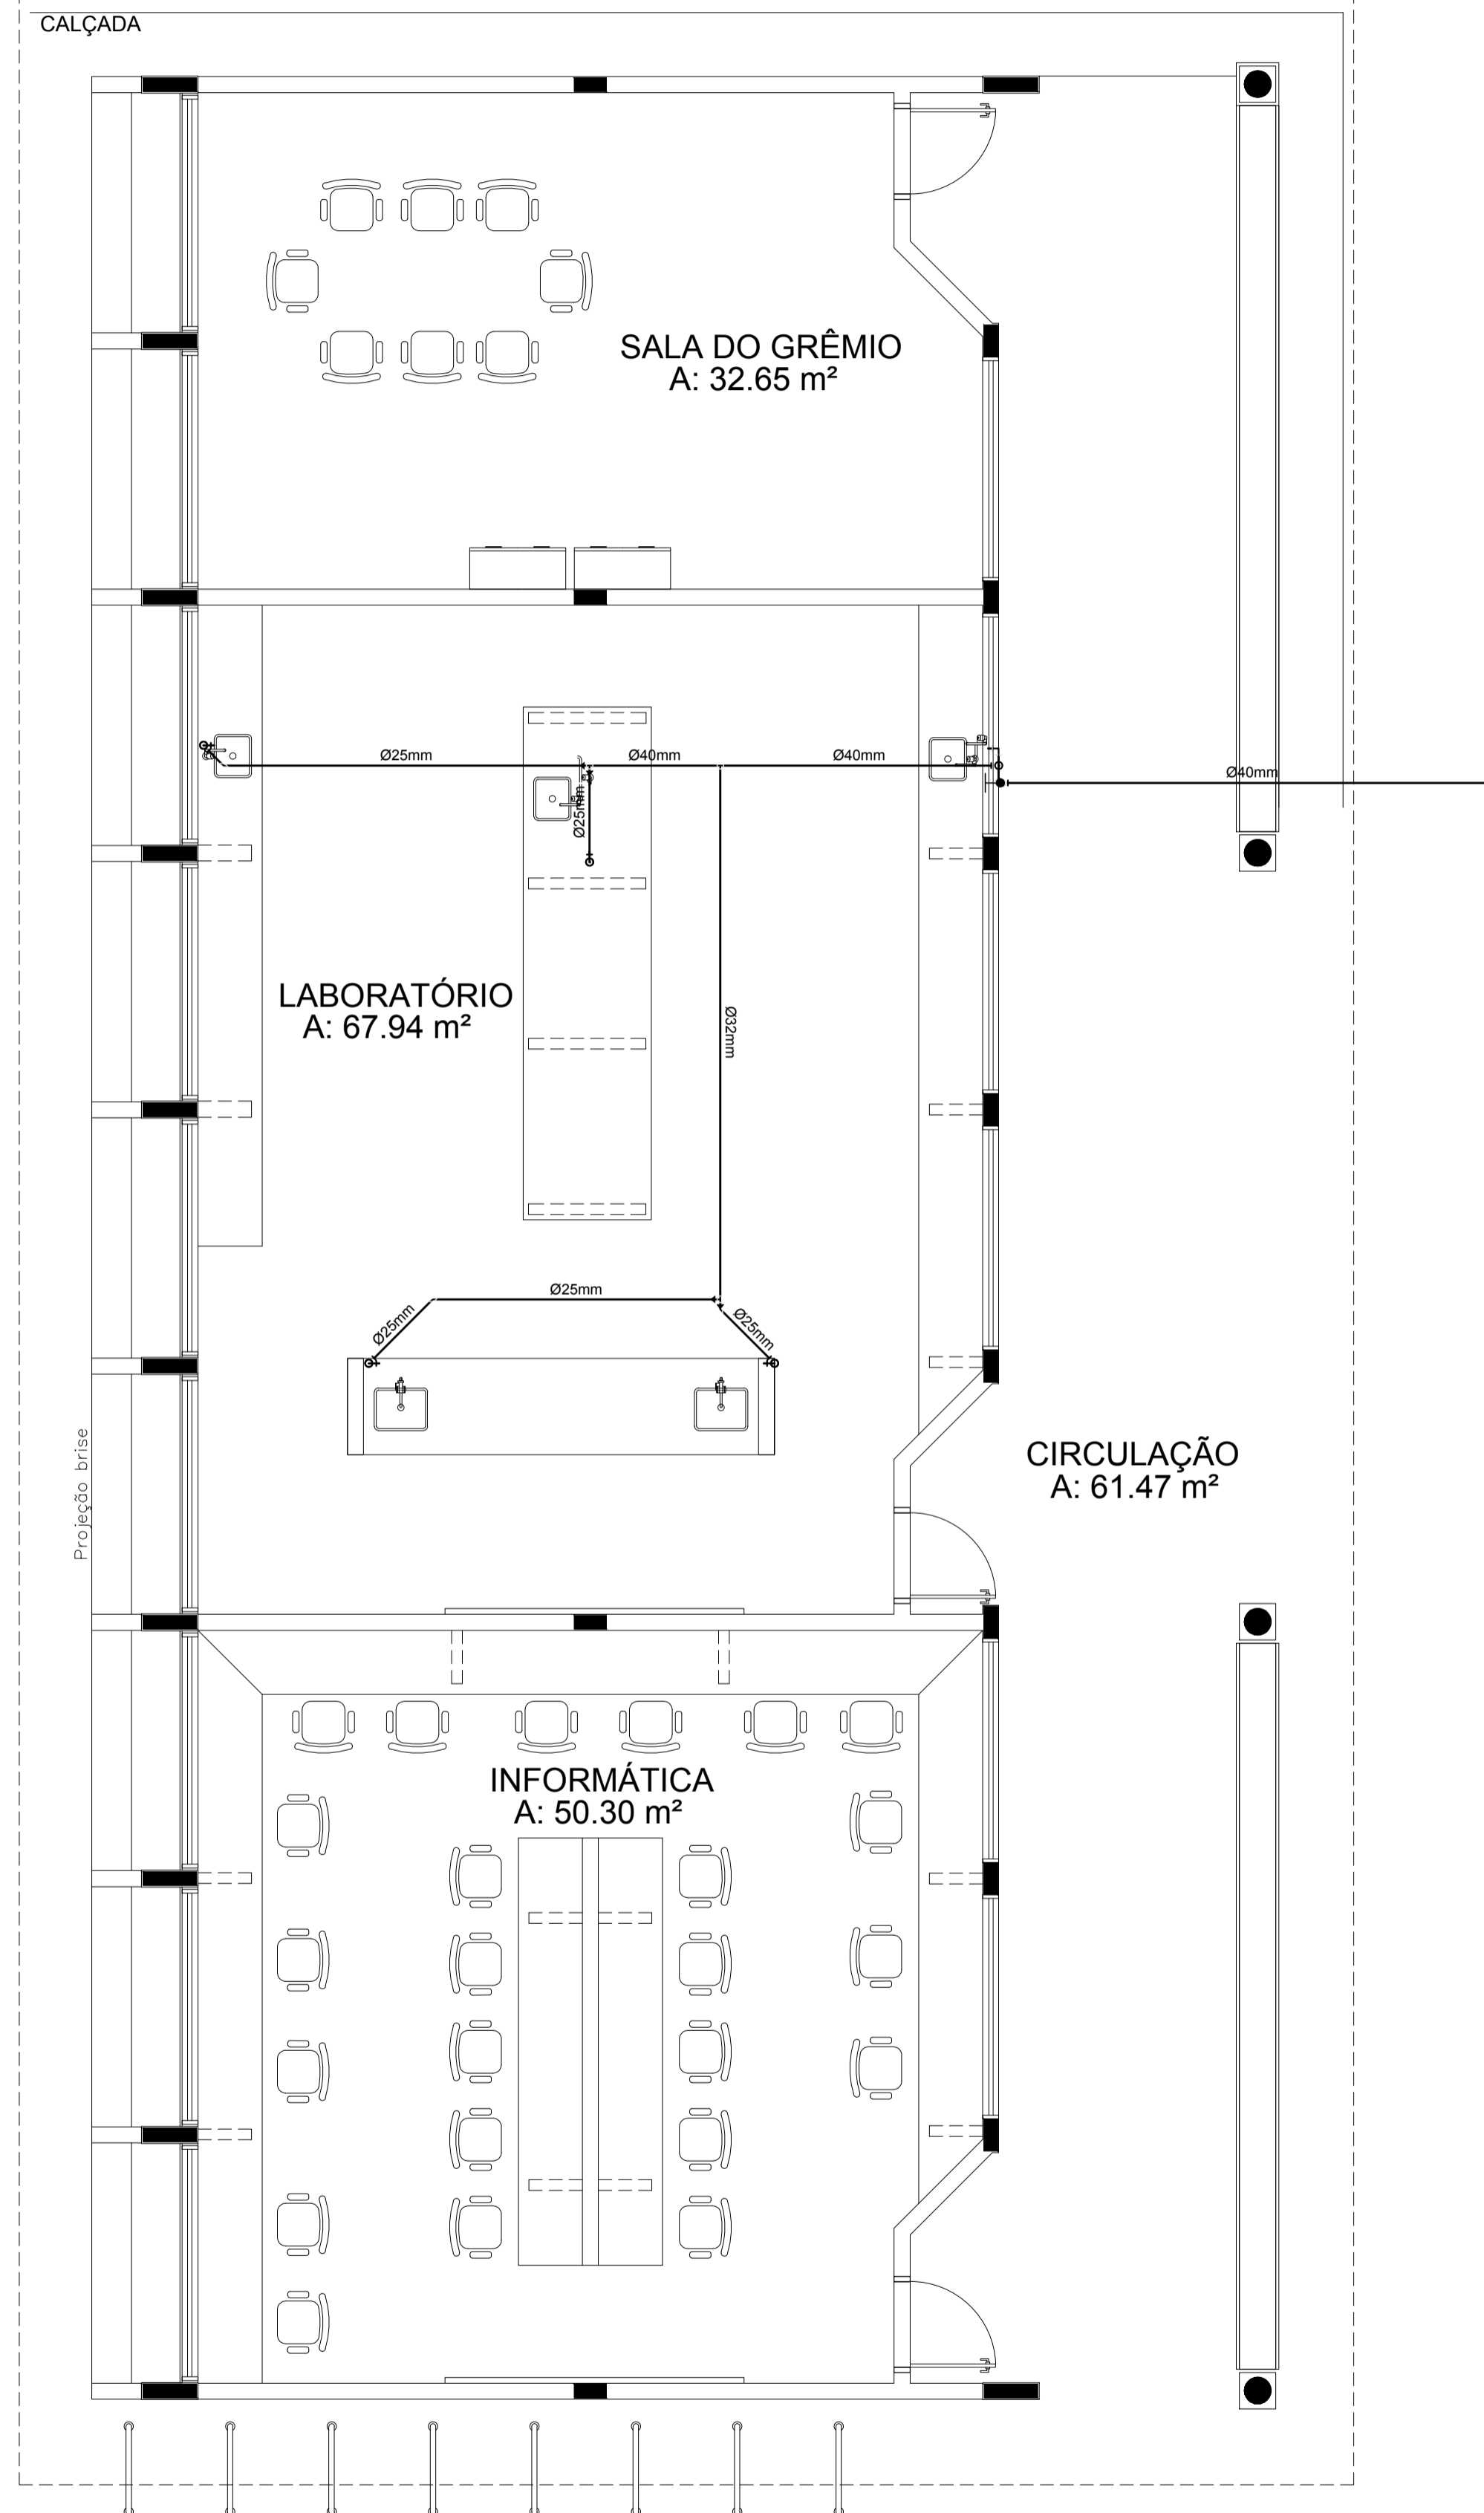

1 PLANTA BAIXA - BLOCO C - ÁGUA FRIA
ESCALA: 1/50

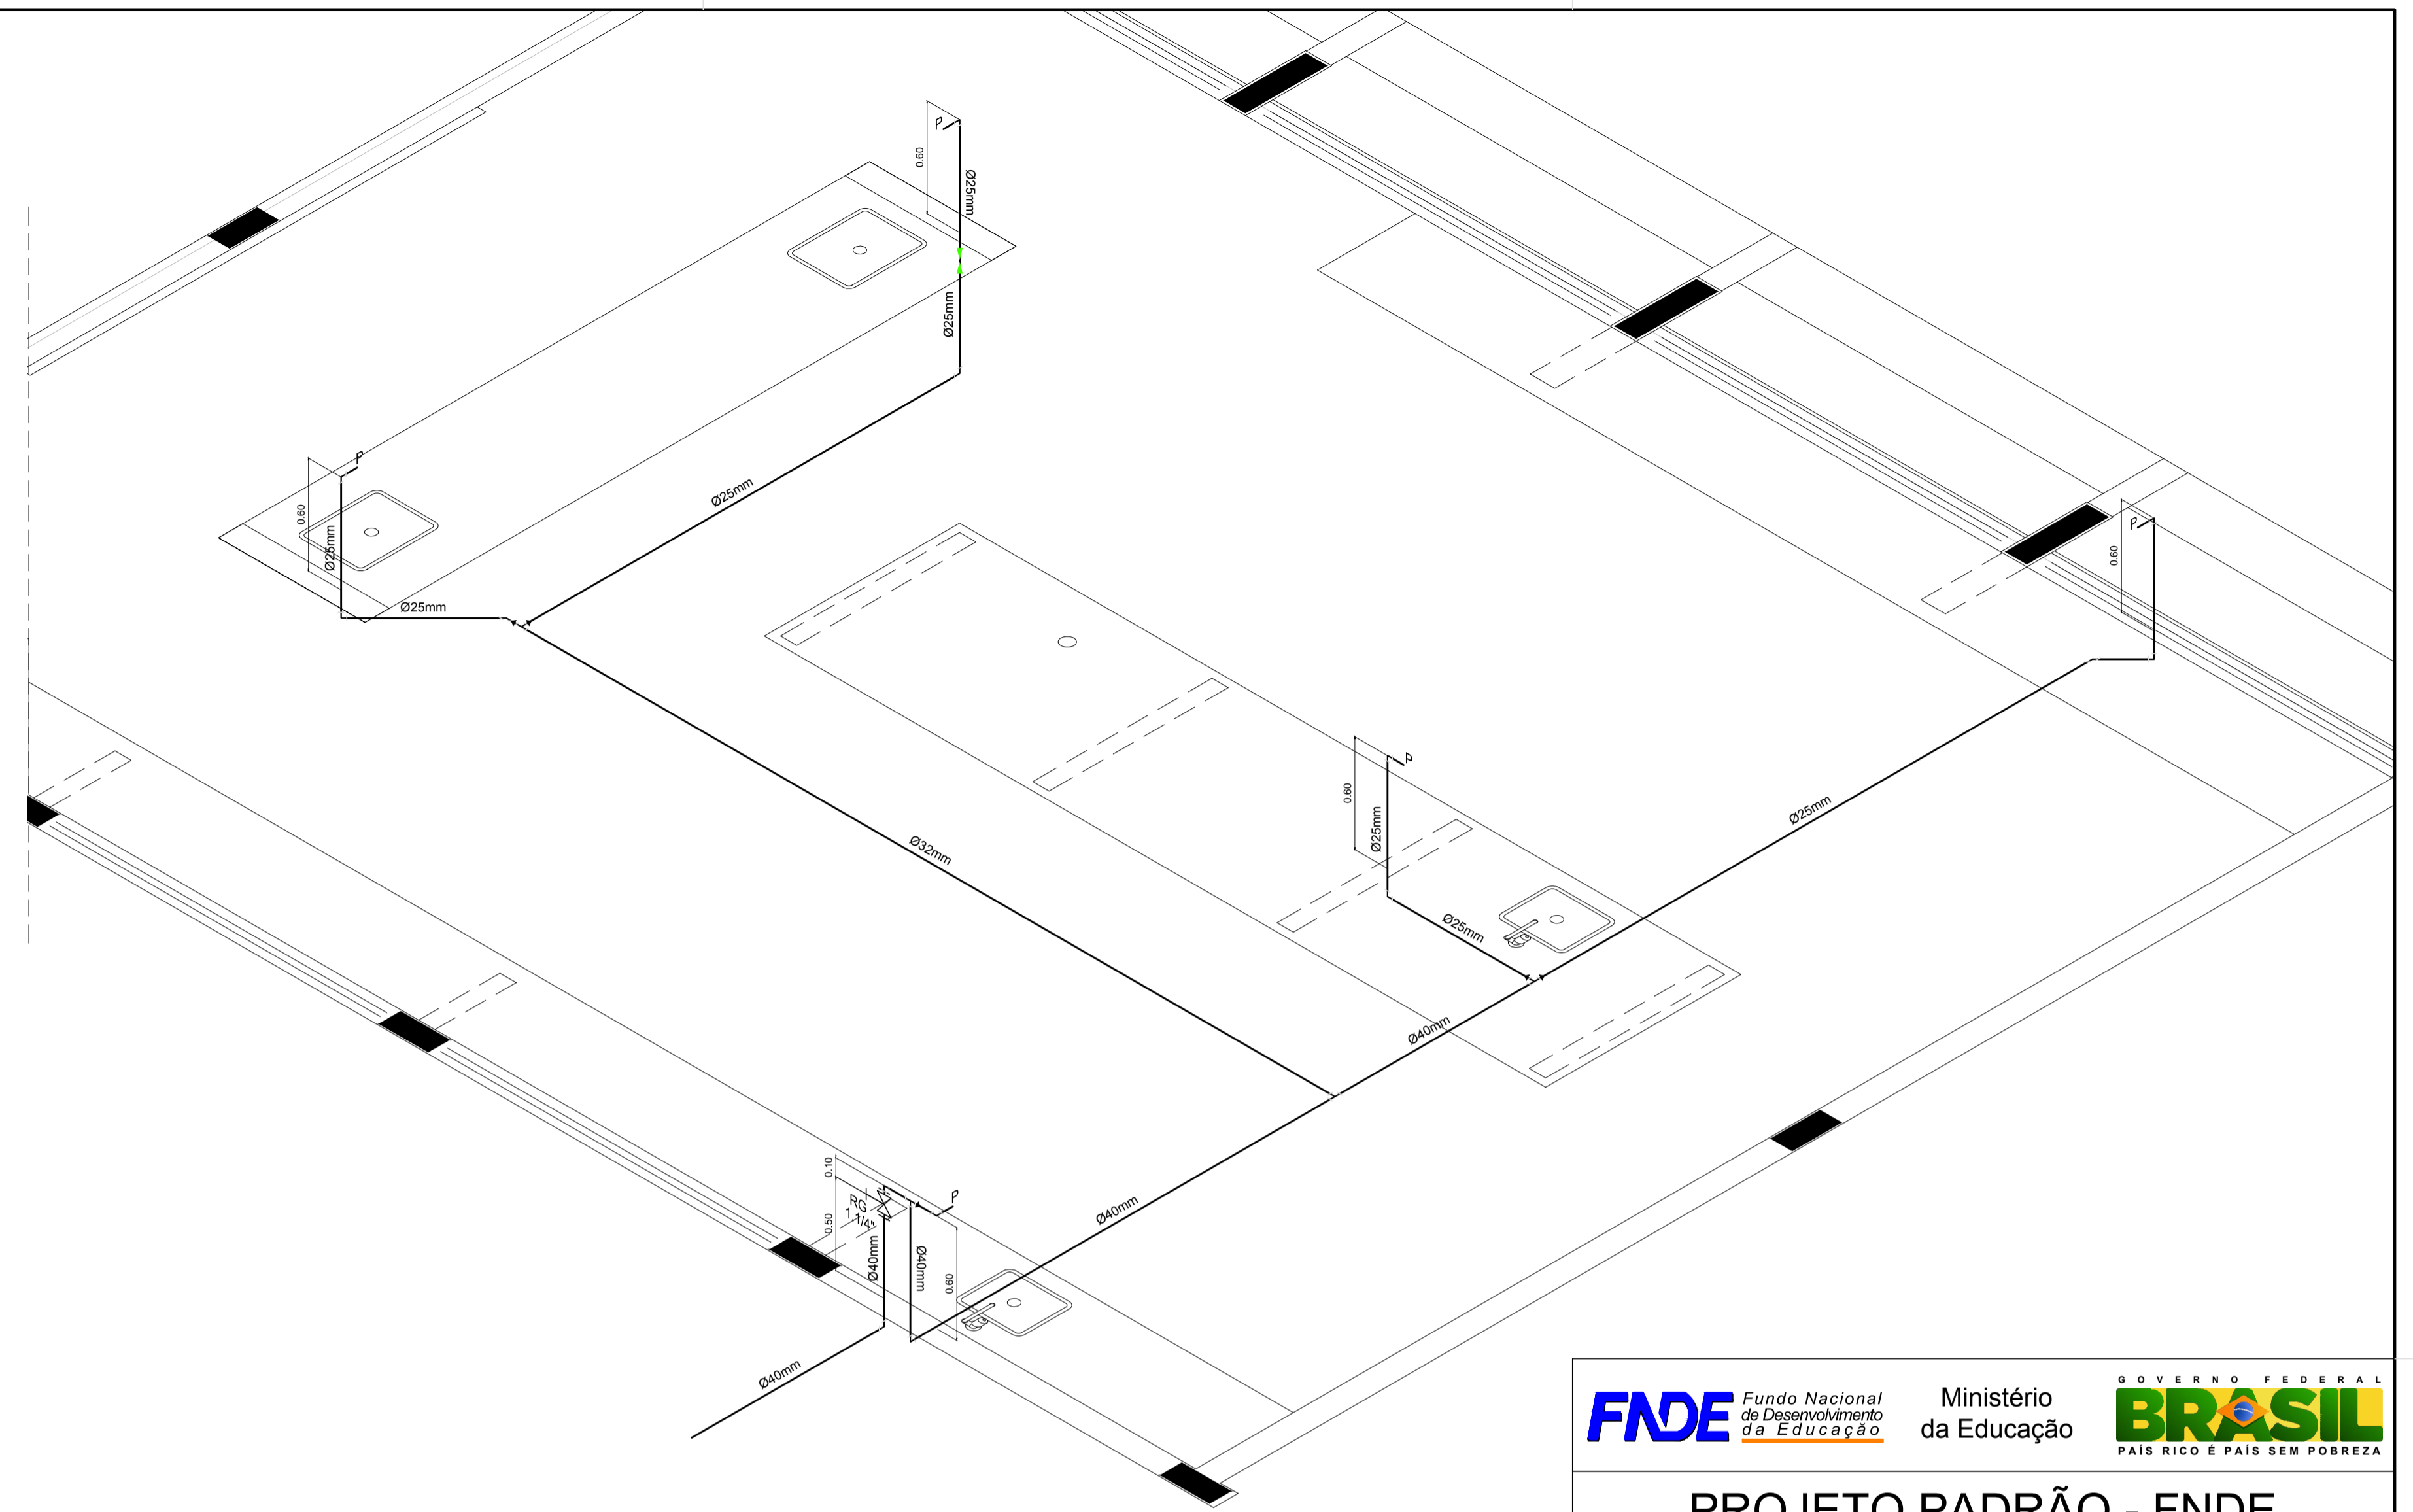

2 PERSPECTIVA ISOMÉTRICA - ÁGUA FRIA
ESCALA: 1/25

LEGENDA - ÁGUA FRIA

- COLUNA DE ÁGUA FRIA
- TUBULAÇÃO DE ÁGUA FRIA PVC SOLDÁVEL
- REGISTRO DE GAVETA
- REGISTRO DE PRESSÃO
- VS VASO SANITÁRIO
- LV LAVATÓRIO
- Bb BEBEDOURO
- Tq TANQUE
- TJ TORNEIRA DE JARDIM
- P PIA
- Ch CHUVEIRO
- TL TORNEIRA DE LIMPEZA
- Mc MICTÓRIO
- Dch DUCHA HIGIÊNICA
- MLR MÁQUINA DE LAVAR ROUPA
- MLB MÁQUINA DE LAVAR BANDEJA

PROJETO PADRÃO - FNDE

MUNICÍPIO - UF:
PROPRIETÁRIO:
ENDEREÇO:

PROPRIETÁRIO

RESP. TÉCNICO CREA
Eng. Civil Roger Pacheco Piággio Couto - CREA-GO 2001/D
Eng. Civil Pedro Augusto de Alencar Neto - CREA-GO 2959/D
Eng. Civil Natan Aron Birnbaum - CREA: 46081-D/RJ - REVISOR
AUTOR DO PROJETO

DLFO	CREA
	RA

OBSERVAÇÕES:

ESCOLA 12 SALAS DE AULA
PROJETO HIDROSSANITÁRIO

COORDENAÇÃO CGEST - Coordenação Geral de Infraestrutura Educacional	BLOCO C: PEDAGÓGICO REDE DE ÁGUA FRIA - LABORATÓRIOS PLANTA BAIXA E PERSPECTIVA ISOMÉTRICA	HAG
REVISÃO R.03	ESCALA INDICADA DATA EMISSÃO MAIO/2014	PRANCHA 02/14
FORMATO A1 (841x594)		