
 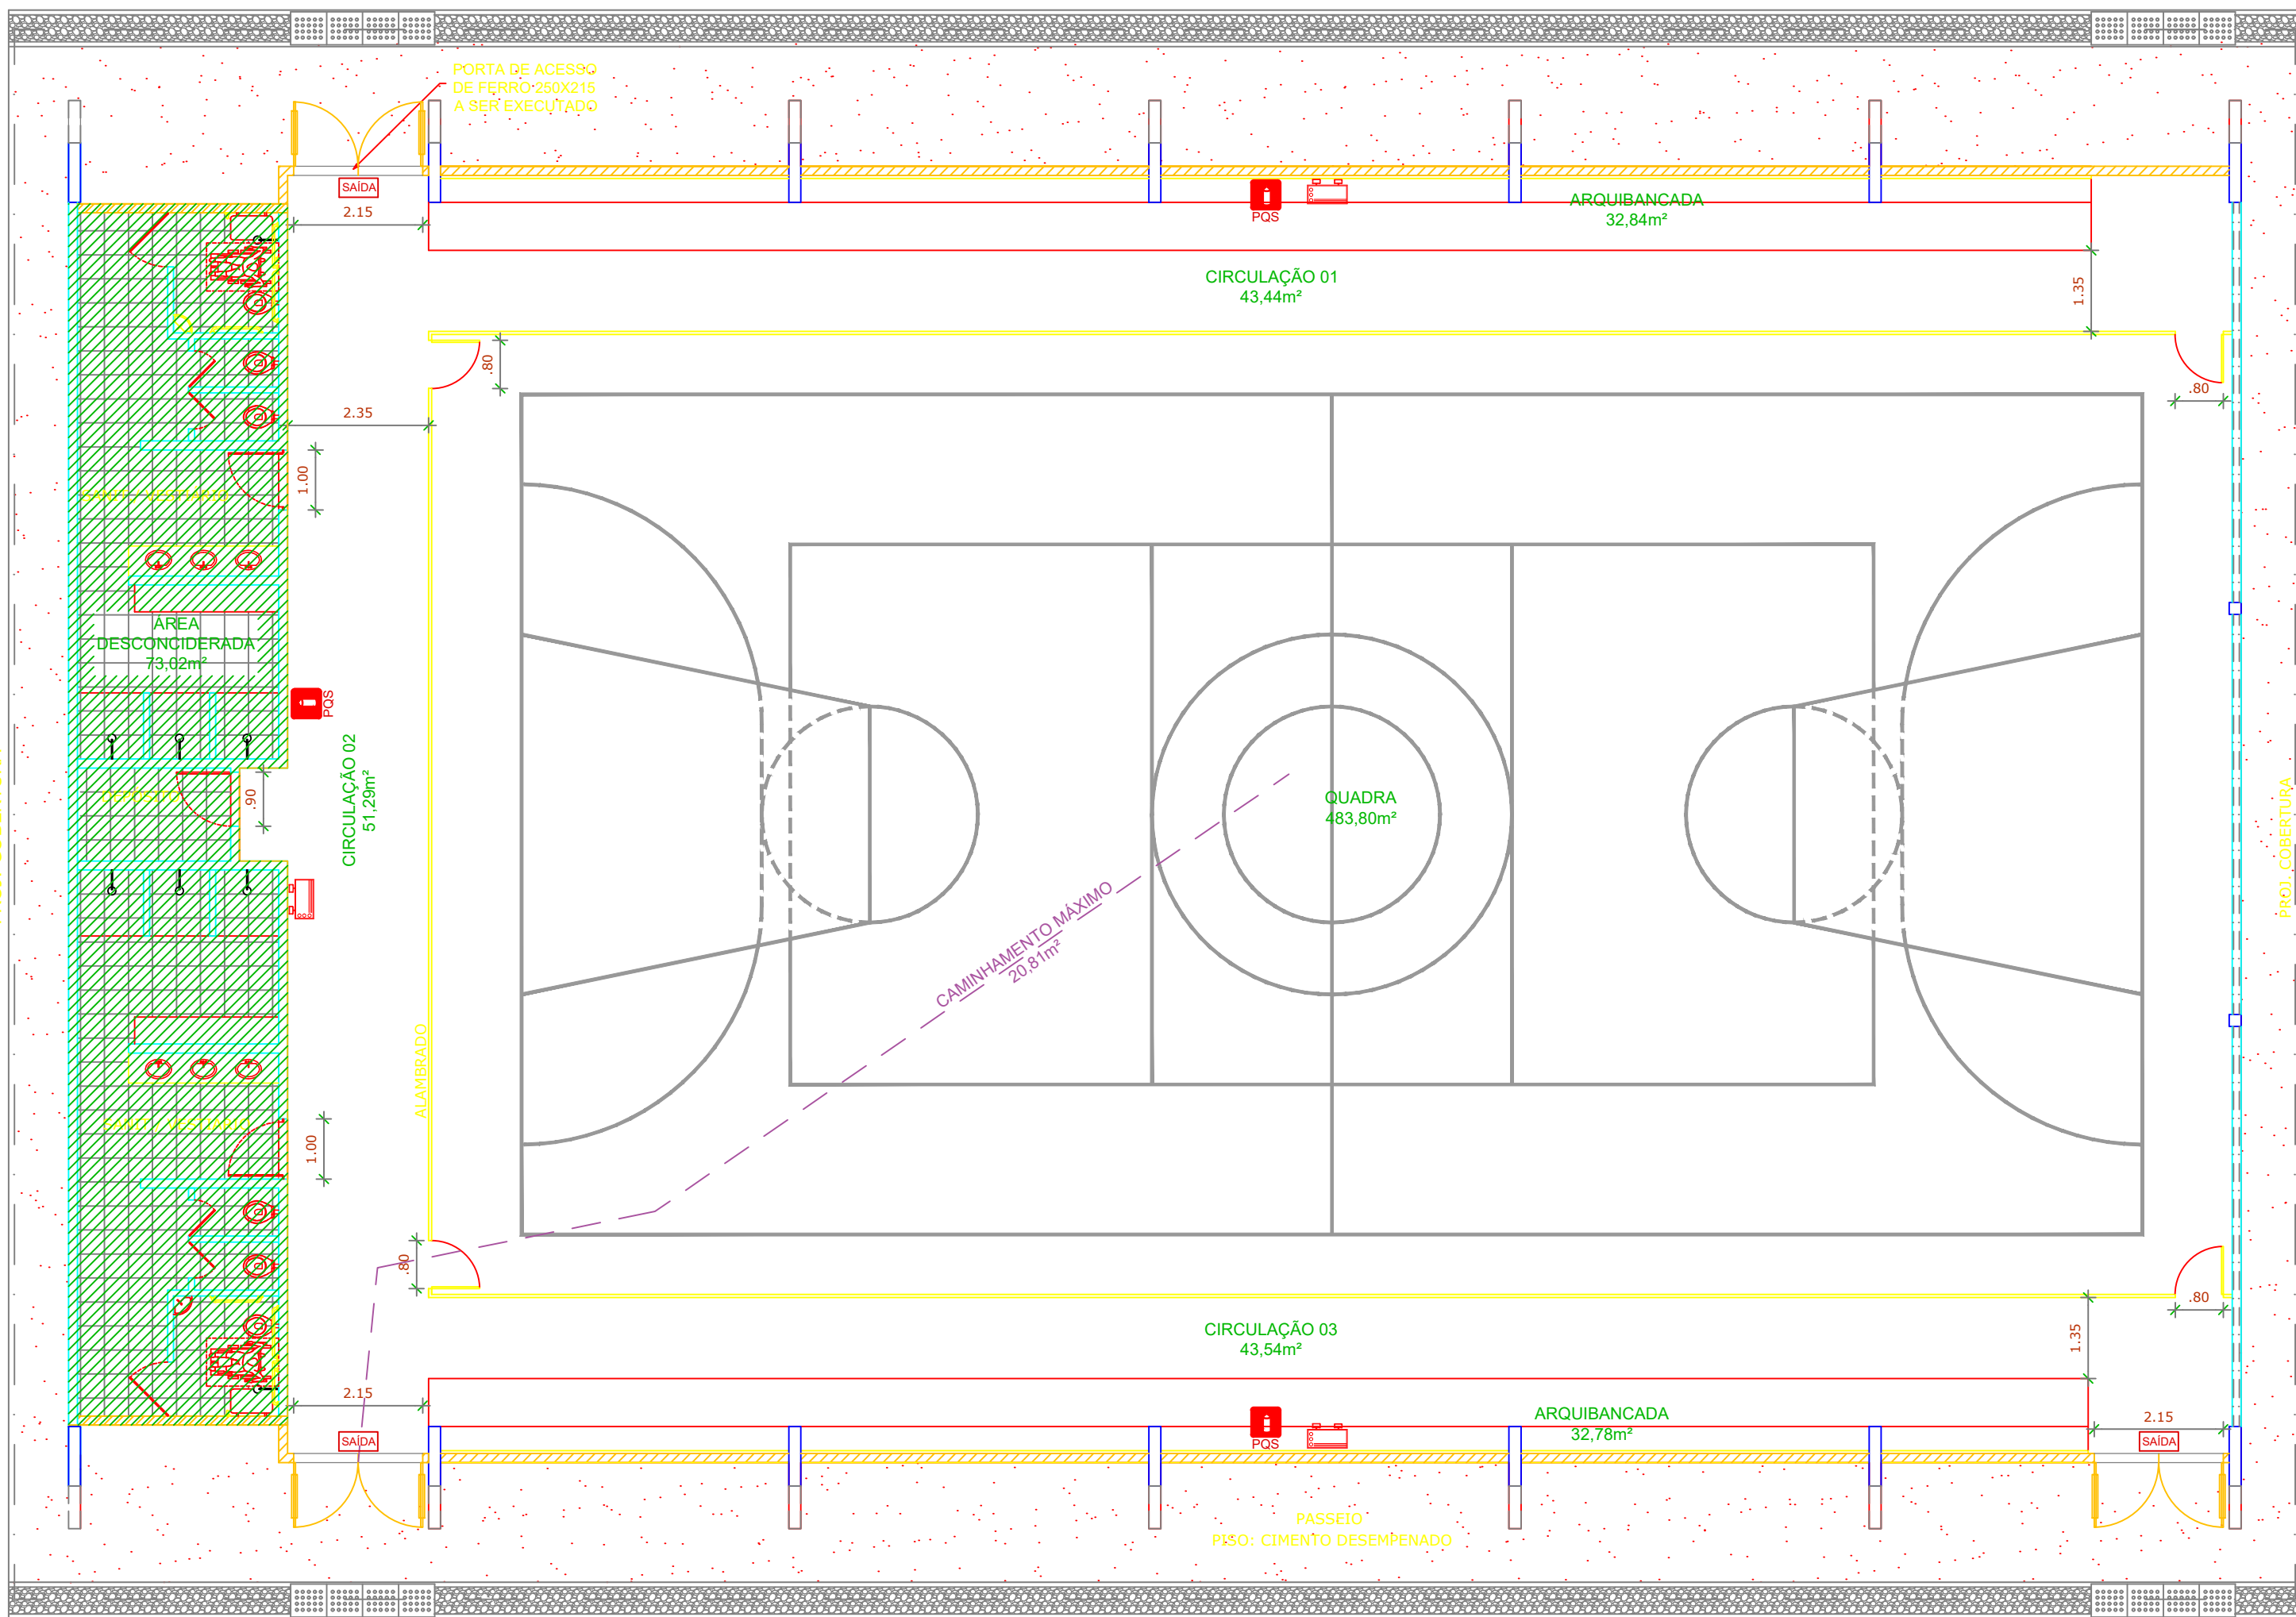
 



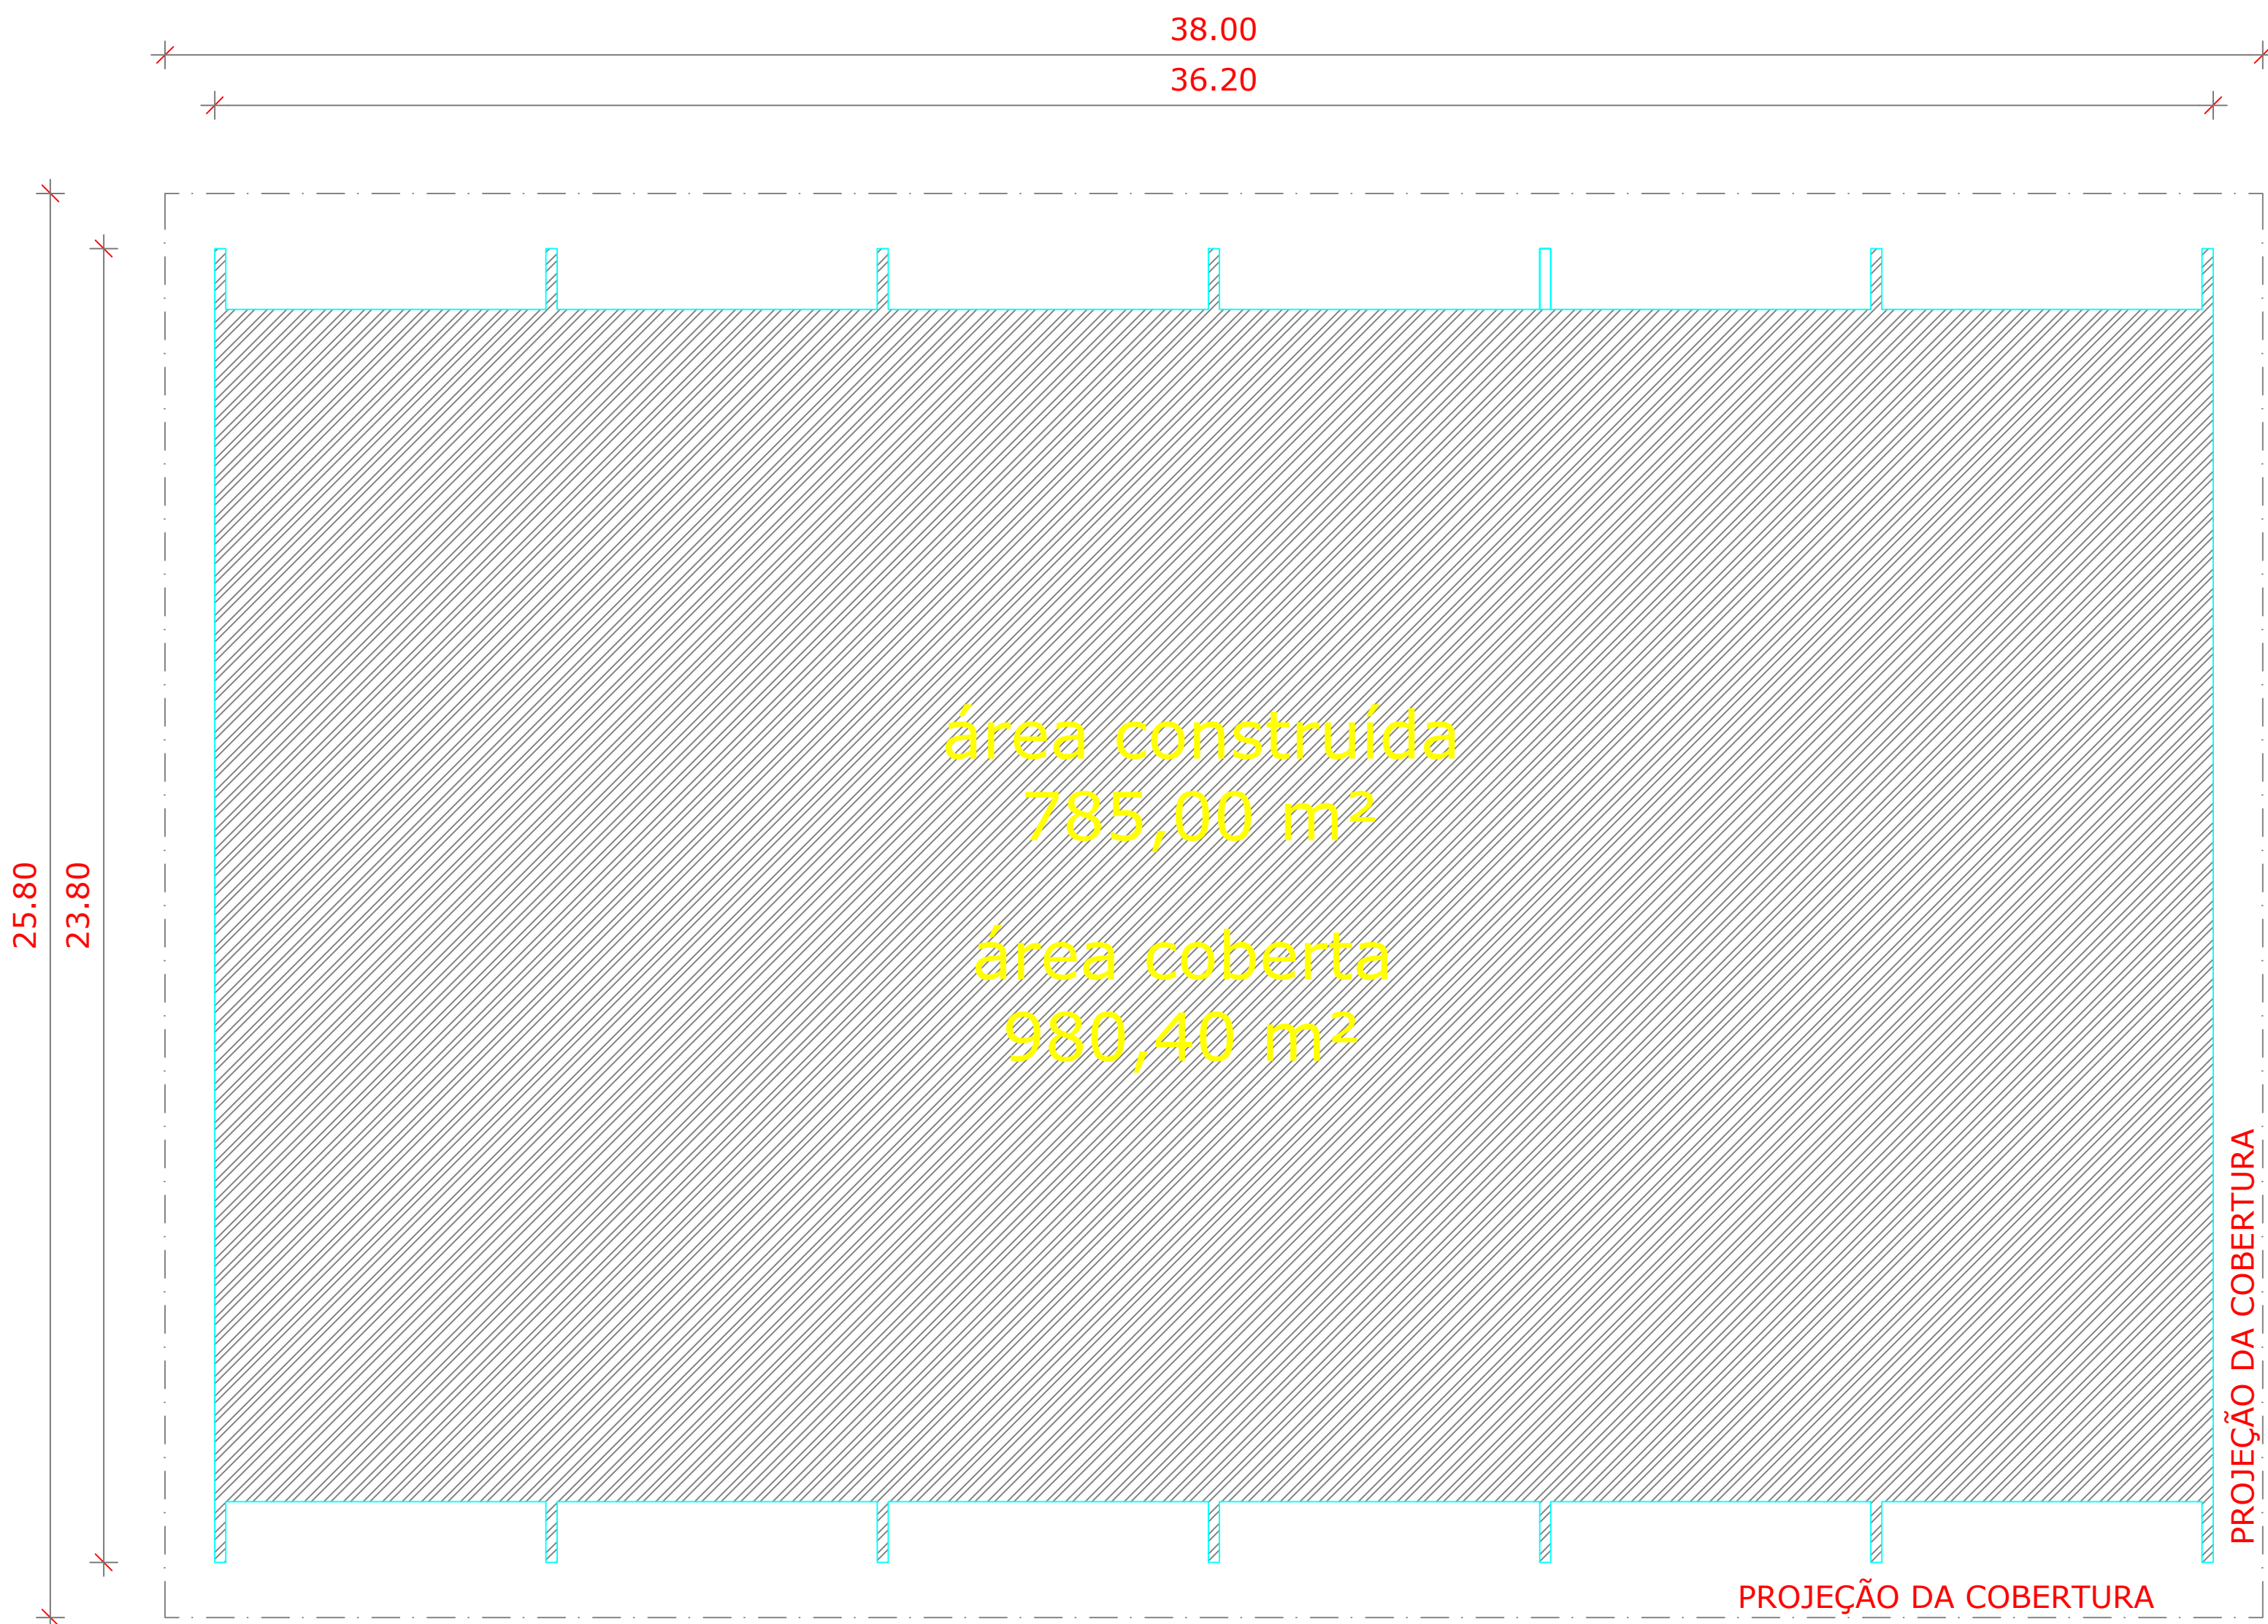

PLANTA BAIXA

ÁREA TOTAL: 785,00 m²
ESCALA 1:100

LEGENDA

	EXTINTOR DE INCENDIO TIPO ABC CARGA NOMINAL 4KG DE PÓ A BASE DE BICARBONATO DE SÓDIO - (95%). SETA INDICATIVA "EXTINTOR"
	CIRCULO INDICATIVO "PROIBIDO DEPOSITAR MATERIAL"
PQS	
	CAMINHAMENTO MÁXIMO
	BLOCO AUTONOMO ILUMINAÇÃO DE EMERGENCIA 2200 LUMENS
	BLOCO AUTONOMO SINALIZAÇÃO DE ABANDONO ALIMENTAÇÃO 220V, LAMPADA FLUORESCENTE, DIFUSOR ACRILICO TRANSLUCIDO
SAÍDA	

Quadro de Áreas

ÁREA TOTAL DA EDIFICAÇÃO	785,00 m²
ÁREA QUADRA	483,80 m²
ÁREAS DESCONSIDERADAS Art. 75 IN 01 parte 1	73,02 m²
ÁREA COMUM E DE ACESSO AO PUBLICO	32,84 + 43,44 + 51,29 + 43,54 + 32,78 = 203,89 m²
POPULAÇÃO CALCULADA = 102	

EDESIO
ALEXANDRE ALVES
JULIO:5139185695
3

Assinado de forma digital
por EDESIO ALEXANDRE
ALVES JULIO:51391856953
Dados: 2022.01.17
18:21:18 -03'00'