


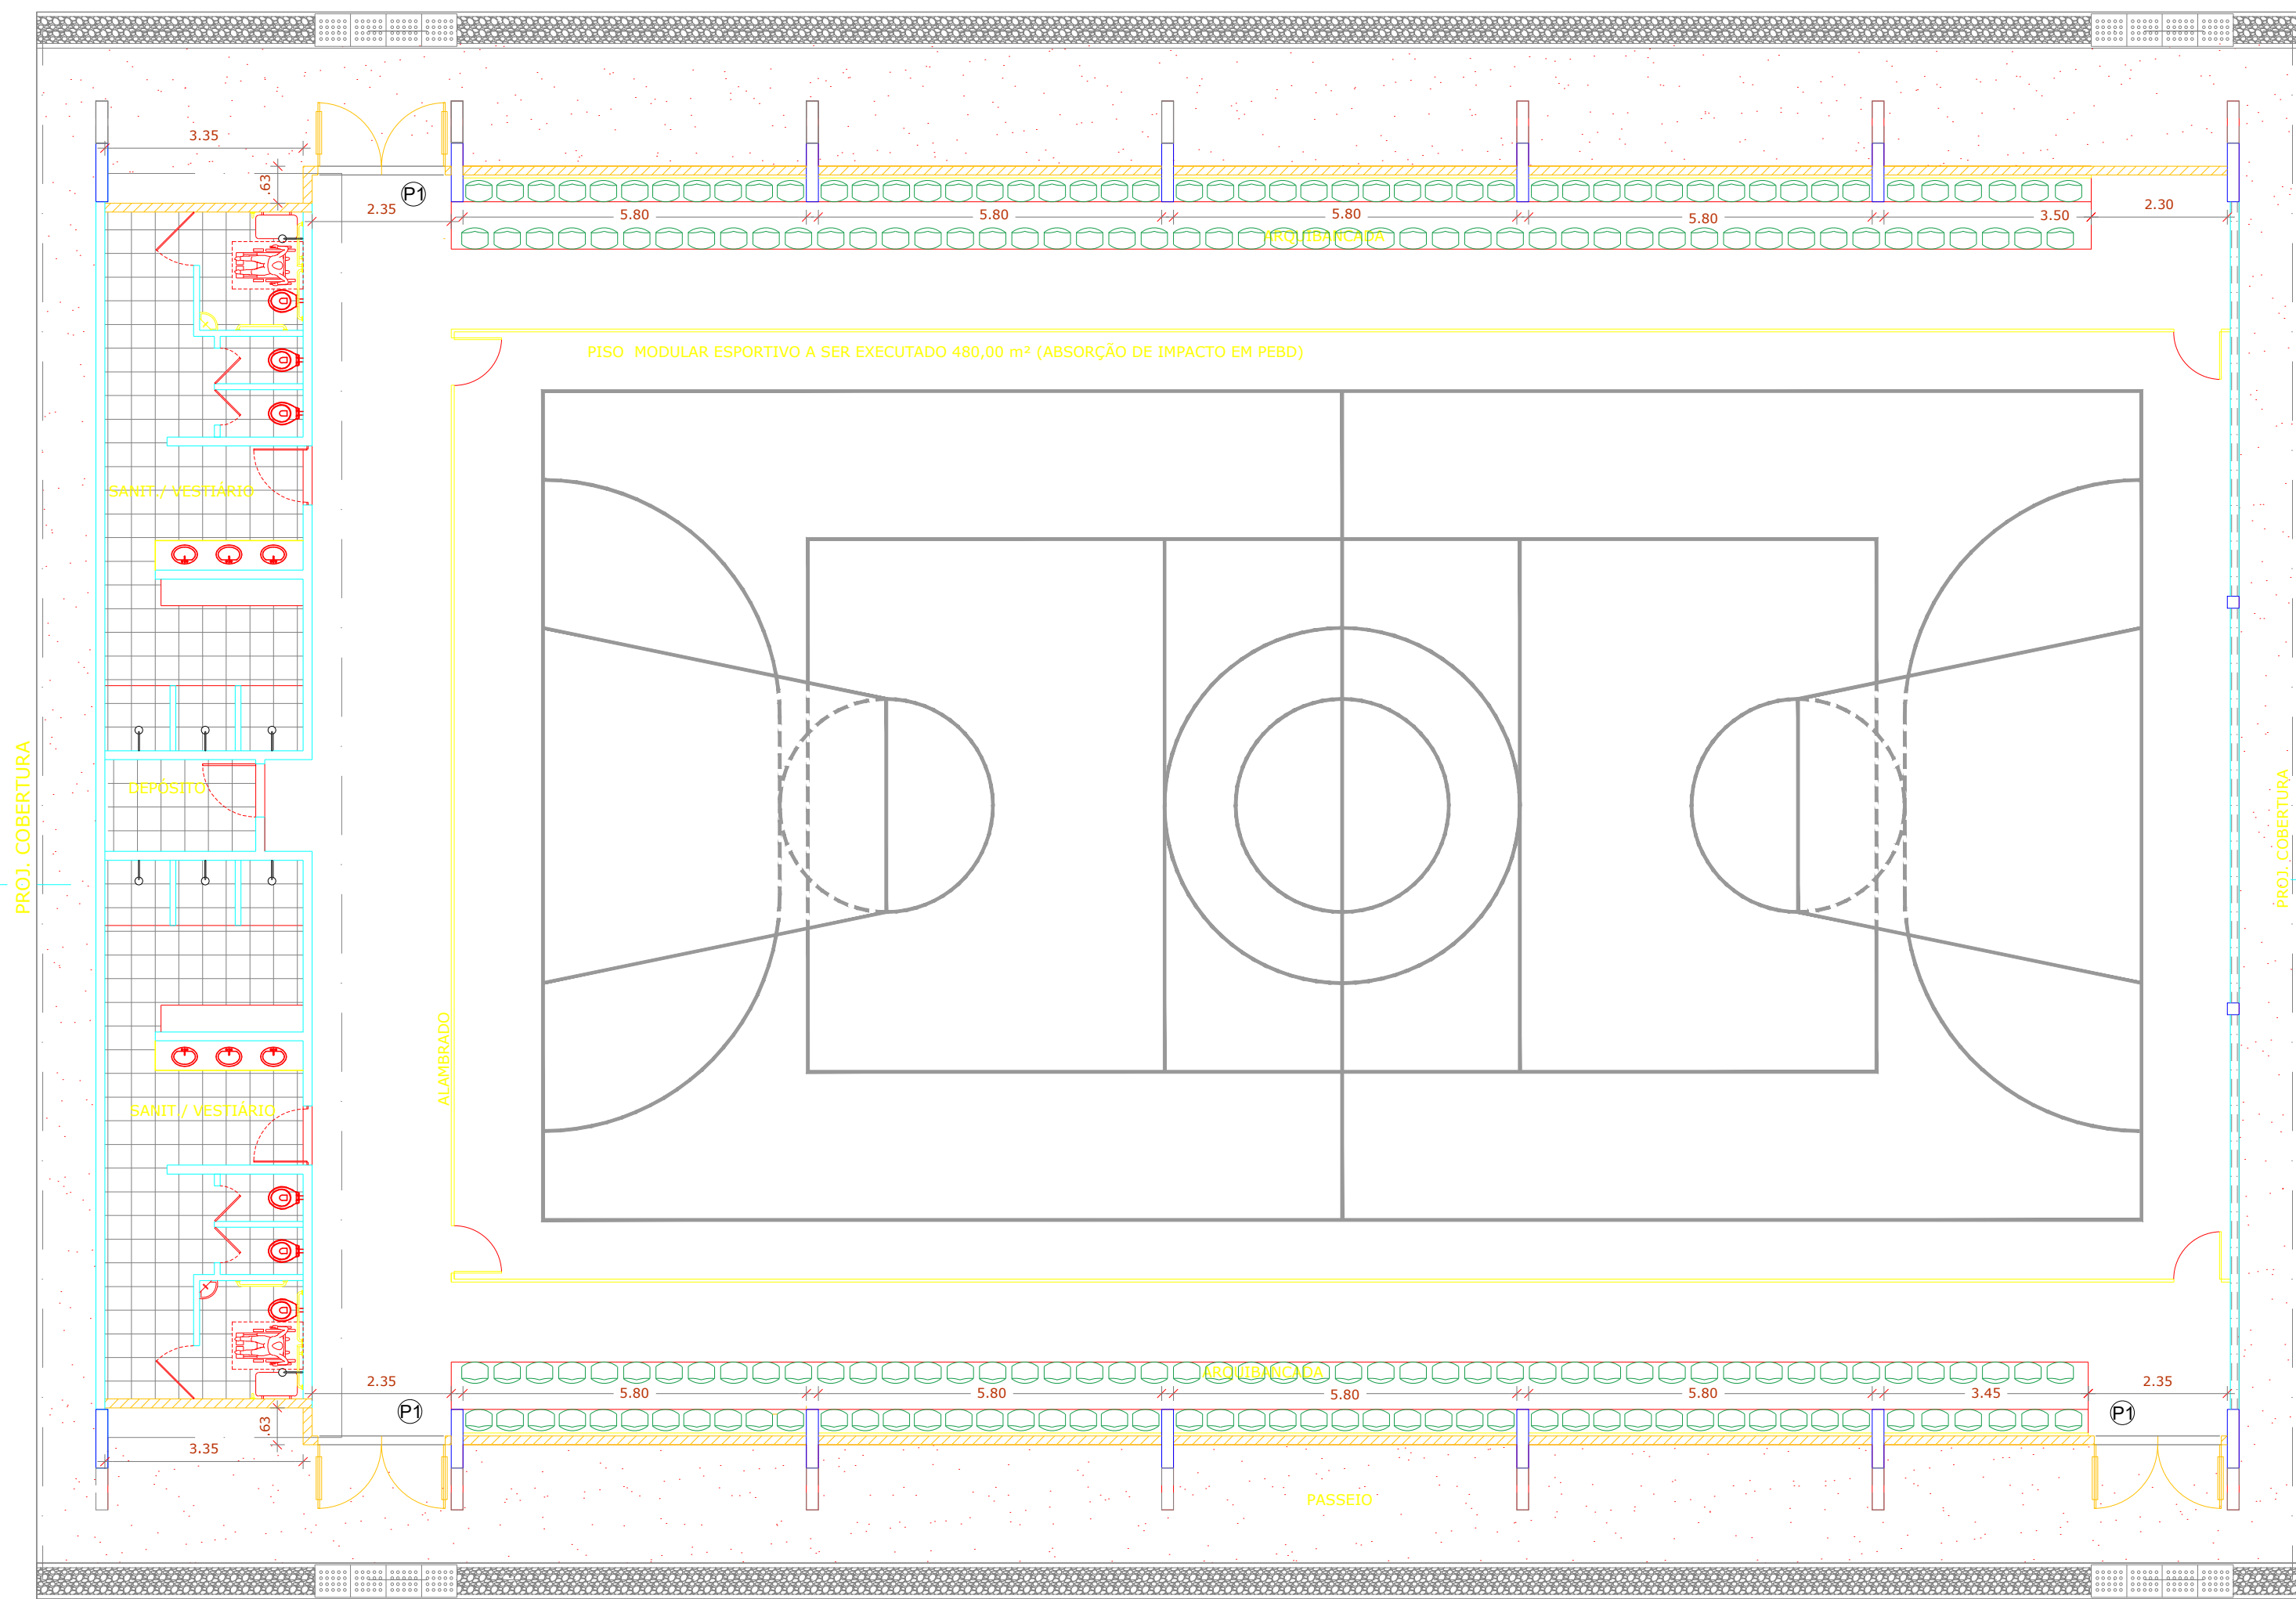

PLANTA BAIXA
ESCALA 1:100

Quadro de Esquadrias			
CODIGO	ALTURA (m)	LARGURA (m)	QUANTITATIVO
P1	2,50	2,15	03



PLANTA DE LOCALIZAÇÃO
ESCALA S/E

		PREFEITURA MUNICIPAL DE URUBICI-SC		1	
ASSESSORIA TÉCNICA			OBRA :		
PROJETO: EDESIO ALEXANDRE ALVES JULIO:5139185695 3 Assinado de forma digital por EDESIO ALEXANDRE ALVES JULIO:51391856953 Edésio Alexandre Alves Julio Eng. Civil - CREA 026768-0			FECHAMENTO EM ALVENARIA E MELHORIA QUADRA VALDIRENE INTALAÇÃO DE PISO MOLDULAR		
PREFEITO: Leandro de Souza Corrêa			PLANTA BAIXA LOCALIZAÇÃO CENTRO/RUA BOAVENTURA RIBEIRO DE SOUZA Urubici/SC		
			Escala: Indicada		DATA : 04/2025