


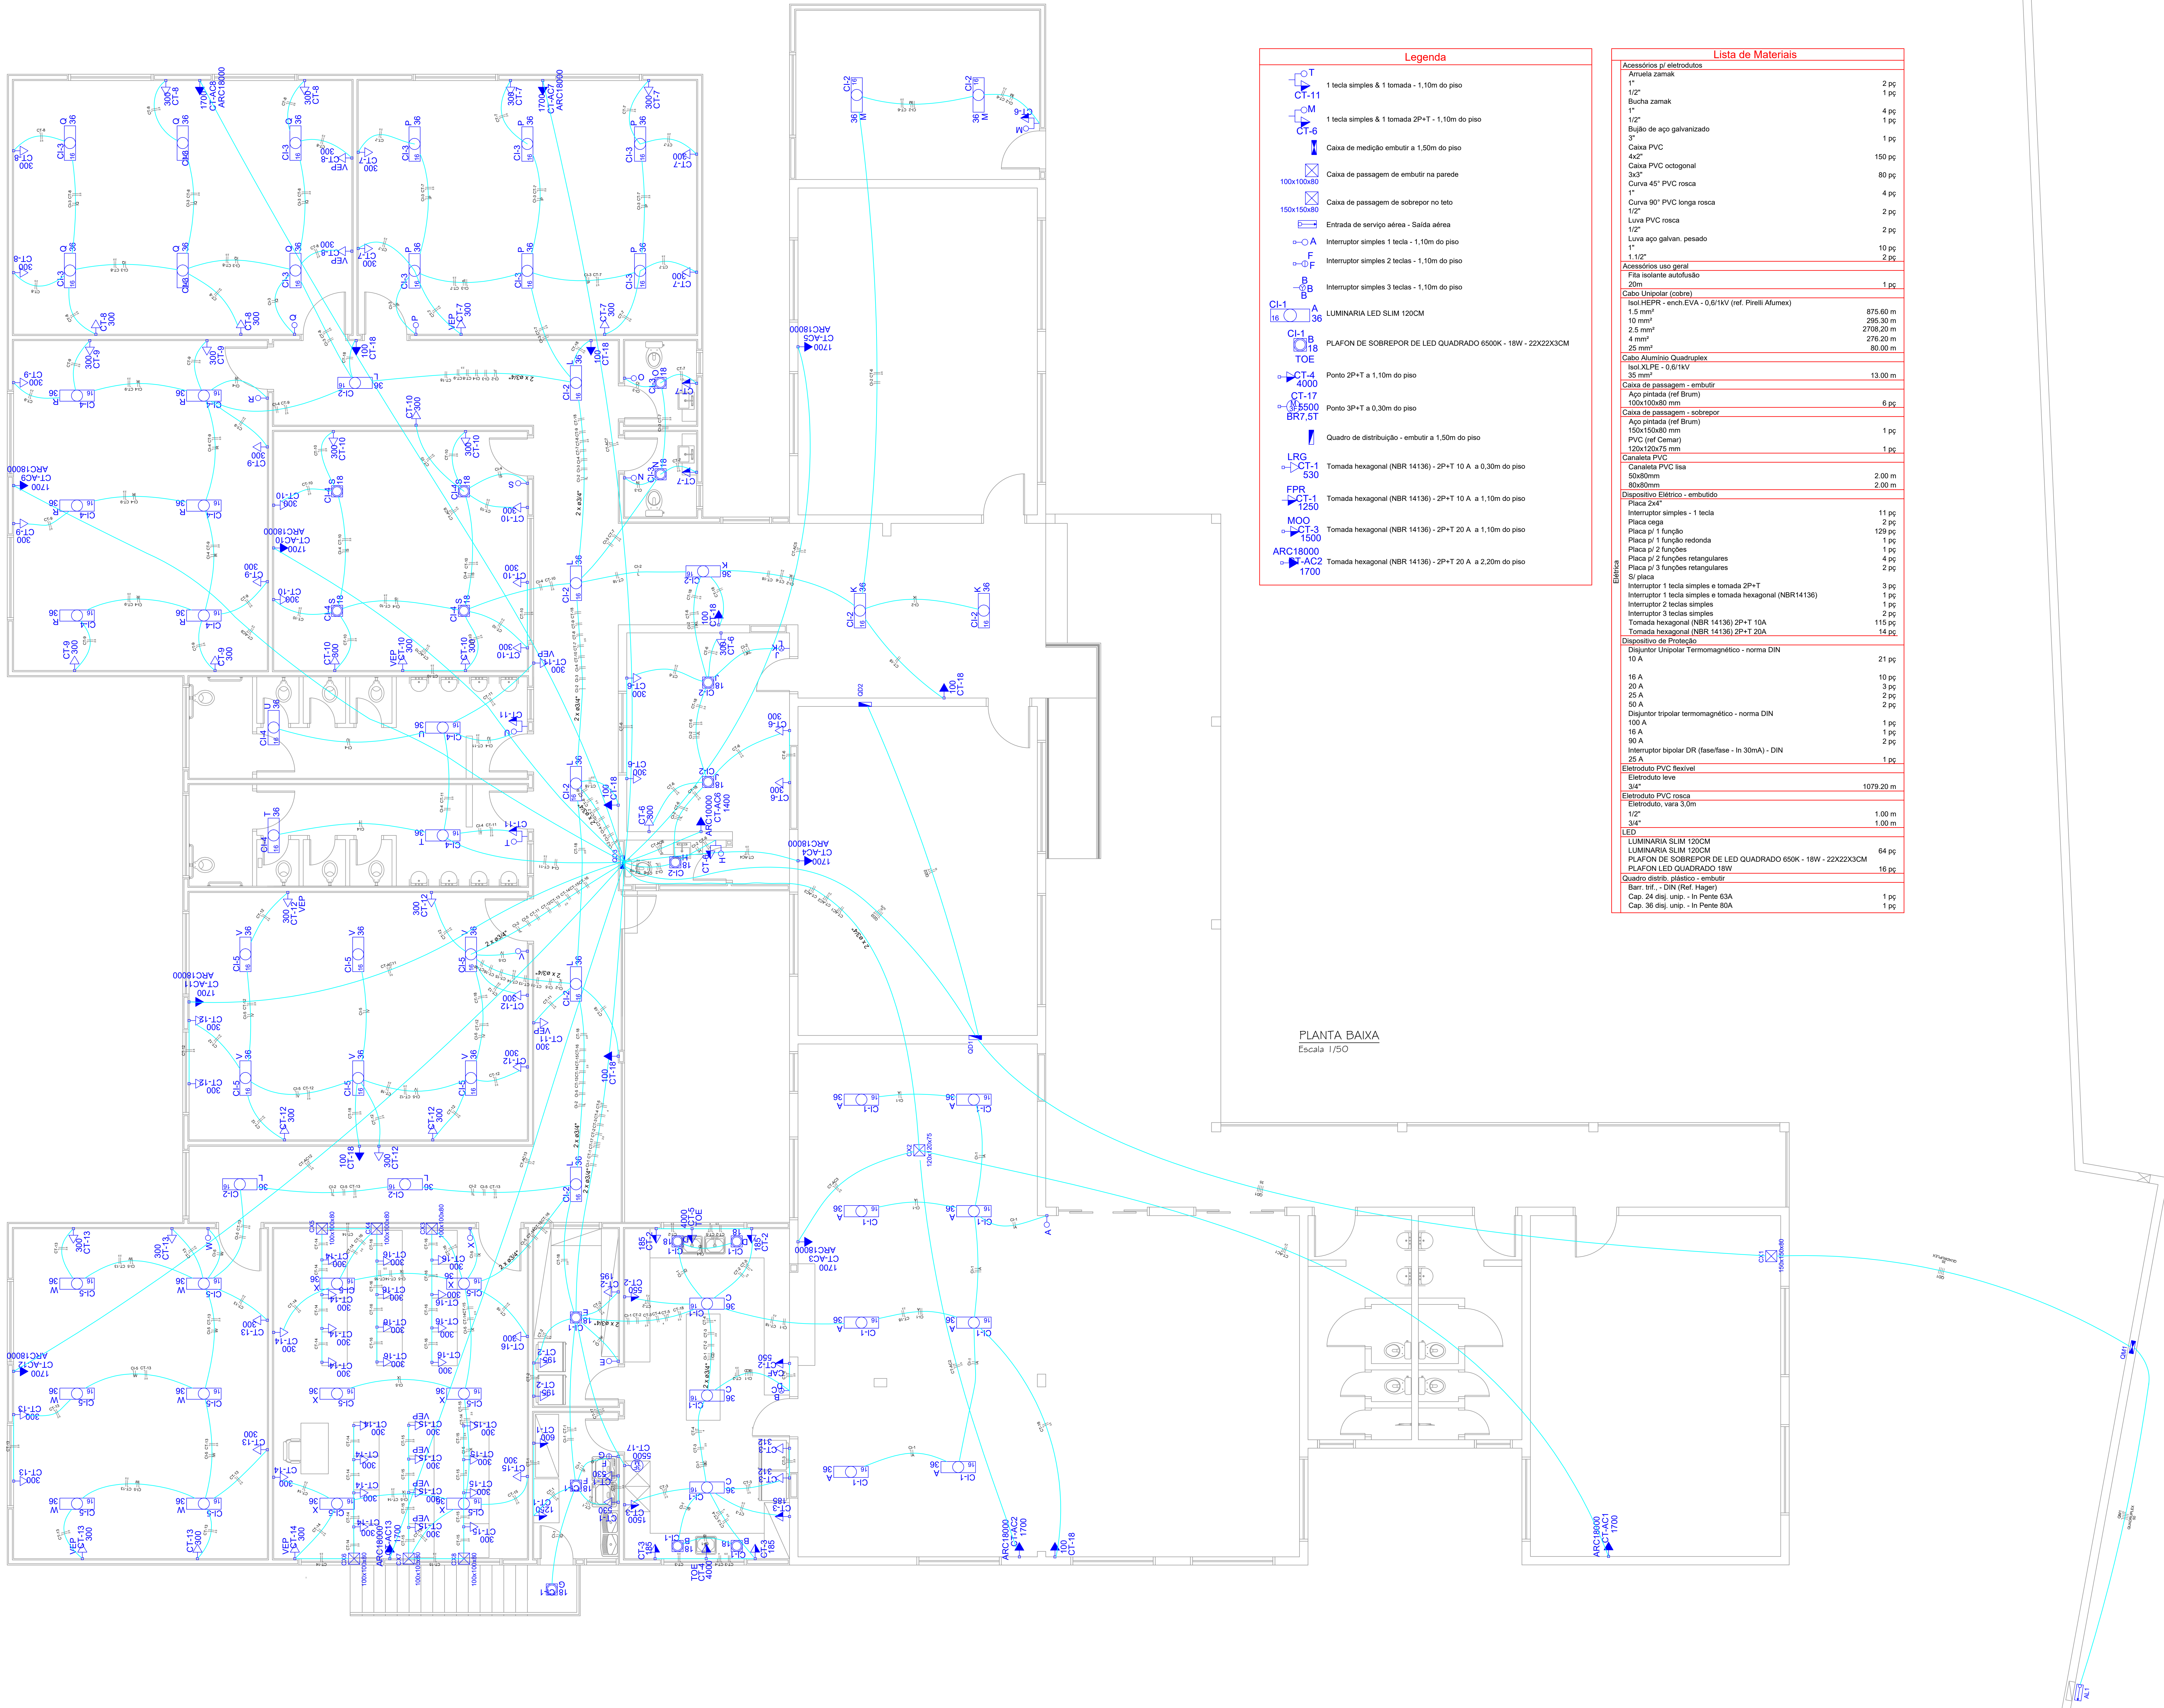

Legenda

1 tecla simples & 1 tomada - 1,10m do piso

1 tecla simples & 1 tomada 2P+T - 1,10m do piso

Caixa de medição embutir a 1,50m do piso

Caixa de passagem de embutir na parede

Caixa de passagem de sobrepor no teto

Entrada de serviço aérea - Saída aérea

Interruptor simples 1 tecla - 1,10m do piso

Interruptor simples 2 teclas - 1,10m do piso

Interruptor simples 3 teclas - 1,10m do piso

LUMINARIA LED SLIM 120CM

PLAFON DE SOBREPOR DE LED QUADRADO 650x650 - 18W - 22X22X3CM

Ponto 2P+T a 1,10m do piso

Ponto 3P+T a 0,30m do piso

Quadro de distribuição - embutir a 1,50m do piso

Tomada hexagonal (NBR 14136) - 2P+T 10 A a 0,30m do piso

Tomada hexagonal (NBR 14136) - 2P+T 10 A a 1,10m do piso

Tomada hexagonal (NBR 14136) - 2P+T 20 A a 1,10m do piso

Tomada hexagonal (NBR 14136) - 2P+T 20 A a 2,20m do piso

Lista de Materiais		
Acessórios p/ eletrodutos		
Arnela zamak	1"	2 pz
Bucha zamak	1"	4 pz
Buão de aço galvanizado	3"	1 pz
Caixa PVC	4x2"	150 pz
Caixa PVC octogonal	3x3"	80 pz
Curva 45° PVC rosca	1"	4 pz
Curva 90° PVC longa rosca	1/2"	2 pz
Luxa PVC rosca	1/2"	2 pz
Luxa aço galvan. pesado	1"	10 pz
1,1/2"		2 pz
Acessórios uso geral		
Fita isolante autoadesiva	20m	1 pz
Cabo Unipolar (cobre)		
Isol. HEPR - ench. EVA - 0,6/1kV (ref. Pirelli Alumex)		
1,5 mm²	875,50 m	
10 mm²	265,30 m	
2,5 mm²	2708,20 m	
25 mm²	276,20 m	
25 mm²	80,00 m	
Cabo Aluminio Quadruplex		
Isol. ALPE - 0,6/1kV	35 mm²	13,00 m
Caixa de passagem - embutir		
Apo. pontada (ref. Bium)	100x100x80 mm	6 pz
Caixa de passagem - sobrepor		
Apo. pontada (ref. Bium)	150x150x80 mm	1 pz
PVC (ref. Camar)	120x120x75 mm	1 pz
Canaleta PVC		
Canaleta PVC lisa	50x80mm	2,00 m
50x80mm	80x80mm	2,00 m
Dispositivo Elétrico - embutido		
Placa 2x4"		
Interruptor simples - 1 tecla	11 pz	
Placa oca	2 pz	
Placa p/ 1 função	129 pz	
Placa p/ 2 funções	1 pz	
Placa p/ 2 funções retangulares	4 pz	
Placa p/ 3 funções retangulares	2 pz	
SI placa	3 pz	
Interruptor 1 tecla simples e tomada 2P+T	1 pz	
Interruptor 1 tecla simples e tomada hexagonal (NBR14136)	1 pz	
Interruptor 2 teclas simples	1 pz	
Interruptor 3 teclas simples	2 pz	
Tomada hexagonal (NBR 14136) 2P+T 10A	115 pz	
Tomada hexagonal (NBR 14136) 2P+T 20A	14 pz	
Dispositivo de Proteção		
Disjuntor Unipolar Termomagnético - norma DIN	10 A	21 pz
16 A	10 pz	
20 A	3 pz	
25 A	2 pz	
50 A	2 pz	
Disjuntor tripolar termomagnético - norma DIN	100 A	1 pz
16 A	1 pz	
50 A	2 pz	
Interruptor bipolar DR (fase/fase - In 30mA) - DIN	25 A	1 pz
Eletroduto PVC flexível		
Eletroduto leve	34"	1079,20 m
Eletroduto PVC rosca		
Eletroduto, vara 3,0m	1/2"	1,00 m
1/2"	3/4"	1,00 m
LED		
LUMINARIA SLIM 120CM		
LUMINARIA SLIM 120CM		64 pz
PLAFON DE SOBREPOR DE LED QUADRADO 650x650 - 18W - 22X22X3CM		
PLAFON LED QUADRADO 150W		16 pz
Quadro distrib. plástico - embutir		
Barr. Inf. - DIN (Ref. Hager)		1 pz
Cap. 24 disj. unip. - In Pente 63A		1 pz
Cap. 36 disj. unip. - In Pente 80A		1 pz

PLANTA BAIXA
Escala 1/50

AMURES

ASSOCIAÇÃO DE MUNICÍPIOS DA SERRA CATARINENSE

PREFEITURA MUNICIPAL DE URUBICI - SC

2/3

ASSESSORIA TÉCNICA

OBRA

Projeto de Reforma e Ampliação

Projeto Elétrico

AMPLIAÇÃO DA ESCOLA NUCLEADA ÁGUAS BRANCAS

Planta Baixa

PREFEITO: LEANDRO DE SOUZA CORREIA

PROJETO: Eliane Grunhoff Arquitec - CAU 017396-8

DESENHO:

Localização: Rua da Creche, Localidade de Águas Brancas - Urubici SC

Escala: Indicada

DATA: 10/2025