


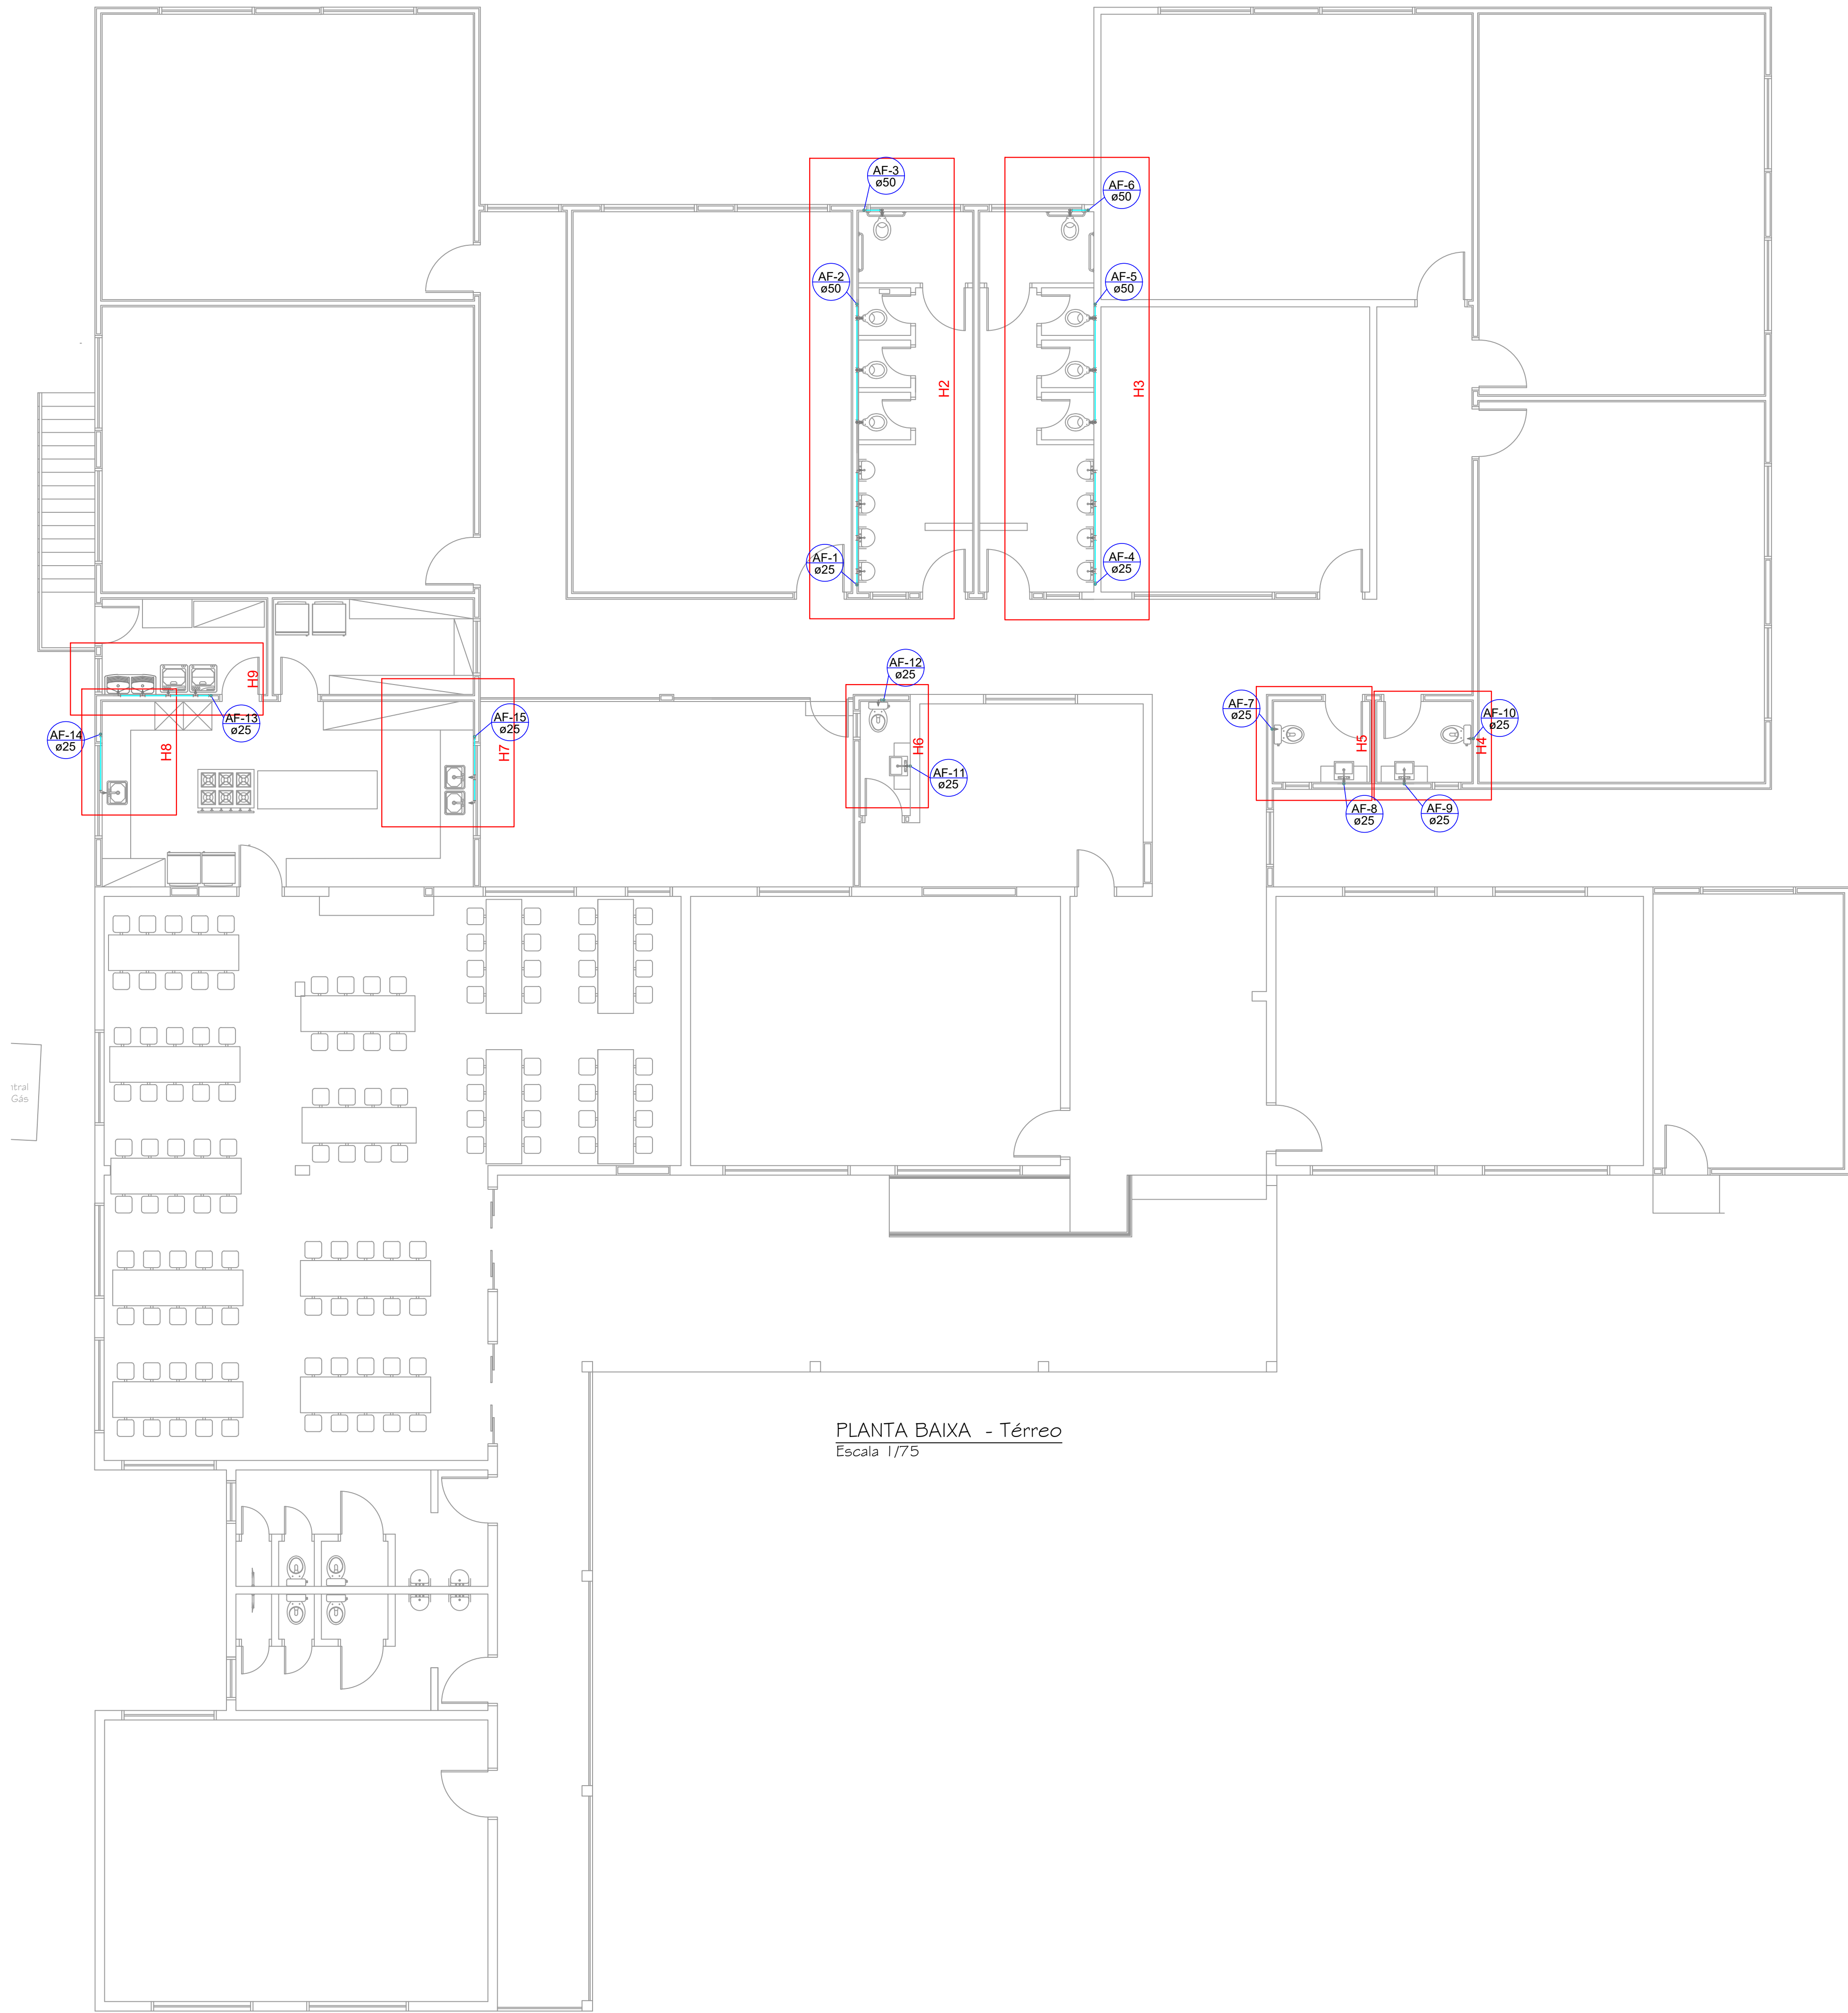

PLANTA BAIXA - Térreo
Escala 1/75

Lista de Materiais		
Aparelho		
Máquina de Lavar Roupa	25mm x 3/4"	2 pç
Torneira de Pia de Cozinha	25mm - 3/4"	3 pç
Torneira de Tanque de Lavar	25mmx 3/4"	2 pç
Torneira de lavatório	25 mm - 1/2"	11 pç
Vaso Sanitário c/ cx. acoplada	1/2"	3 pç
Vaso Sanitário p/ Válvula de Descarga de 1 1/2"	40mm - 1 1/2"	8 pç
Metais		
Registro de gaveta c/ canopla cromada	1.1/2"	4 pç
	3/4"	11 pç
Válvula de descarga baixa pressão	1.1/2"	8 pç
PVC Acessórios		
Bolsa de ligação p/ vaso sanitário	1.1/2"	8 pç
Engate flexível plástico	1/2 - 30cm	14 pç
Tube de ligação latão cromado c/ canopla p/ vaso Sa.	38 mm	8 pç
PVC misto soldável		
Joelho de redução soldável c/ rosca	25 mm - 1/2"	2 pç
PVC roscável com Bucha de Latão		
Joelho de red.90 c/ rosca e bucha latão	3/4" - 1/2"	2 pç
PVC rígido roscável		
Luva c/ rosca	3/4"	4 pç
Niple paralelo c/ rosca	3/4"	4 pç
PVC rígido soldável		
Adapt sold.curto c/bolsa-rosca p registro	25 mm - 3/4"	2 pç
	50 mm - 1.1/2"	13 pç
Curva 90 soldável	25 mm	1 pç
Joelho 90° soldável	25 mm	5 pç
	50 mm	13 pç
Joelho de redução 90 soldável	32 mm - 25 mm	9 pç
Luva de redução soldável	32 mm - 25 mm	1 pç
Tubos	25 mm	30.87 m
	50 mm	21.41 m
Tê 90 soldável	50 mm	4 pç
PVC soldável azul c/ bucha latão		
Joelho 90° soldável com bucha de latão	25 mm - 3/4"	5 pç
Joelho de redução 90° soldável com bucha de latão	25 mm - 1/2"	3 pç
Tê red.90 sold c/ bucha latão B central	25 mm - 1/2"	7 pç
Tê sold c/ bucha latão bolsa central	25 mm- 3/4"	6 pç

AMURES



ASSOCIAÇÃO DE MUNICÍPIOS
DA SERRA CATARINENSE

PREFEITURA MUNICIPAL DE
URUBICI - SC

2/3

ASSESSORIA TÉCNICA

OBRA :
Projeto de Reforma e Ampliação

PREFEITO:
LEANDRO DE SOUZA CORREIA

PROJETO:
Elisiane Grudtner
Arquiteta - CAU A17356-8

Projeto Hidráulico
AMPLIAÇÃO DA ESCOLA
NUCLEADA ÁGUAS BRANCAS

Planta Baixa do Térreo

Localização: Rua da Creche, Localidade de
Águas Brancas - Urubici SC

DESENHO :

Escala:

DATA :

Indicada

09/2025