


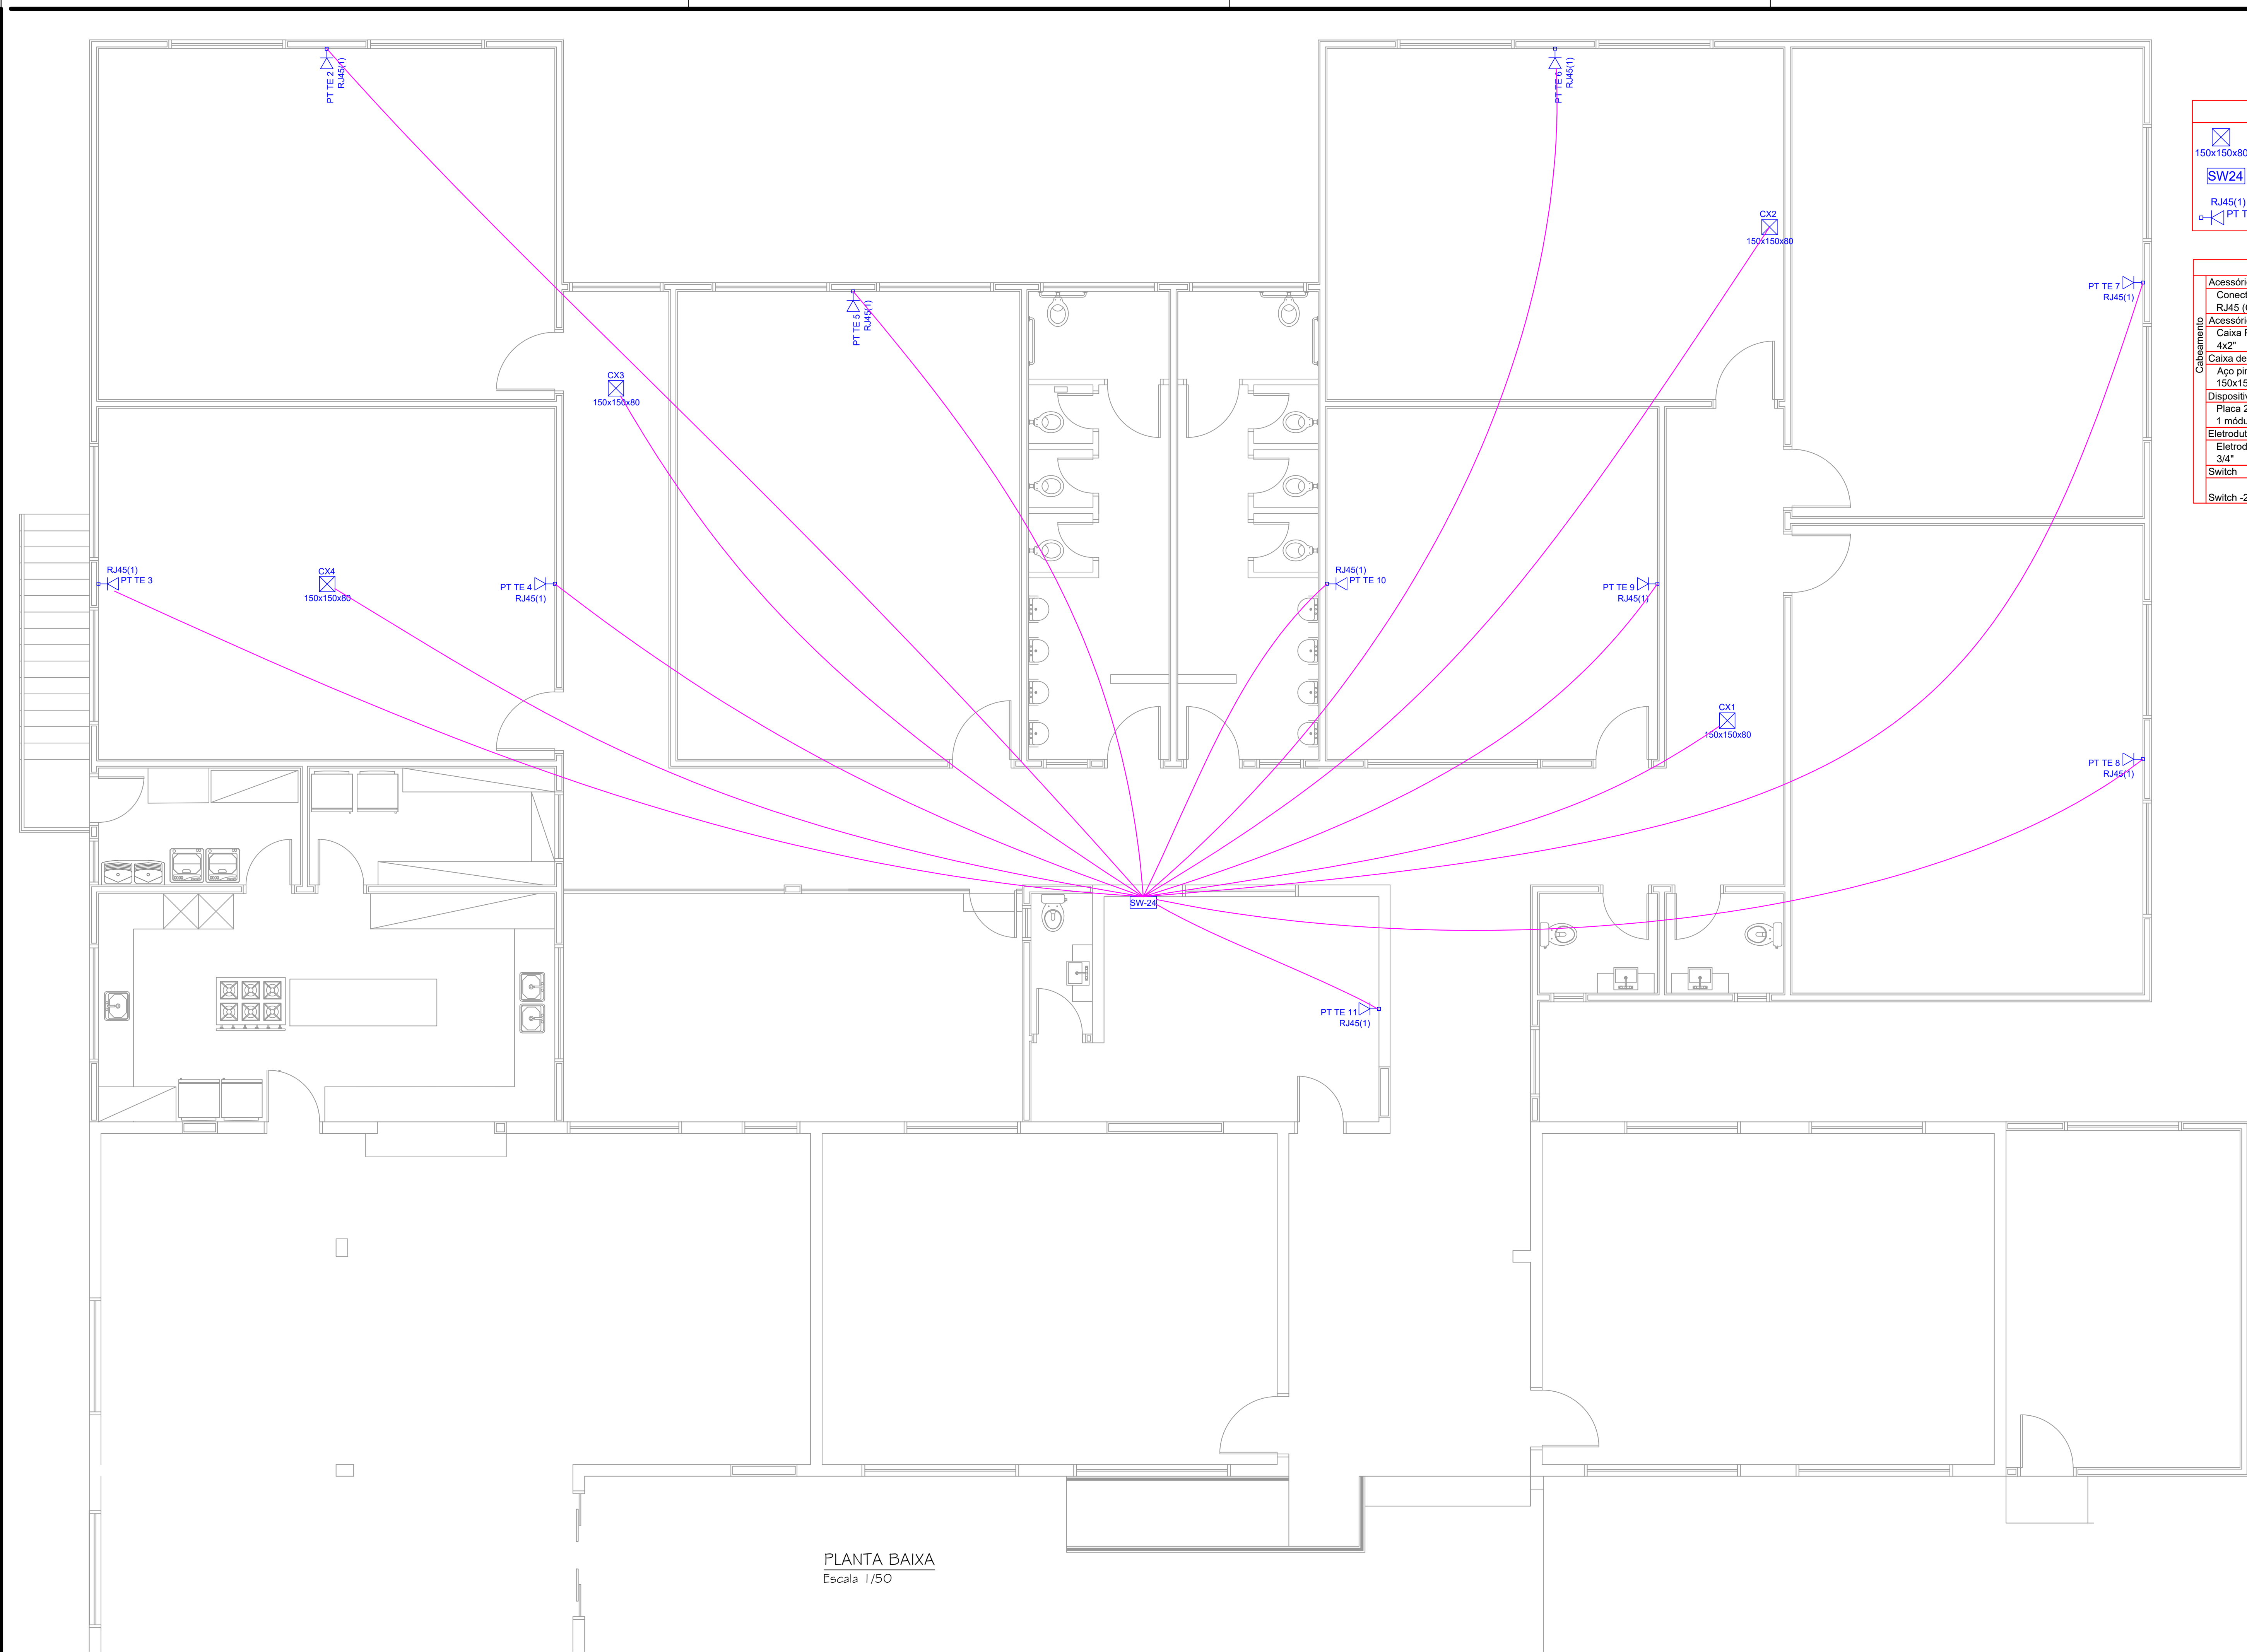

Legenda	
 150x150x80	Caixa de passagem de sobrepor no teto para Roteador
 SW24	RSwitch 24 portas/1000
 RJ45(1)	Tomada RJ45 - 0,30m do piso

Lista de Materiais	
Acessórios Cabeamento - Metálico	
Conector RJ45 (CM8v)	10 pz
Acessórios p/ eletrodutos	
Caixa PVC 4x2"	10 pz
Caixa de passagem - sobrepor 150x150x80 mm	4 pz
Aço pintada (ref Brum)	
Dispositivo de Cabeamento - embutir	
Placa 2x4" - Branca	10 pz
1 módulo - RJ45	
Eletroduto PVC flexível 3/4"	251.80 m
Switch	
Switch -24 Portas/1000	1 pz

PLANTA BAIXA
Escala 1/50

AMURES

ASSOCIAÇÃO DE MUNICÍPIOS DA SERRA CATARINENSE

PREFEITURA MUNICIPAL DE URUBICI - SC

1/1

ASSESSORIA TÉCNICA

OBRA :

PREFEITO: LEANDRO DE SOUZA CORREIA

PROJETO: Elisiane Grudtner Arquiteta - CAU A17356-8

Projeto de Lógica

AMPLIAÇÃO DA ESCOLA NUCLEADA ÁGUAS BRANCAS

Planta Baixa

Localização: Rua da Creche, Localidade de Águas Brancas - Urubici SC

DESENHO :

Escala: Indicada

DATA : 09/2025