


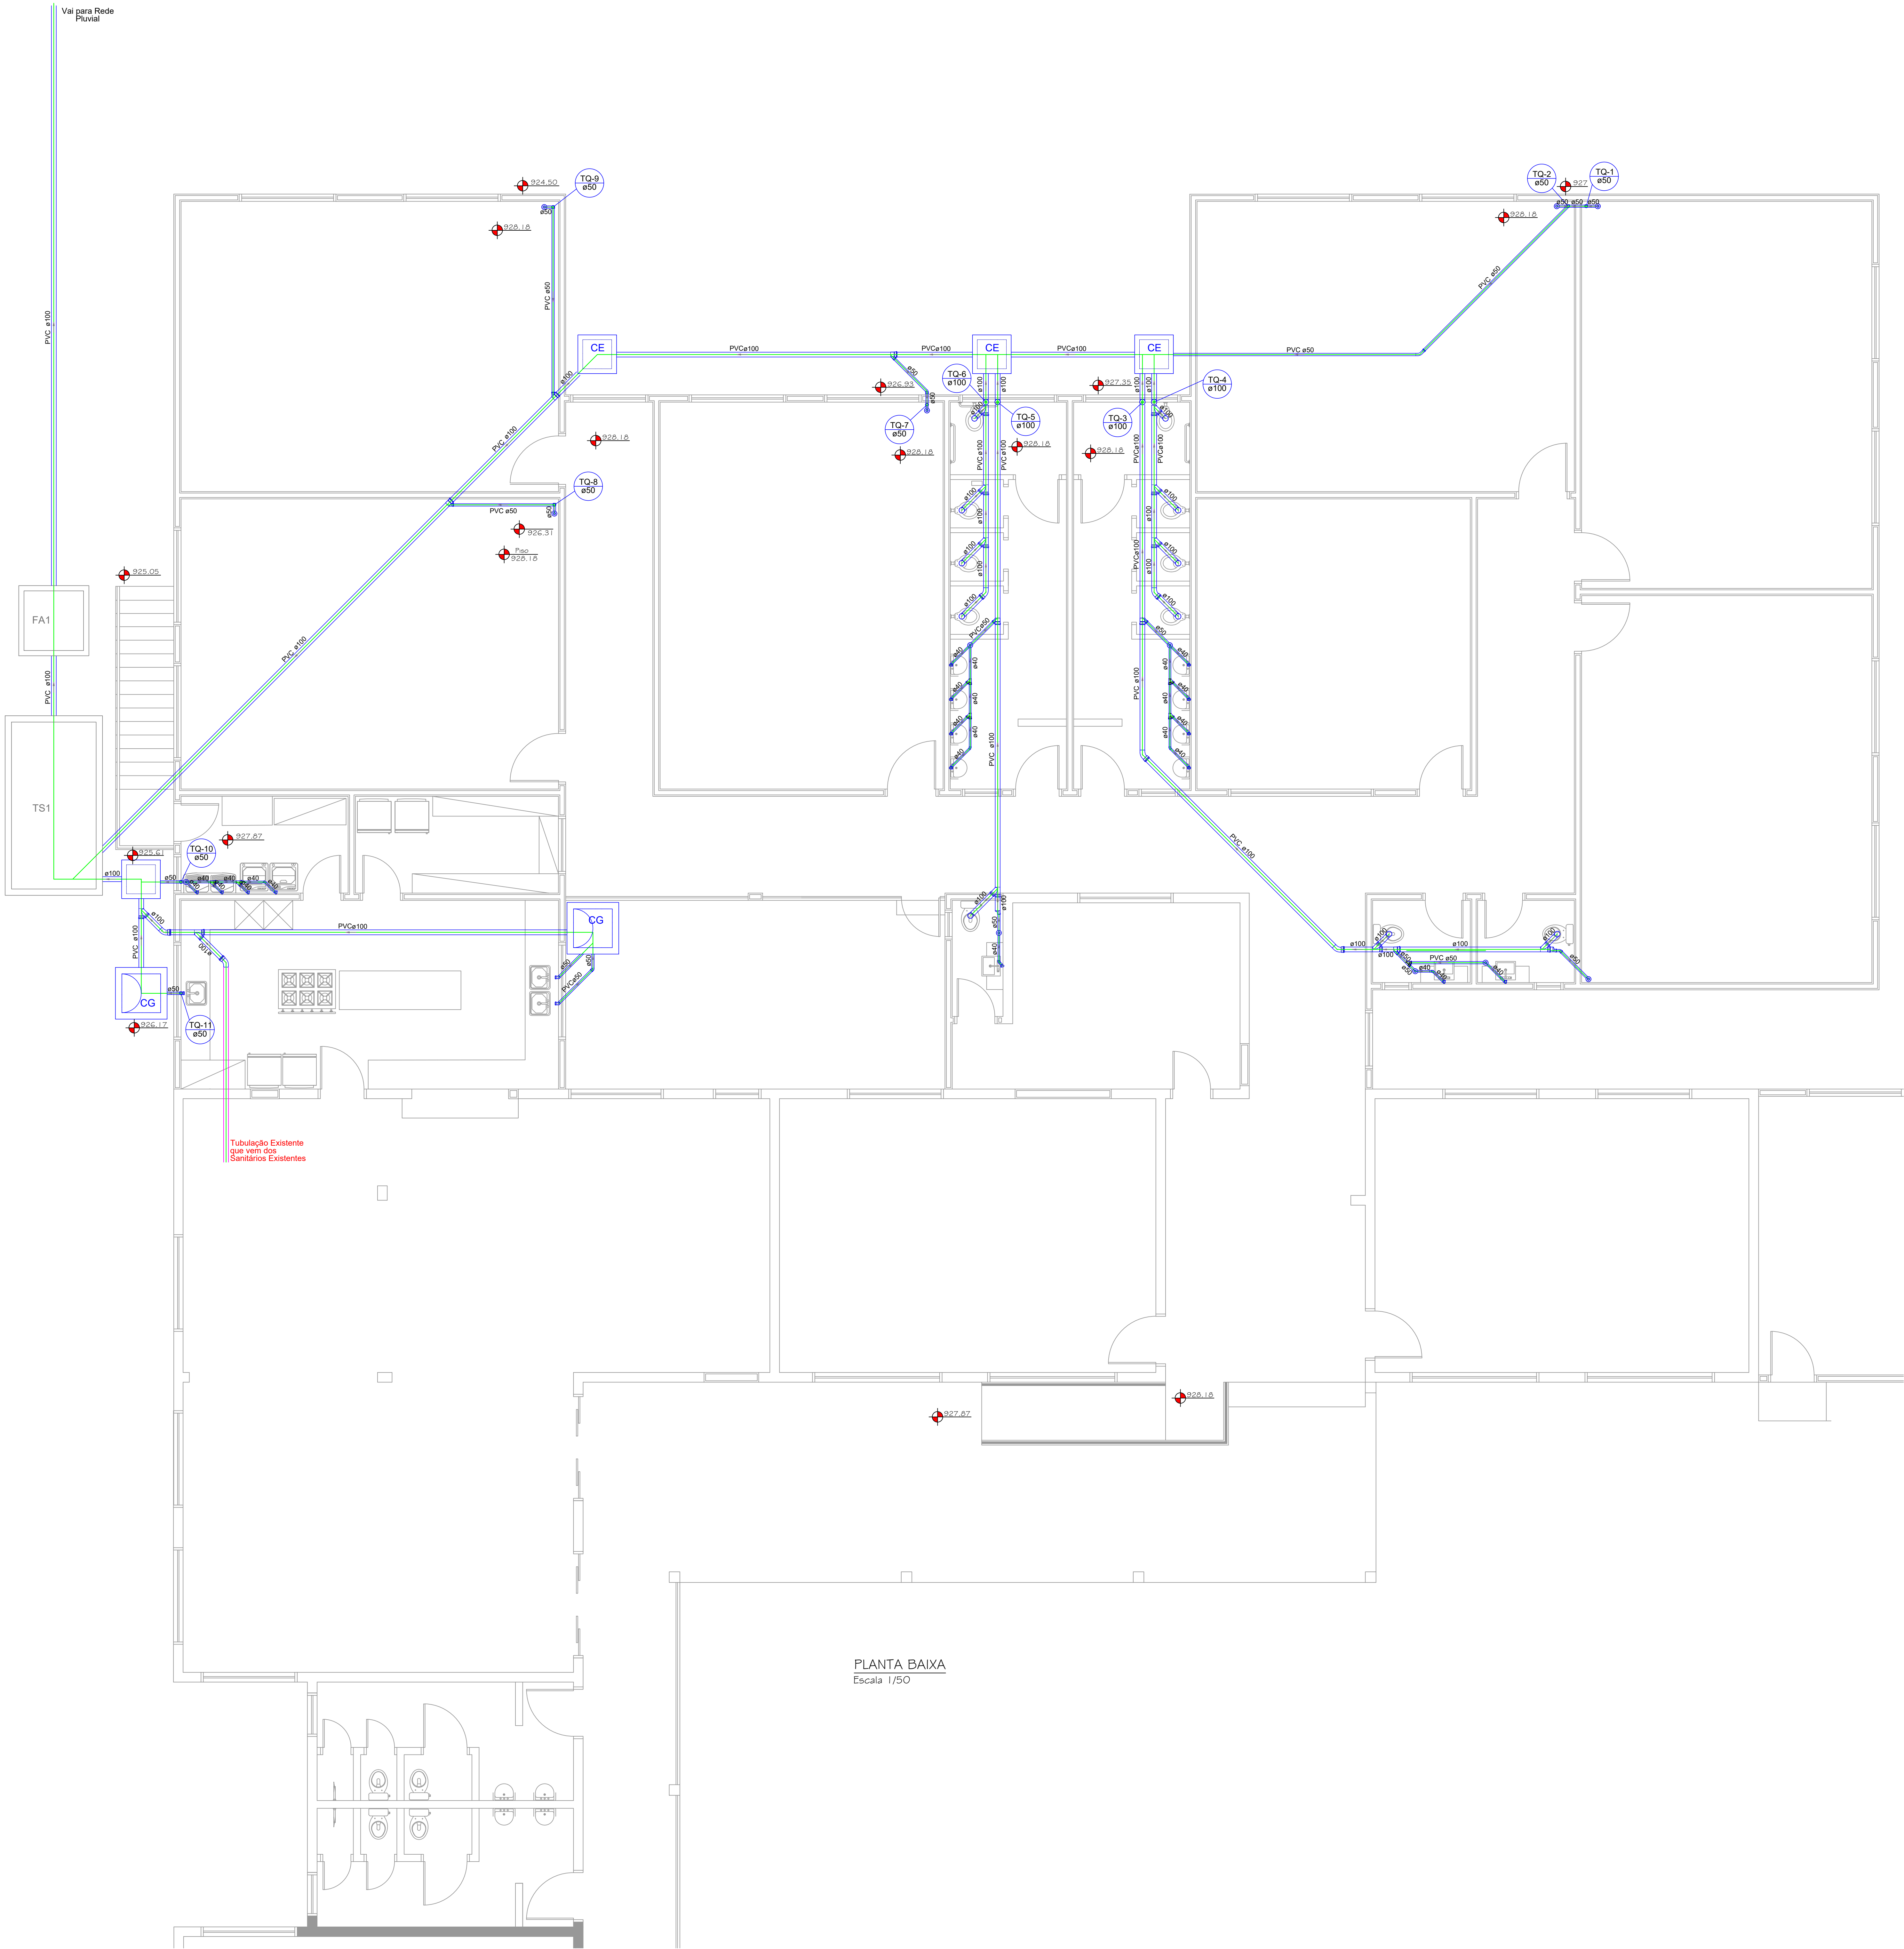

Lista de Materiais	
Caixas de Passagem	
Caixa de gordura	2 pz
CG 80x80 cm	
Caixa de inspeção esgoto simples	4 pz
CE 60x60 cm	
PVC Acessórios	
Sifão de copo p/ pia e lavatório	11 pz
1" - 1 1/2"	3 pz
1" - 2"	
Sifão flexível c/ Adaptador	4 pz
1 1/2" - 1 1/2"	
Válvula p/ lavatório e tanque	11 pz
1"	3 pz
Válvula p/ pia	2 pz
1"	
Válvula p/ tanque	
1 1/2"	
PVC Esgoto	
Curva 45 curta Amanco	5 pz
100 mm	
Curva 45 longa	1 pz
50 mm	
Curva 90 curta	1 pz
100 mm	
40 mm	15 pz
Joelho 45	5 pz
50 mm	3 pz
Joelho 90	18 pz
100 mm	18 pz
50 mm	
Joelho 90 c/anel p/ esgoto secundário	15 pz
40 mm - 1 1/2"	
Junção simples	6 pz
100 mm - 50 mm	10 pz
100 mm - 100 mm	
50 mm - 50 mm	1 pz
40 mm - 40 mm	6 pz
Redução excêntrica	
100 mm - 50 mm	2 pz
Tubo rígido c/ ponta lisa	
100 mm - 4"	102.41 m
40 mm	20.60 m
50 mm - 2"	36.96 m
PVC Acessórios	
Greisha redonda p/ cx sifo e ralo seco	
100 mm	12 pz
Ralo corpo sifonado cilíndrico	
100x40mm	12 pz

LEGENDA	
CE	Caixas Inspeção Esgoto Simples
CG	Caixas de Gordura
	Curva 45 Longa para Esgoto Sanitário
	Curva 45° curta Amanco
	Curva 90 curta
	Joelho 45
	Joelho 90
	Joelho 90- coluna
	Junção simples
	Lavatório Residencial com sifão
	Lavatório de Uso Geral
	Máquina de Lavar Roupas- DN 40mm
	Pia de Cozinha Residencial com Sifão 50mm
	Ralos pluviais
	Redução excêntrica
	Tanque de Lavar Roupas DN 40mm
	Vaso Sanitário c/ J90°

PLANTA BAIXA
Escala 1/50

AMURES

ASSOCIAÇÃO DE MUNICÍPIOS
DA SERRA CATARINENSE

**PREFEITURA MUNICIPAL DE
URUBICI - SC**

1/2

ASSESSORIA TÉCNICA

OBRA

PREFEITO:
LEANDRO DE SOUZA CORREIA

PROJETO:
Elisiane Grudtner
Arquiteta - CAU 47386-8

Projeto Sanitário
**AMPLIAÇÃO DA ESCOLA
NUCLEADA ÁGUAS BRANCAS**

Planta Baixa
Localização: Rua da Creche, Localidade de
Águas Brancas - Urubici SC

DESENHO:

Escala:
Indicada

DATA:
09/2025