

Filtro anaeróbio FA1 (TÉRREO)

Habitação:

Tipo de habitação	Número de contribuintes (N)	Contribuição diária de despejos (Litros/pessoa.dia)	Contribuição total (Litros/dia)
Escolas (externatos) e locais de longa permanência	250	50	12500
Total			12500

Dados Adicionais:

Temperatura do mês mais frio: 15°C

Tempo de detenção hidráulica: 0.5 dias

Dimensões:

Volume útil calculado (m³)	Volume útil efetivo (m³)	Formato do filtro	Largura (m)	Comprimento (m)	Altura total do leito (m)	Altura do fundo falso (m)	Altura do vão (m)	Altura da calha (m)
10	10.092	Prismático	2.9	0.183	1.2	0	0.3	0.05

Tanque séptico TS1 (TÉRREO)

Habitação:

Tipo de habitação	Número de contribuintes (N)	Contribuição diária de despejos (Litros/pessoa.dia)	Contribuição total (Litros/dia)
Escolas (externatos) e locais de longa permanência	250	50	12500
Total			12500


Tipo de habitação	Contribuição diária de lodo fresco (Litros/pessoa.dia)	Contribuição total de lodo fresco (Litros/dia)
Escolas (externatos) e locais de longa permanência	0.2	50
Total		50

Dados Adicionais:


Tempo de detenção de despejos (dias)	Intervalo entre Limpezas (anos)	Temperatura média do mês mais frio (°C)	Taxa de acumulação de lodo (dias)
0.5	1	15	65

Dimensões:


Volume útil calculado (m³)	Volume útil efetivo (m³)	Formato do filtro	Largura (m)	Comprimento (m)	Profundidade útil (m)	Número de câmaras
10.5	10.8675	Prismático	1.75	3.45	1.8	Camara única

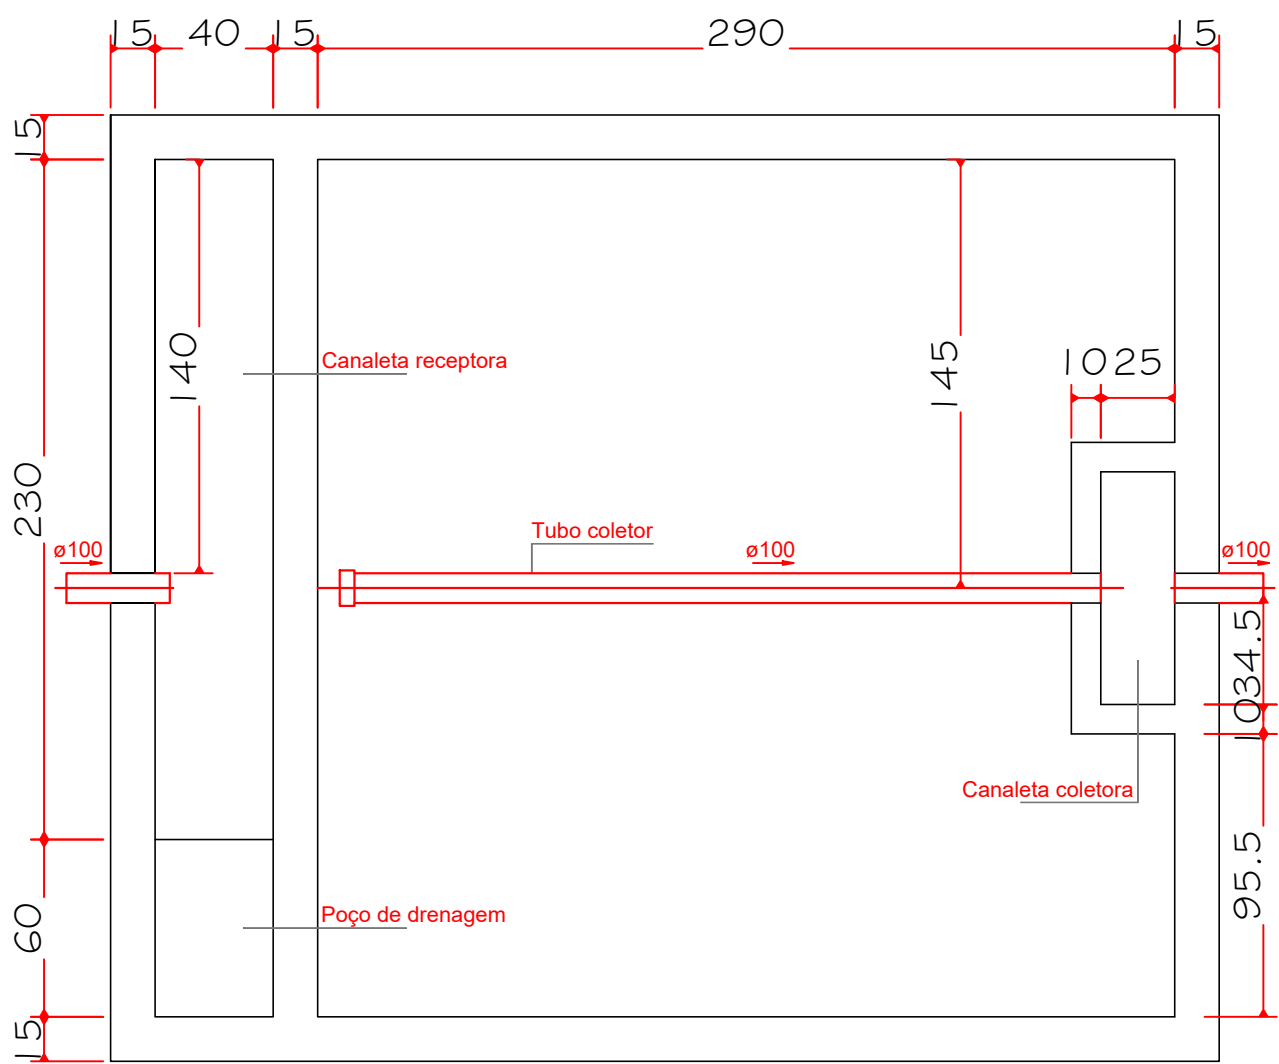


FILTRO ANAERÓBICO - Planta Baixa
Escala 1/25

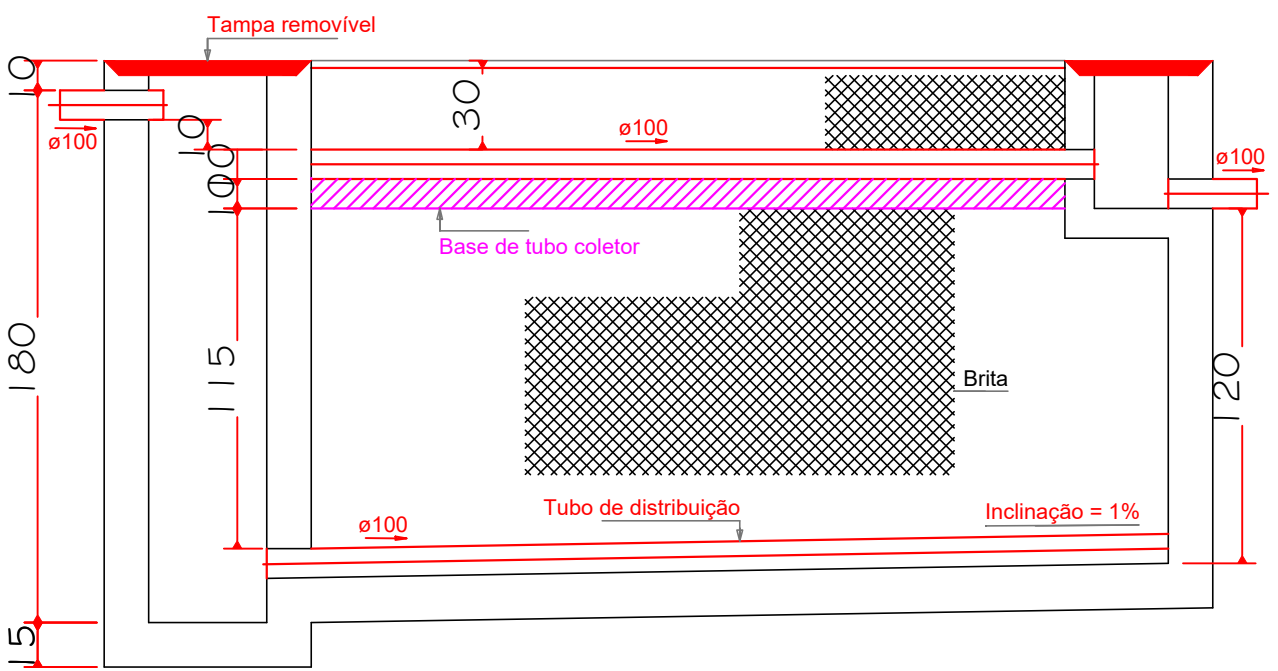


FILTRO ANAERÓBICO - Corte
Escala 1/25

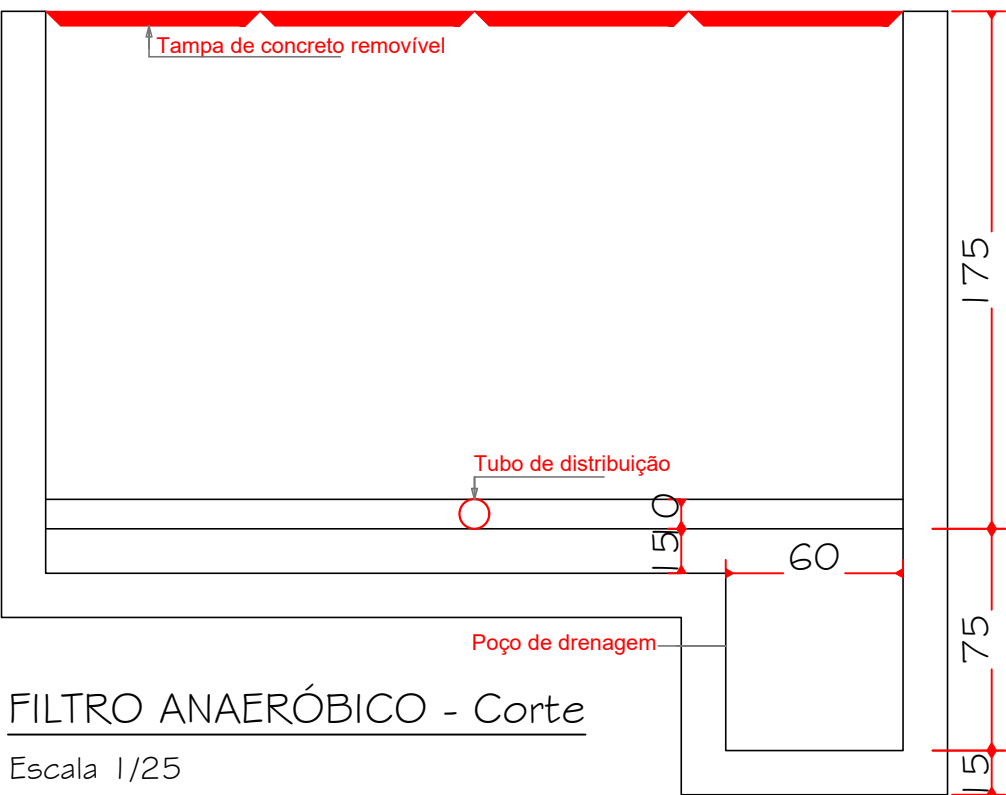


FILTRO ANAERÓBICO - Corte
Escala 1/25

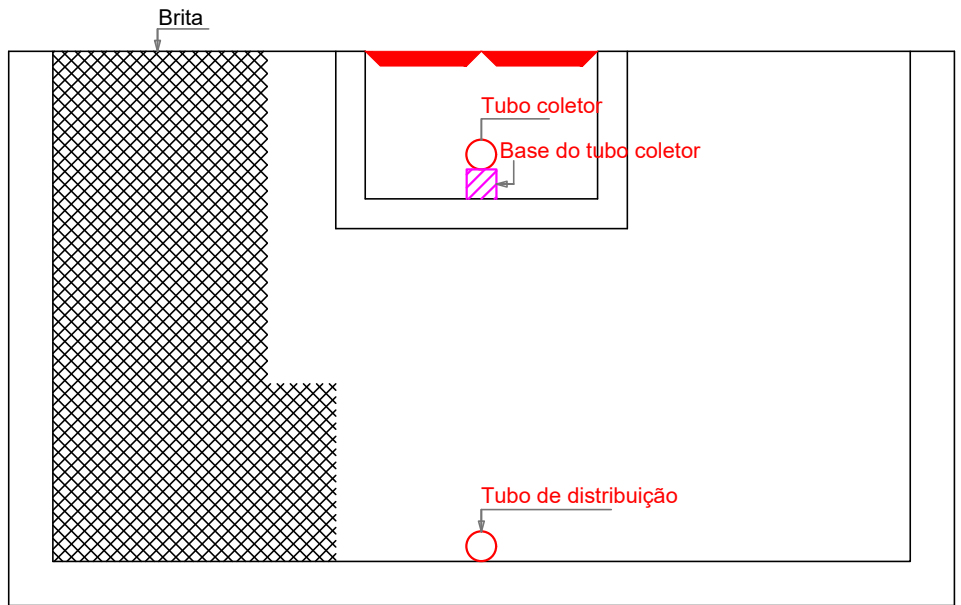

FILTRO ANAERÓBICO - Corte
Escala 1/25

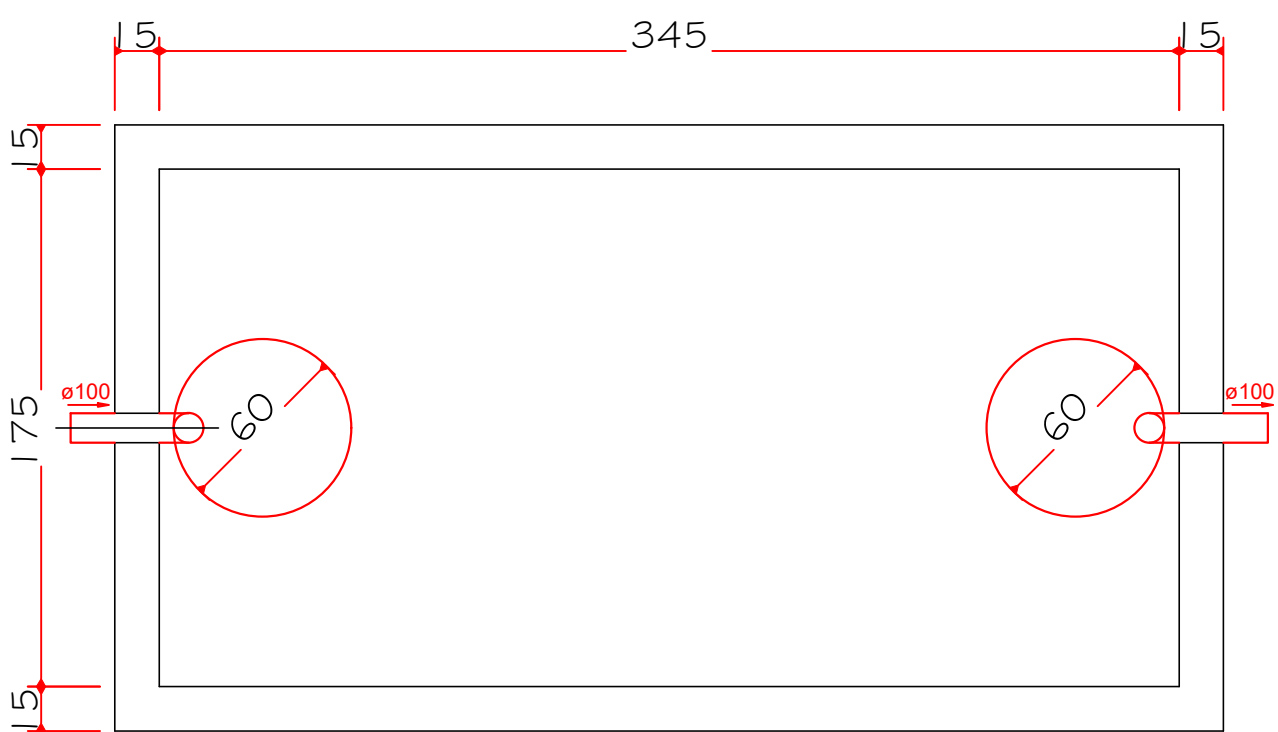

TANQUE SÉPTICO - Planta Baixa
Escala 1/25

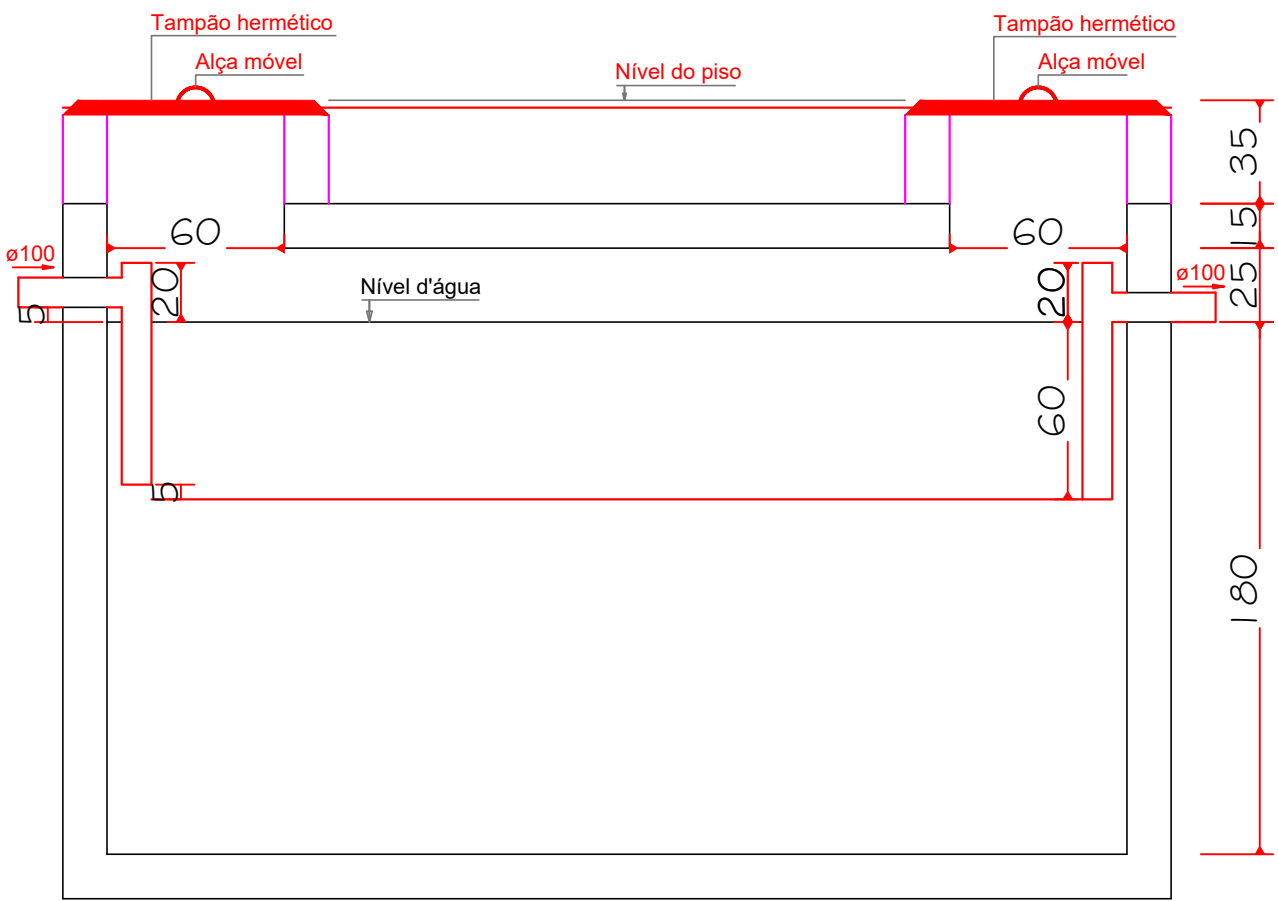

TANQUE SÉPTICO - Corte
Escala 1/25

AMURES

ASSOCIAÇÃO DE MUNICÍPIOS DA SERRA CATARINENSE

PREFEITURA MUNICIPAL DE URUBICI - SC

2/2

ASSESSORIA TÉCNICA

OBRA : Projeto de Reforma e Ampliação

PREFEITO: LEANDRO DE SOUZA CORREIA

PROJETO: Elisiane Grudtner Arquiteta - CAU A17356-8

DESENHO :

Projeto Sanitário

AMPLIAÇÃO DA ESCOLA NUCLEADA ÁGUAS BRANCAS

Plantas e Cortes Sistema de Tratamento de Esgoto

Localização: Rua da Creche, Localidade de Águas Brancas - Urubici SC

Escala: Indicada

DATA : 09/2025