



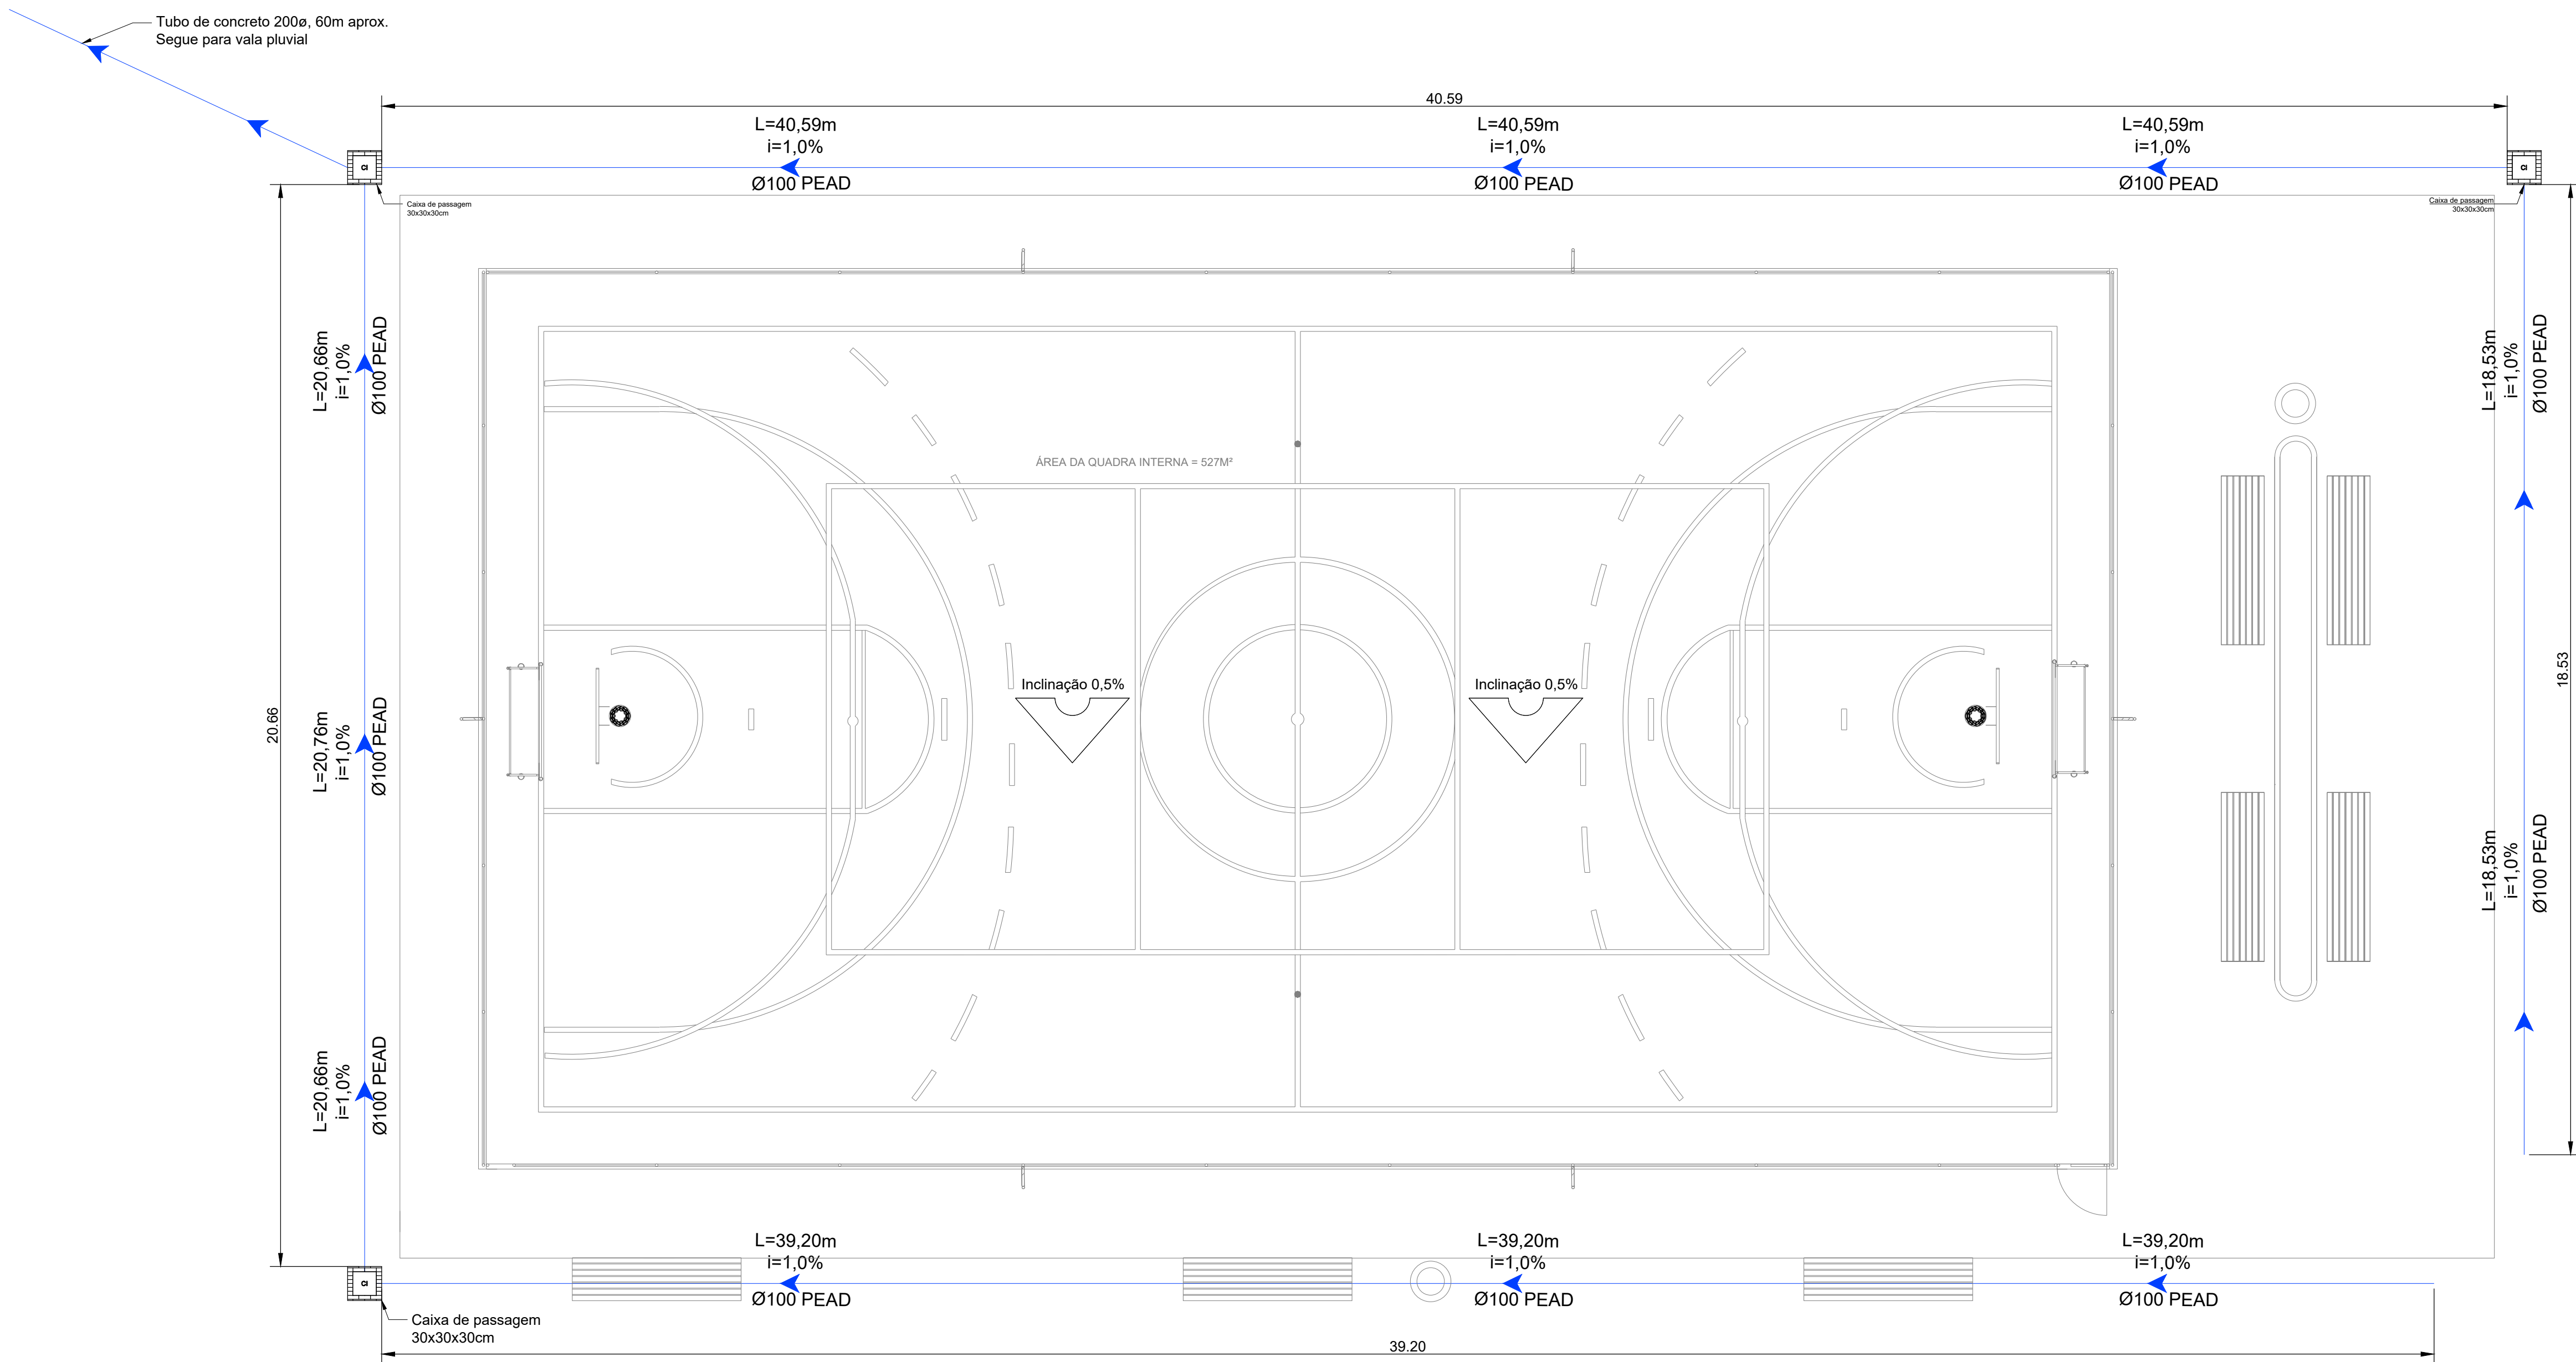


PLANTA BAIXA
ESCALA: 1/80

- 1 - Tubo galvanizado 2"
- 2 - Calçada em Concreto 5 cm
- 3 - Pedra brita e=5cm
- 4 - Piso Modular Outdoor e=12mm
- 5 - Contrapiso de concreto
- 6 - Brita N1 e=3cm
- 7 - Solo

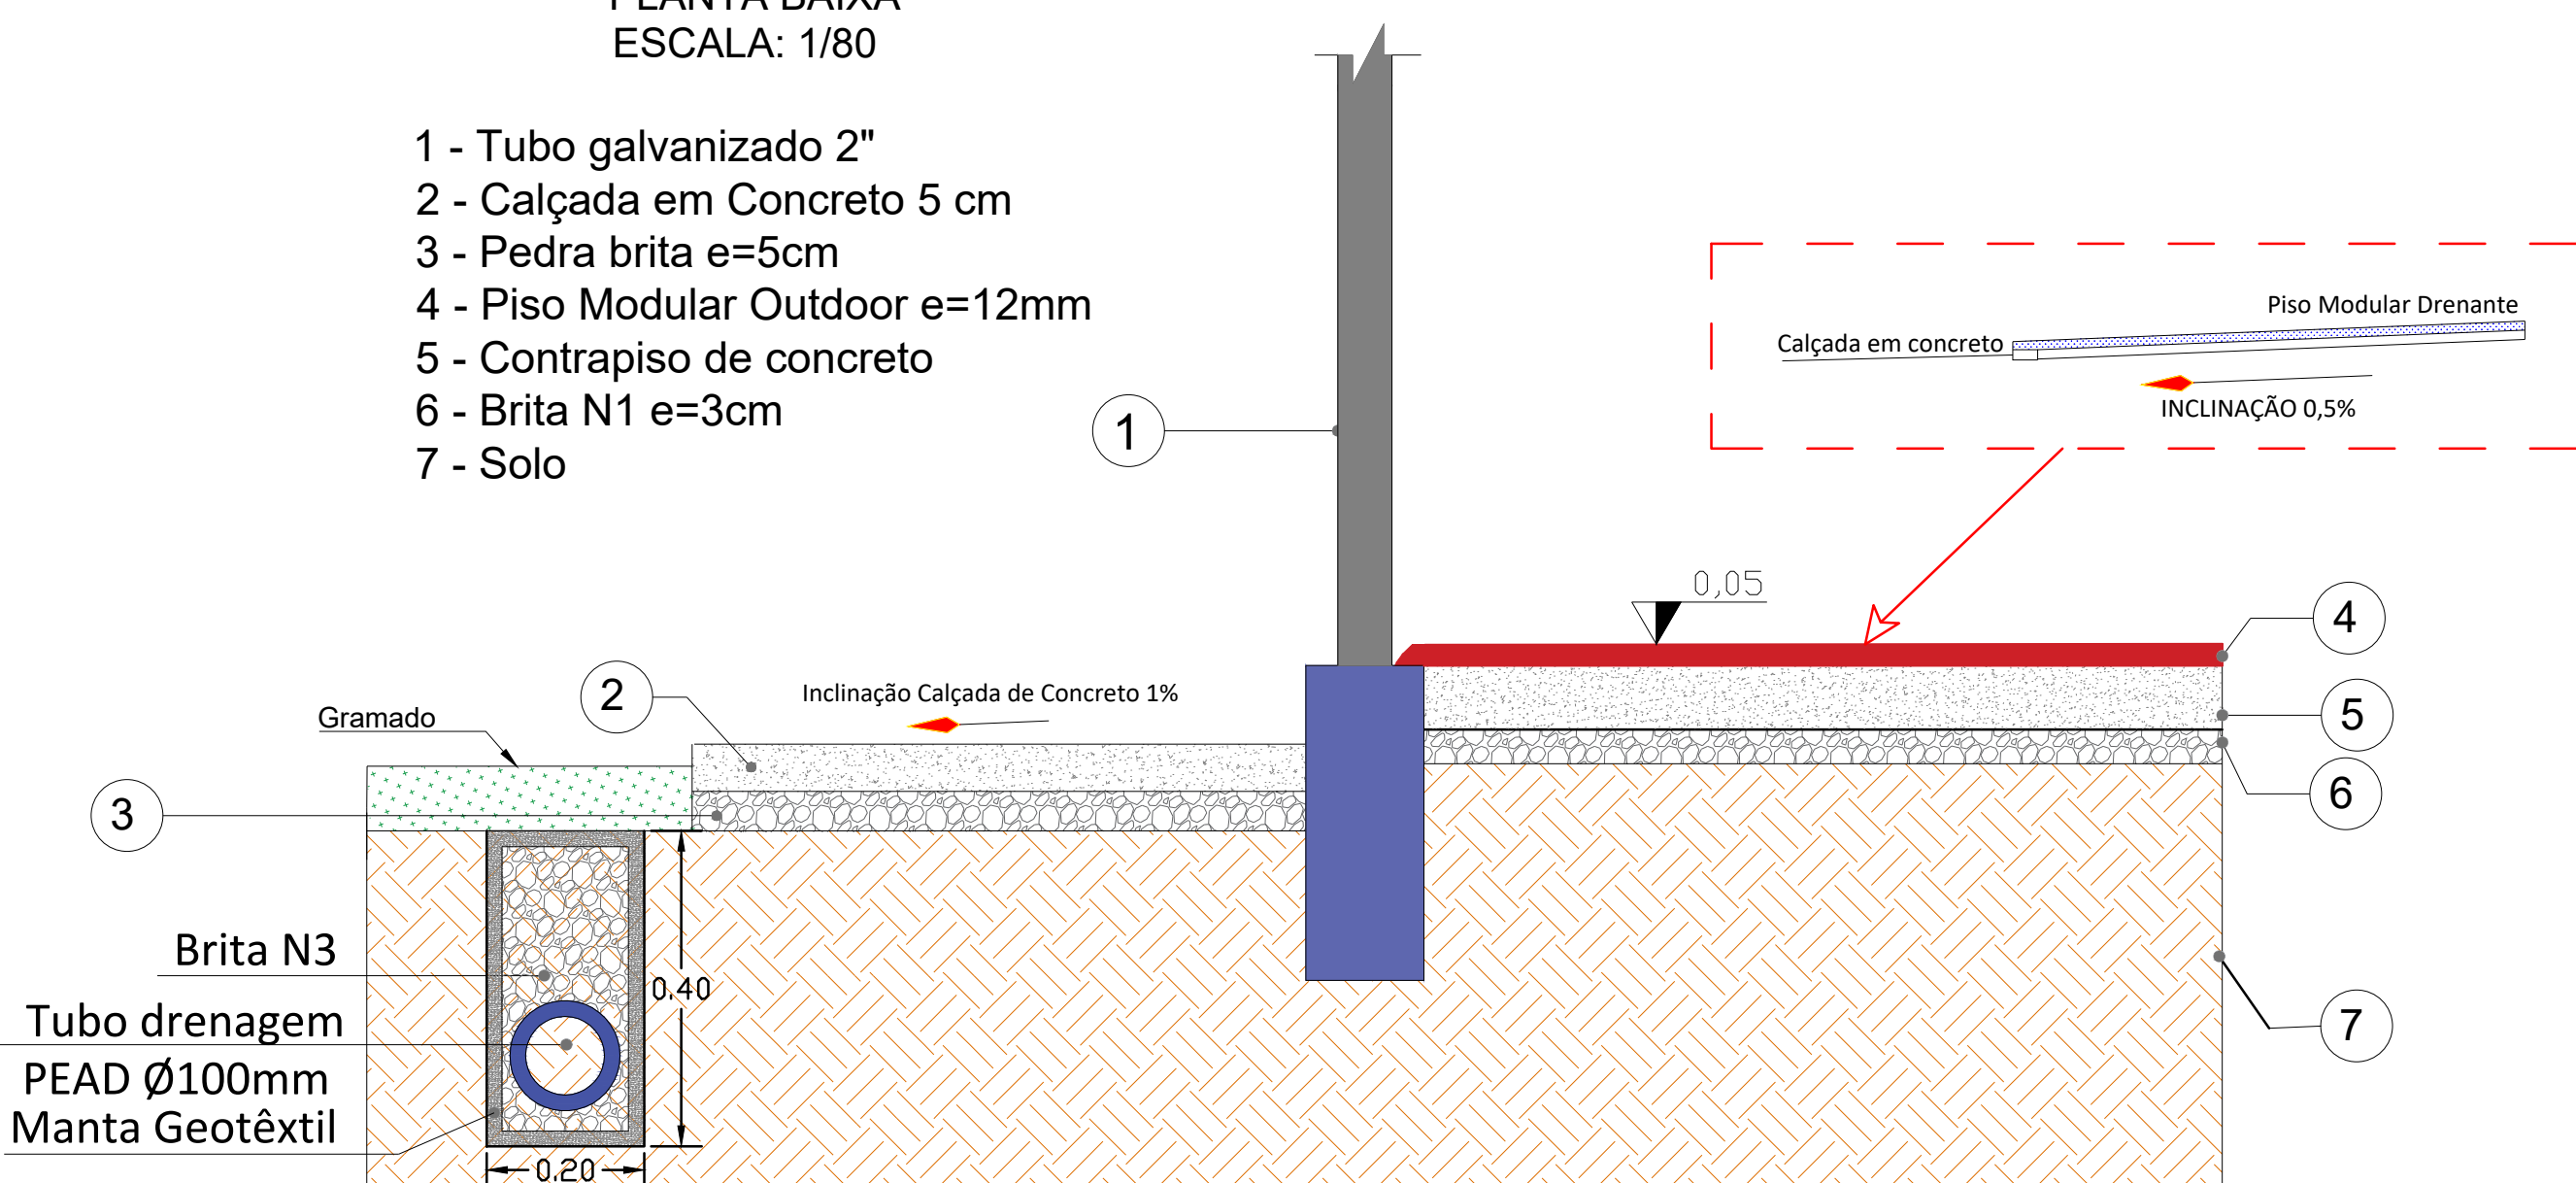

CORTE FRONTAL DO DETALHE DA VALA DE DRENAGEM
S/ESCALA

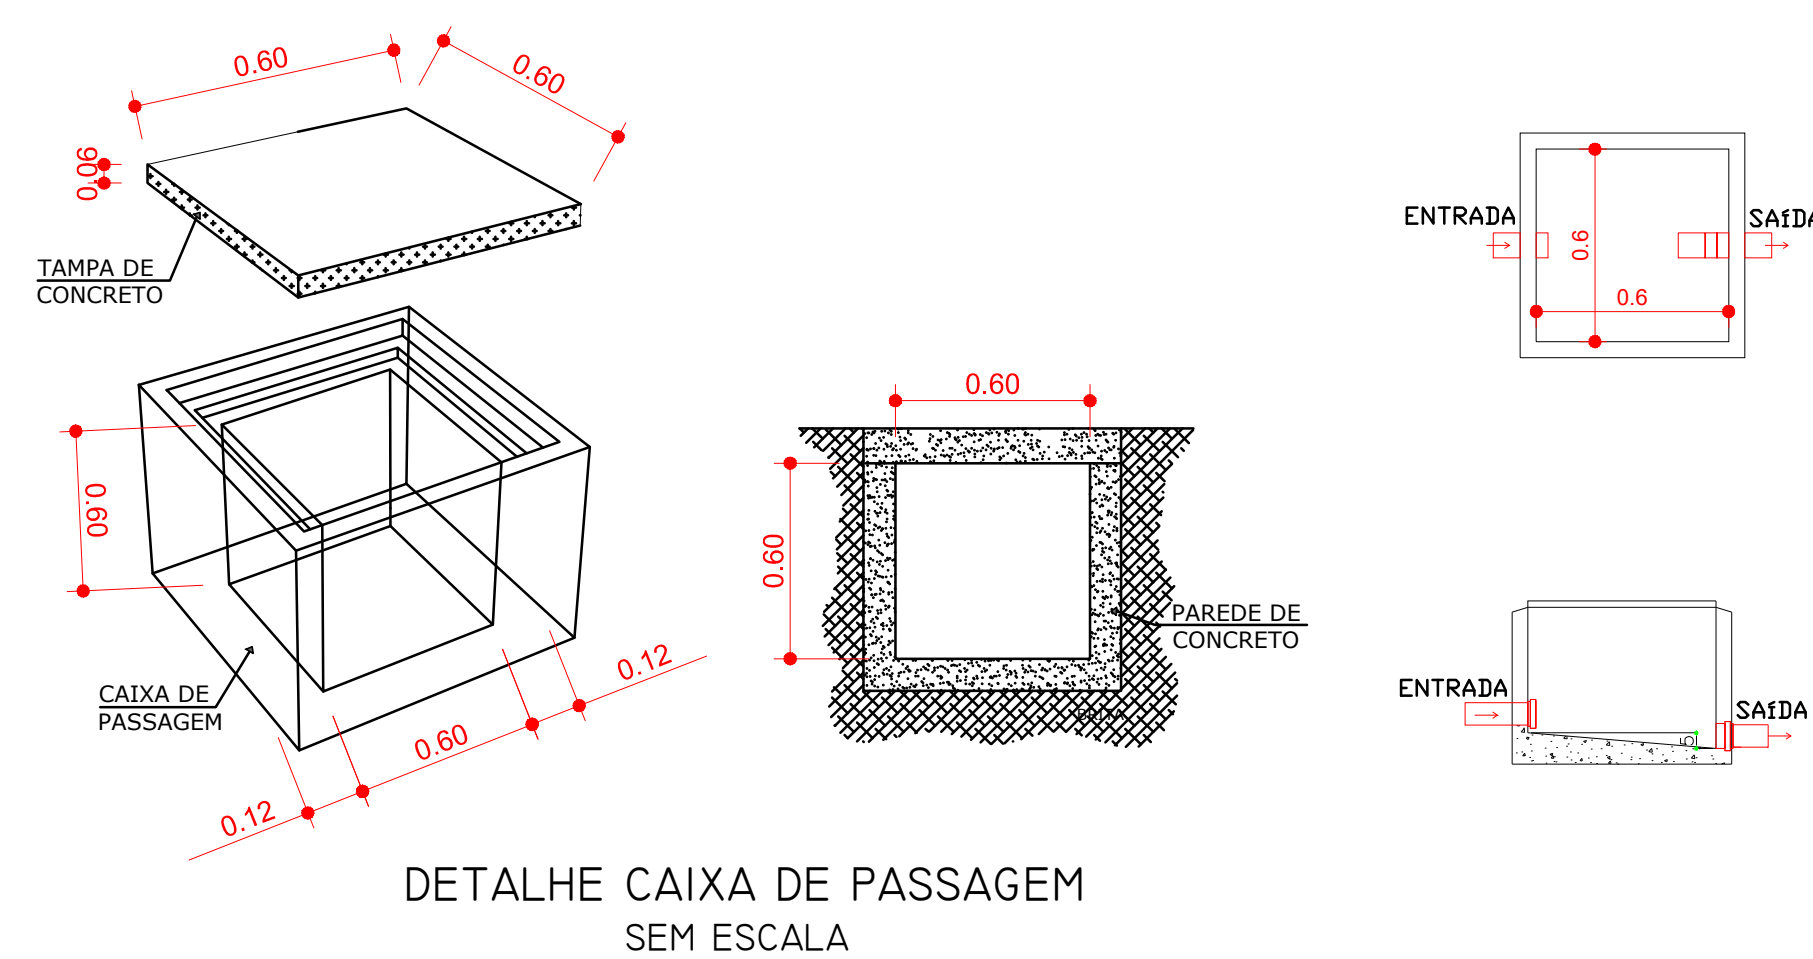

DESENVOLVIMENTO E GERENCIAMENTO



PRAÇA FRANCISCO PEREIRA DE SOUZA, 53
CENTRO - URUBICI - SC CEP.: 88650-000



RUA. MINISTRO PEDRO DE TOLEDO, 218 SALA 01
CORAL - LAGES - SC CEP.: 88509-520

PROJETO:
PROJETO DRENAGEM

RESPONSÁVEIS TÉCNICO:

DIEGO ALESSANDRO NECKEL
ENG(A). CIVIL

CREA/SC 151642-4

RESPONSÁVEL DO RECEBIMENTO DO PROJETO

PREFEITURA MUNICIPAL DE URUBICI - SC

PREFEITURA MUNICIPAL DE URUBICI

ENDEREÇO:

82.843.582/0001-32

ENDEREÇO: PRAÇA FRANCISCO PEREIRA DE SOUZA, 53 - CENTRO, URUBICI - SC, 88650-000

CONTEÚDO:

PLANTA BAIXA DRENAGEM, DETALHES

FOLHA TAMANHO - A1

OBS.:

ÁREA DA QUADRA: 538,36m²

R. MAJ. GENEROSO DE OLIVEIRA, S/N, BAIRRO AGUAS BRANCAS, URUBICI-SC

DESENVOLVIMENTO:

DIEGO ALESSANDRO NECKEL

CREA/SC 151642-4

DATA:

JUNHO
2025

Nº DO DESENHO:

01/01