




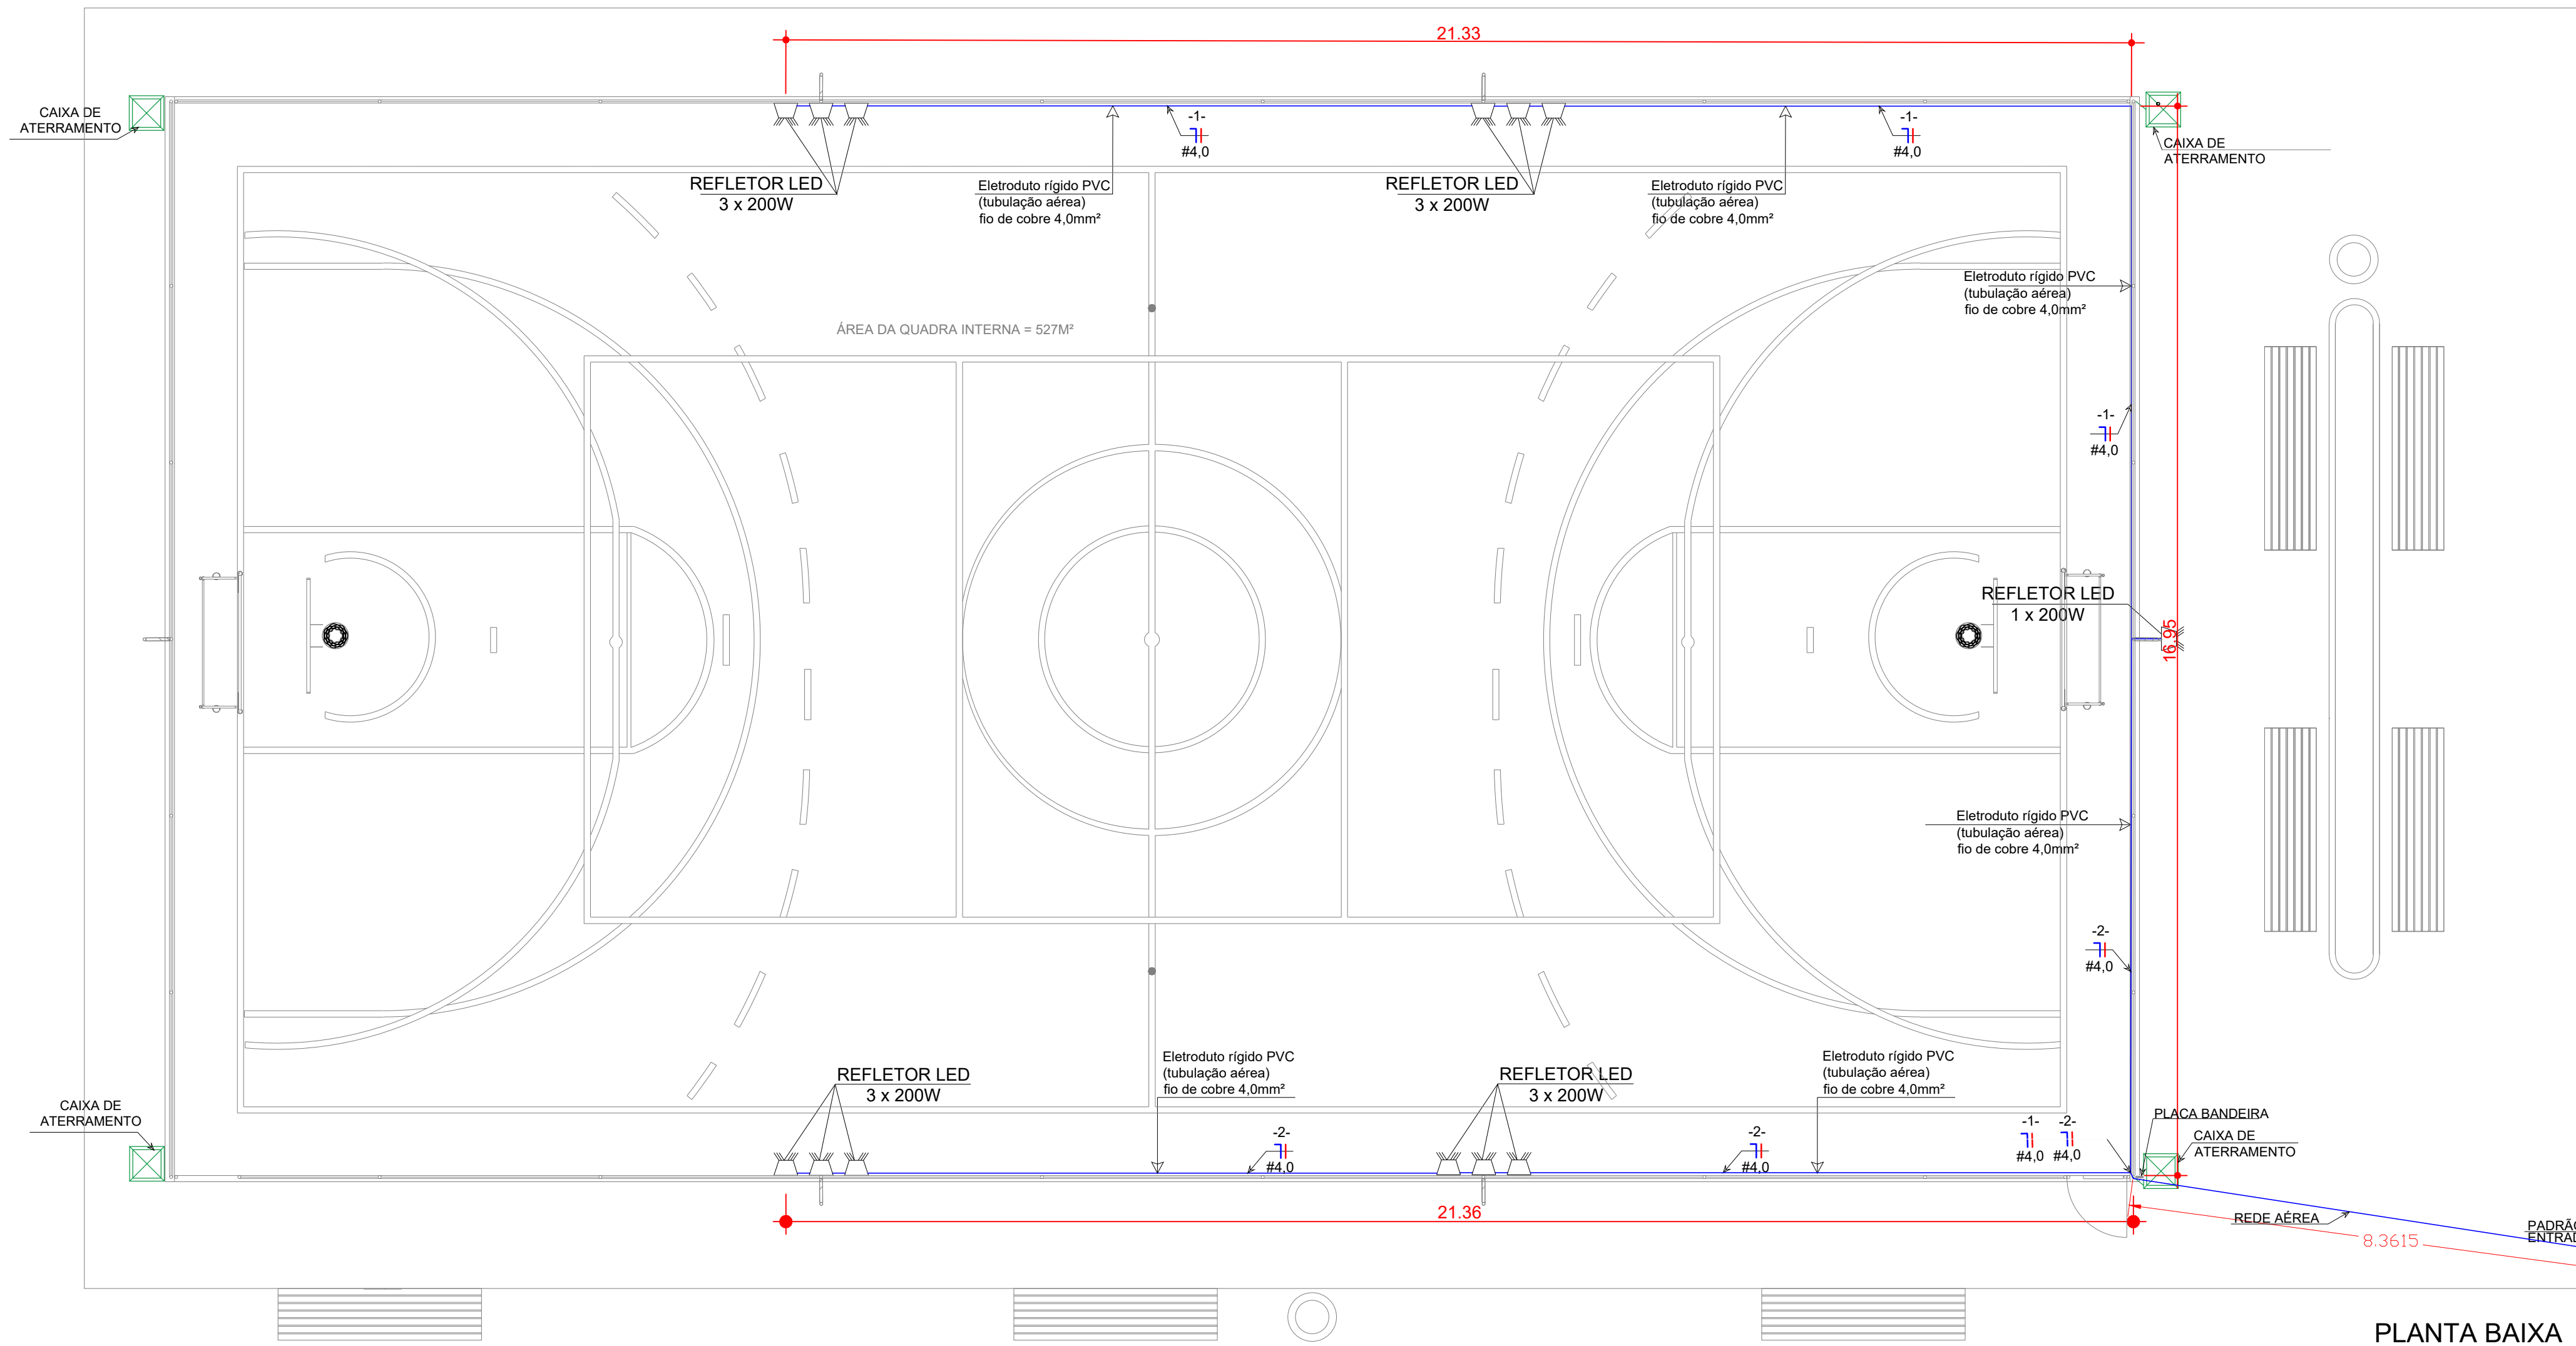

PLANTA BAIXA
ESCALA: 1/75

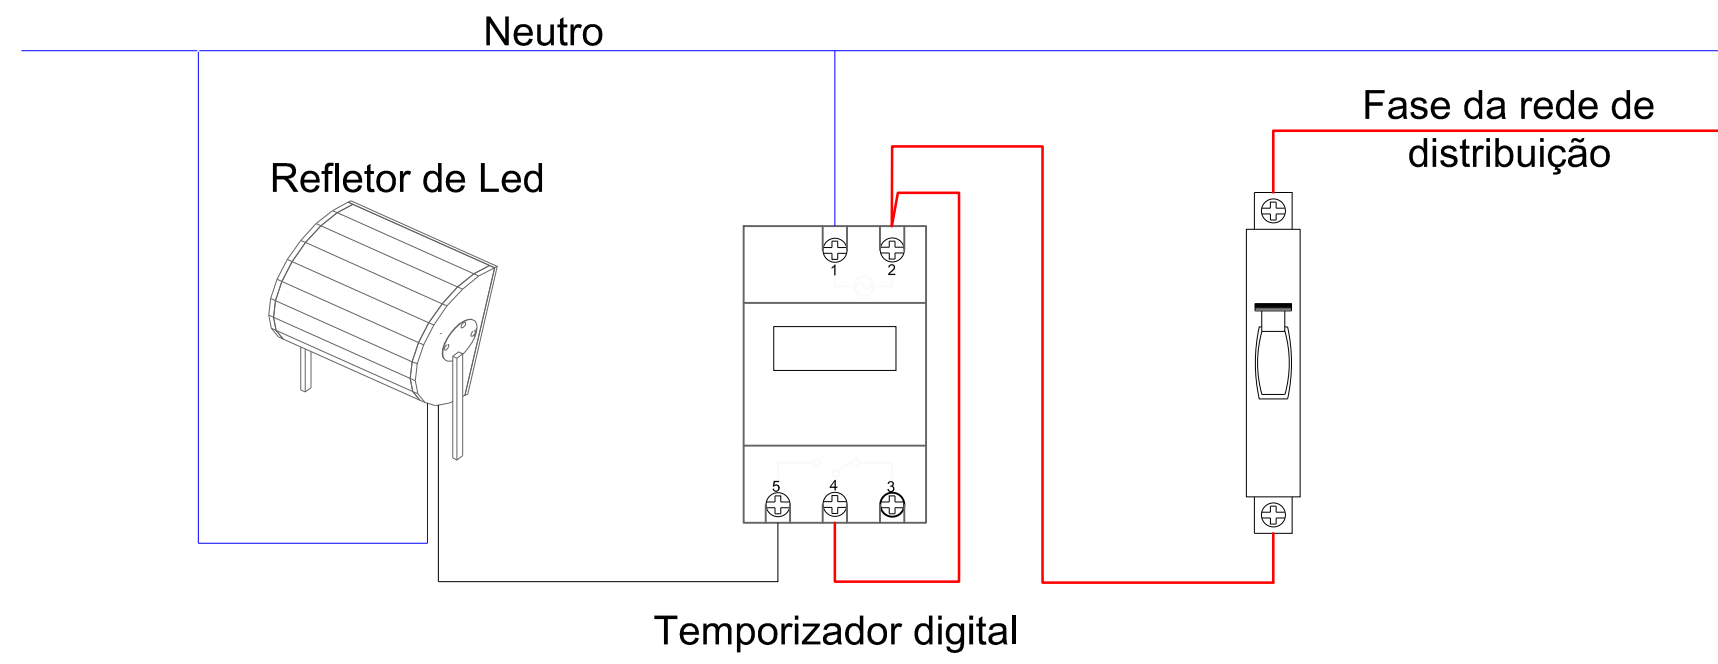


DETALHE ESQUEMA DE LIGAÇÃO
S/ESCALA

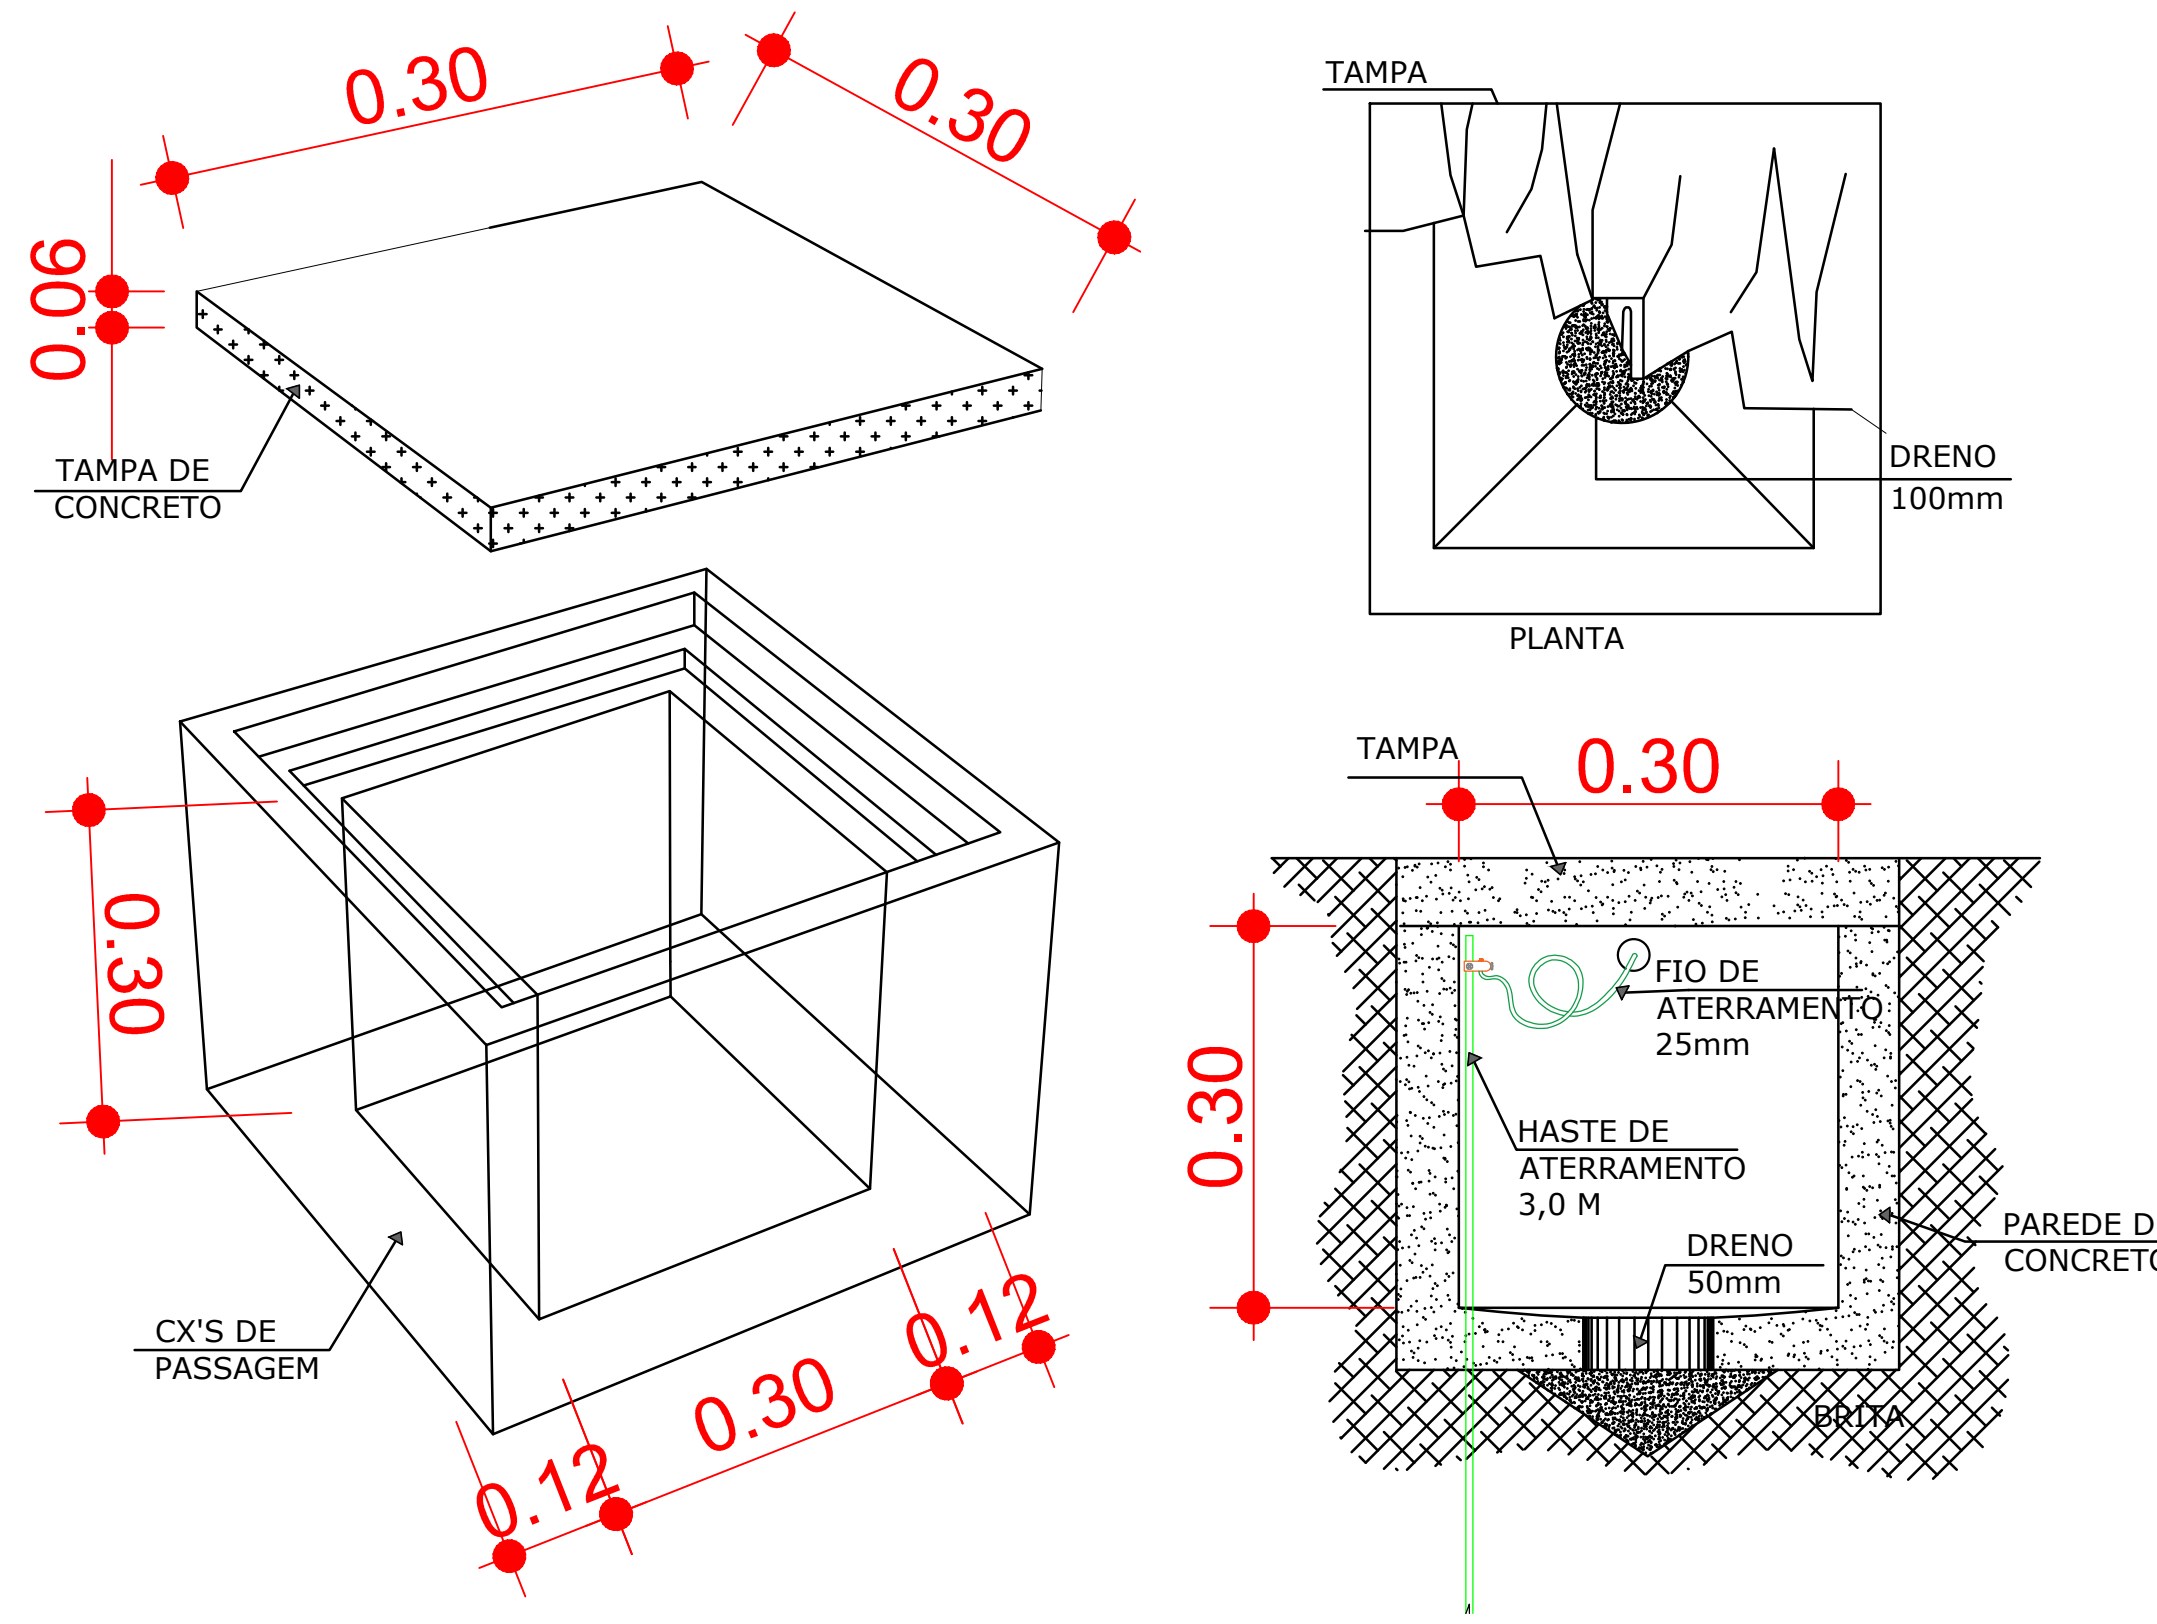


DETALHE CAIXA DE PASSAGEM
S/ESCALA

LEGENDA


- ELETRODUTO SUBTERRÂNEO
- ELETRODUTO
- CONDUTOR - FASE
- CONDUTOR - NEUTRO
- REFLETOR DE LED 200W
- QUADRO DE DISTRIBUIÇÃO
- POSTE DE ENERGIA

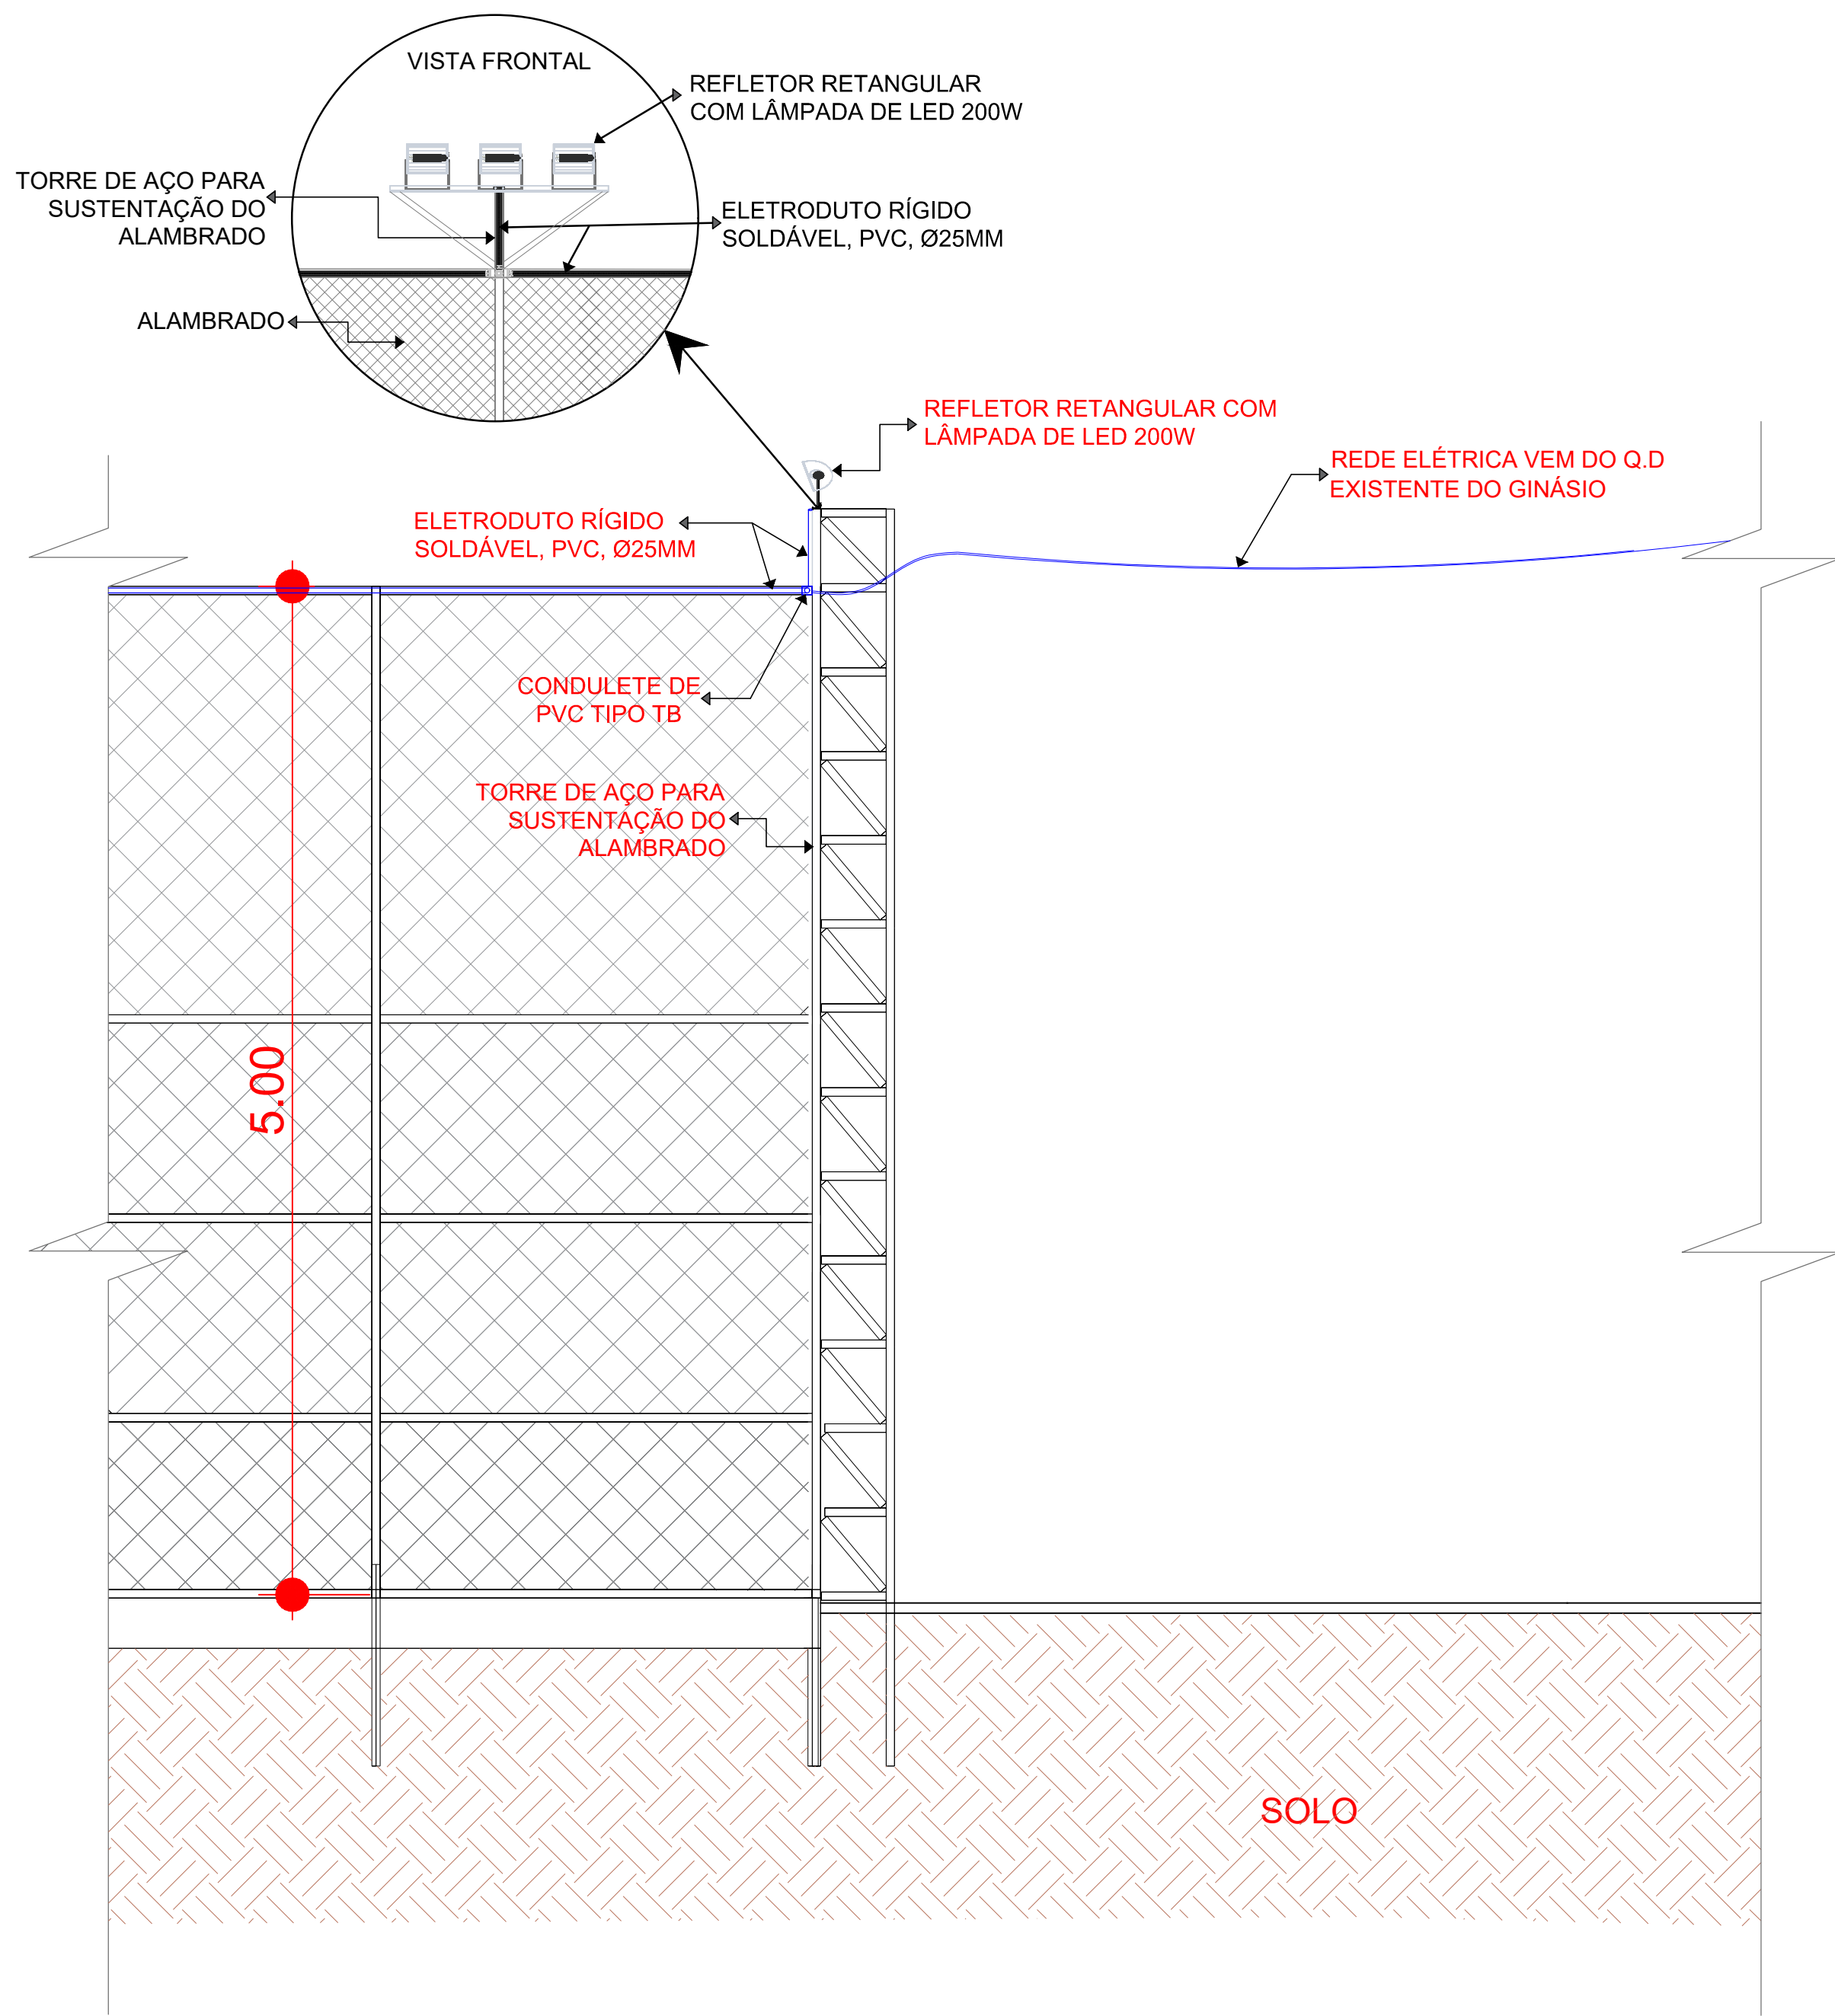

DETALHAMENTO ALAMBRADO
S/ESCALA

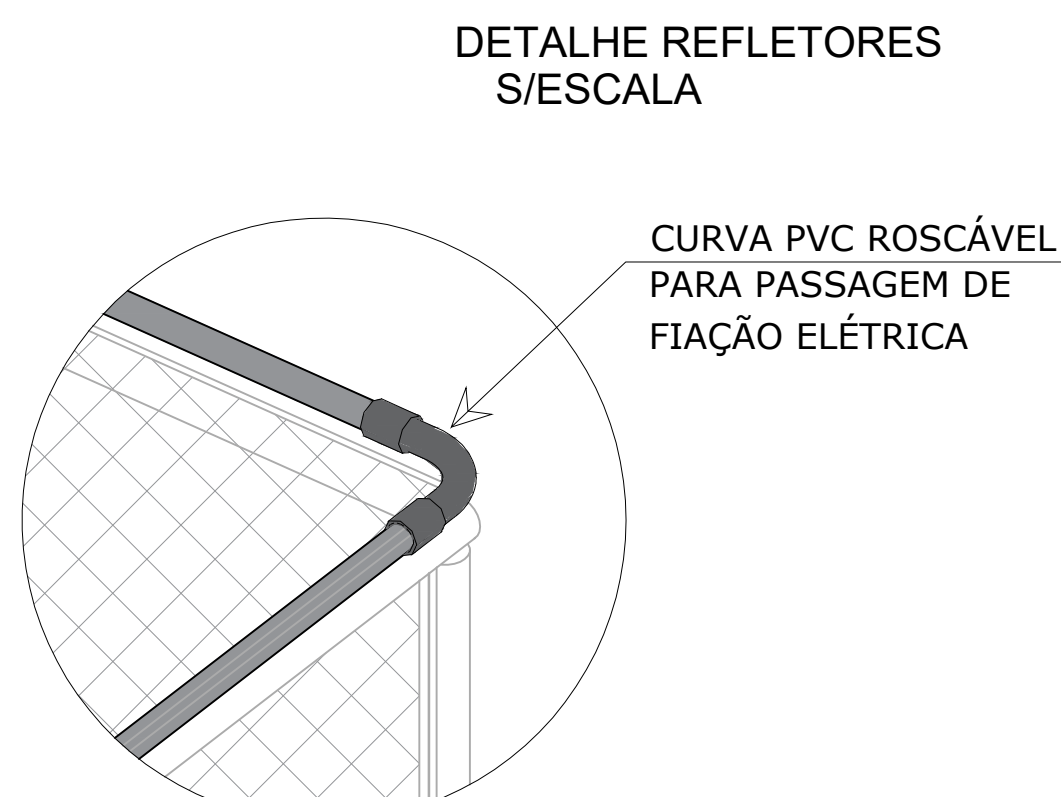


DETALHE CURVA PVC ROSCÁVEL
S/ESCALA

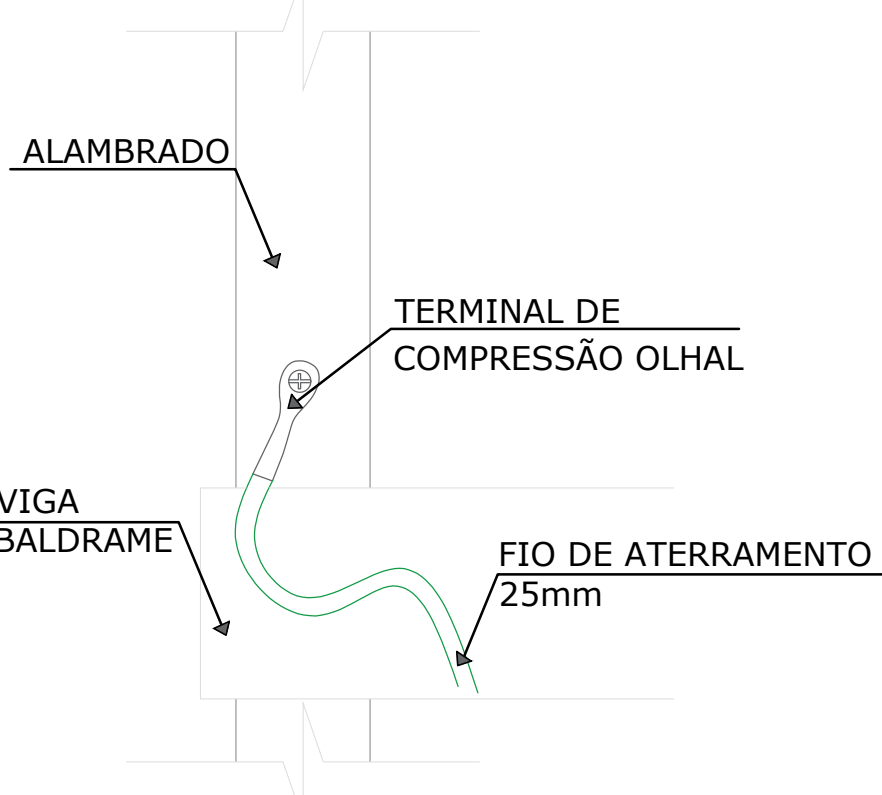


DETALHE TERMINAL OLHAL
S/ESCALA

Quadro terminal - QDGERAL

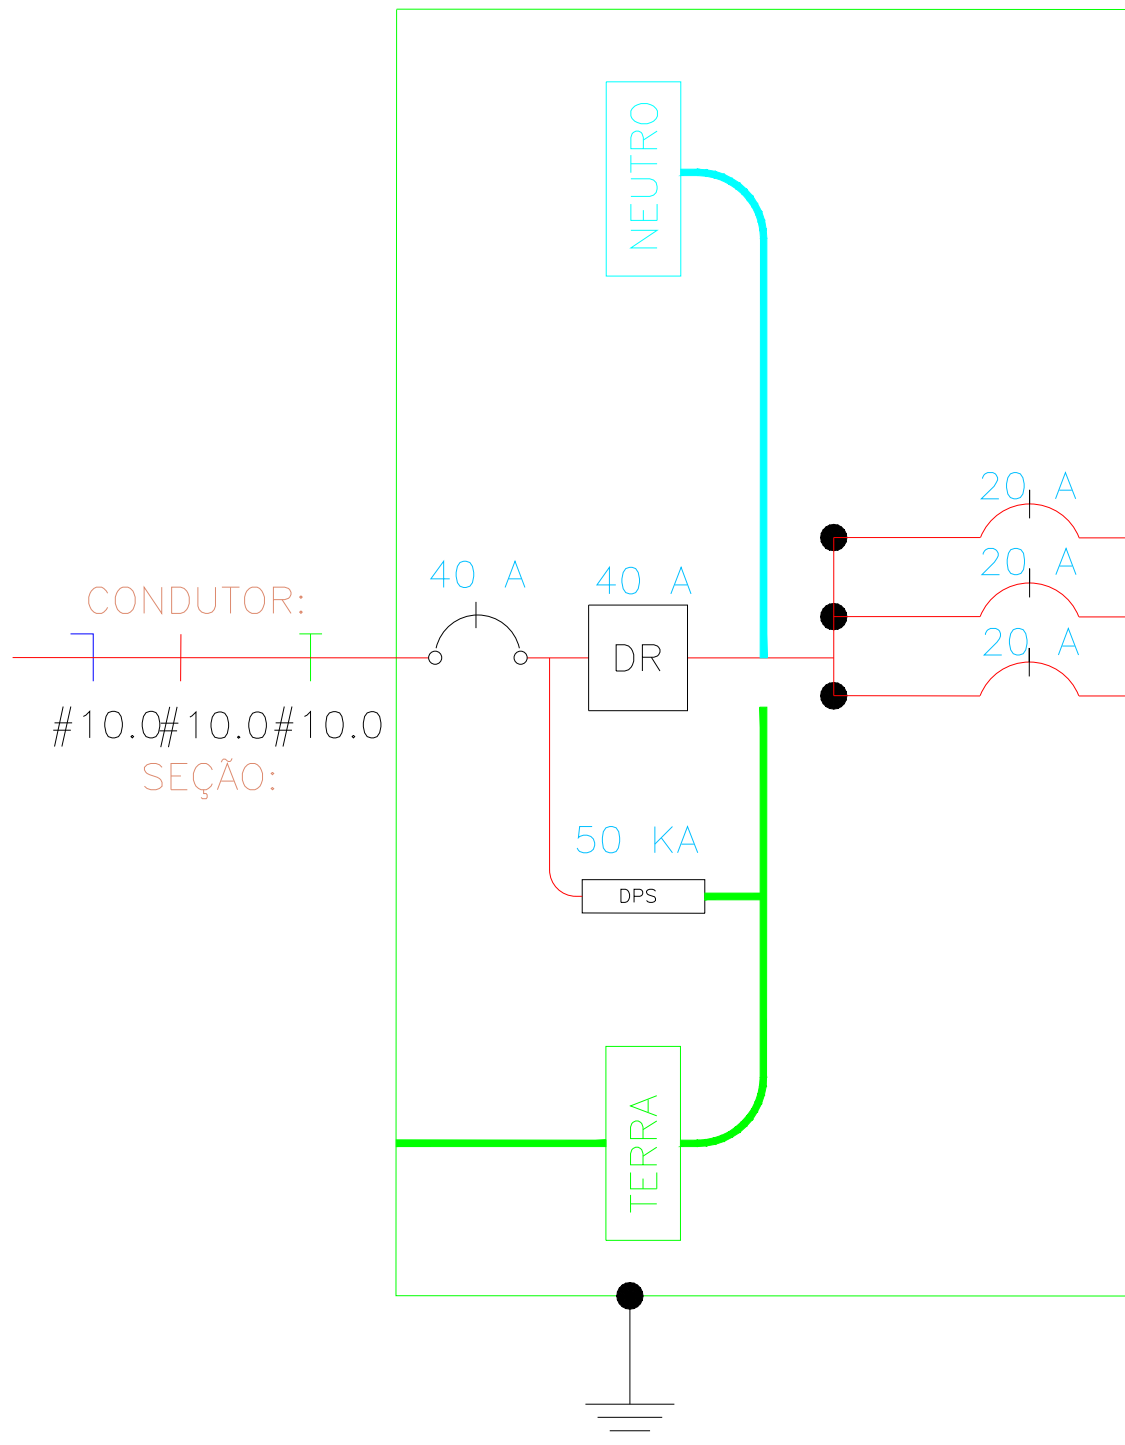

QUADRO DE DISTRIBUIÇÃO
S/ESCALA

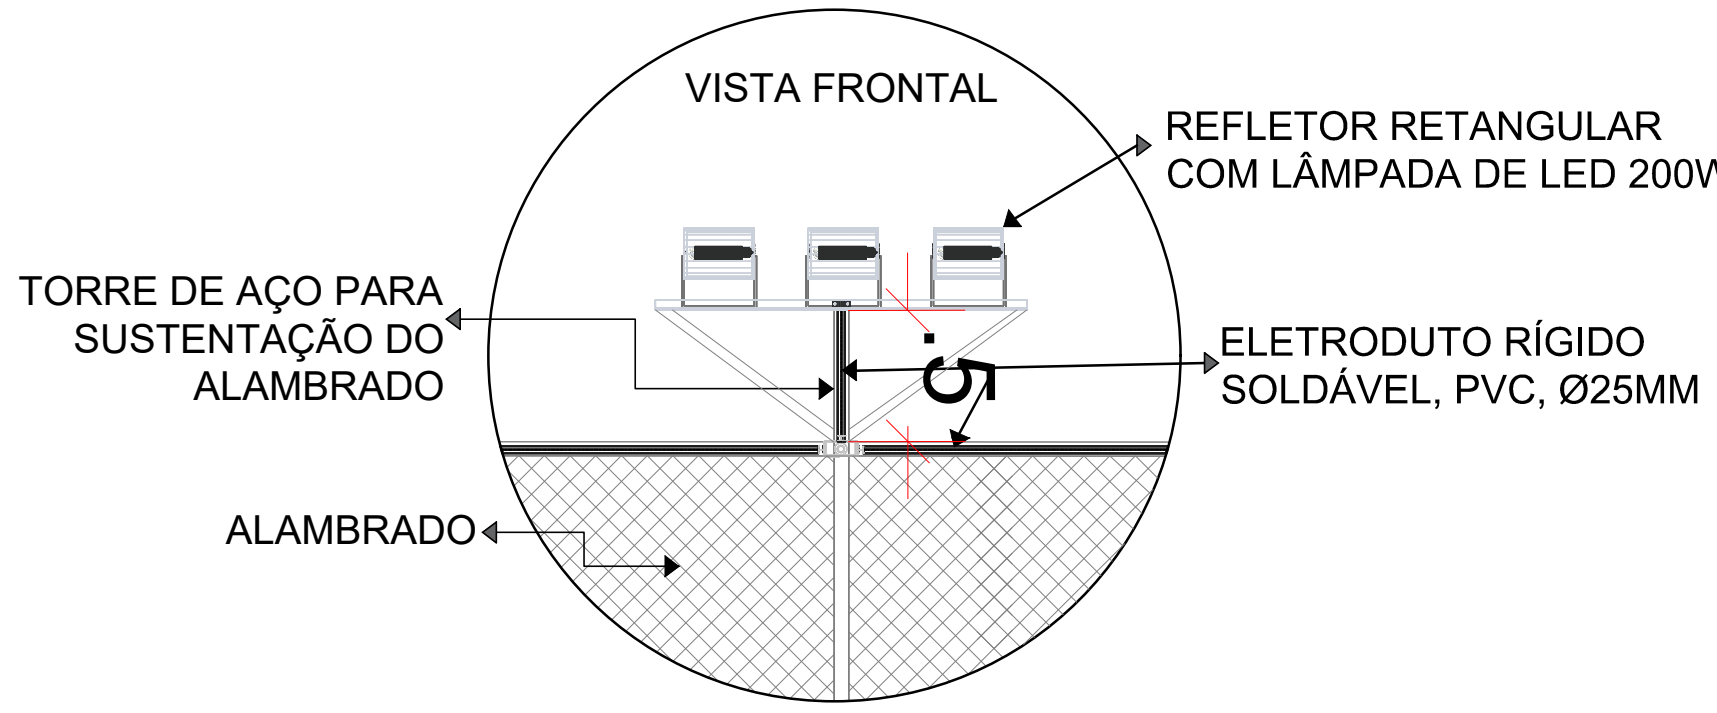

CIRC.	SEÇÃO (mm²)	DISJUNT. (IN) (A)	TENSÃO (V)	POTÊNCIA (W)	DESCRIÇÃO DO CIRCUITO
1	4,0	20	220	1.800	ILUMINAÇÃO EXTERNA
2	4,0	20	220	1.200	ILUMINAÇÃO EXTERNA
3	0	0	0	0	RESERVA

QUADRO DISTRIBUIÇÃO GERAL

CIRCUITO	DESCRIÇÃO	POTÊNCIA	TENSÃO (V)	CORRENTE I(B) (A)	Nº	SEÇÃO (MM²)	DISJUNTOR (A)
1	ILUMINAÇÃO EXTERNA	1.800w	220	8,18	M	4,0	20
2	ILUMINAÇÃO EXTERNA	1.200w	220	5,45	M	4,0	20
TOTAL=		3.000 w					

DESENVOLVIMENTO E GERENCIAMENTO



PRACA FRANCISCO PEREIRA DE SOUZA, 53
CENTRO - URUBICI - SC. CEP.: 88650-000



RUA MINISTRO PEDRO DE TOLEDO, 218 SALA 01
CORAL - LAGES - SC. CEP.: 88650-020

PROJETO:

PROJETO ELÉTRICO

RESPONSÁVEL TÉCNICO:

DIEGO ALESSANDRO NECKEL
ENGA(A) CIVIL

RESPONSÁVEL DO RECEBIMENTO DO PROJETO:

PREFEITURA MUNICIPAL DE URUBICI - SC
ENDEREGO: PRACA FRANCISCO PEREIRA DE SOUZA, 53 - CENTRO, URUBICI - SC, 88650-000

CONTEUDO:

PLANTA DE BAIXA ELÉTRICA, QUADRO DE DISTRIBUIÇÃO, DETALHES

FOLHA TAMANHO - A0

086:

ÁREA DA QUADRA: 527,36M²
R. MAJ. GENEALDO DE OLIVEIRA, S/N, BAIRRO AGUAS BRANCAS, URUBICI-SC

DESENVOLVIMENTO:

DIEGO ALESSANDRO NECKEL
CREA/SC 151642-4

DATA:

JUNHO
2025

Nº DO DESENHO:

82.843.582/0001-32

01/01