


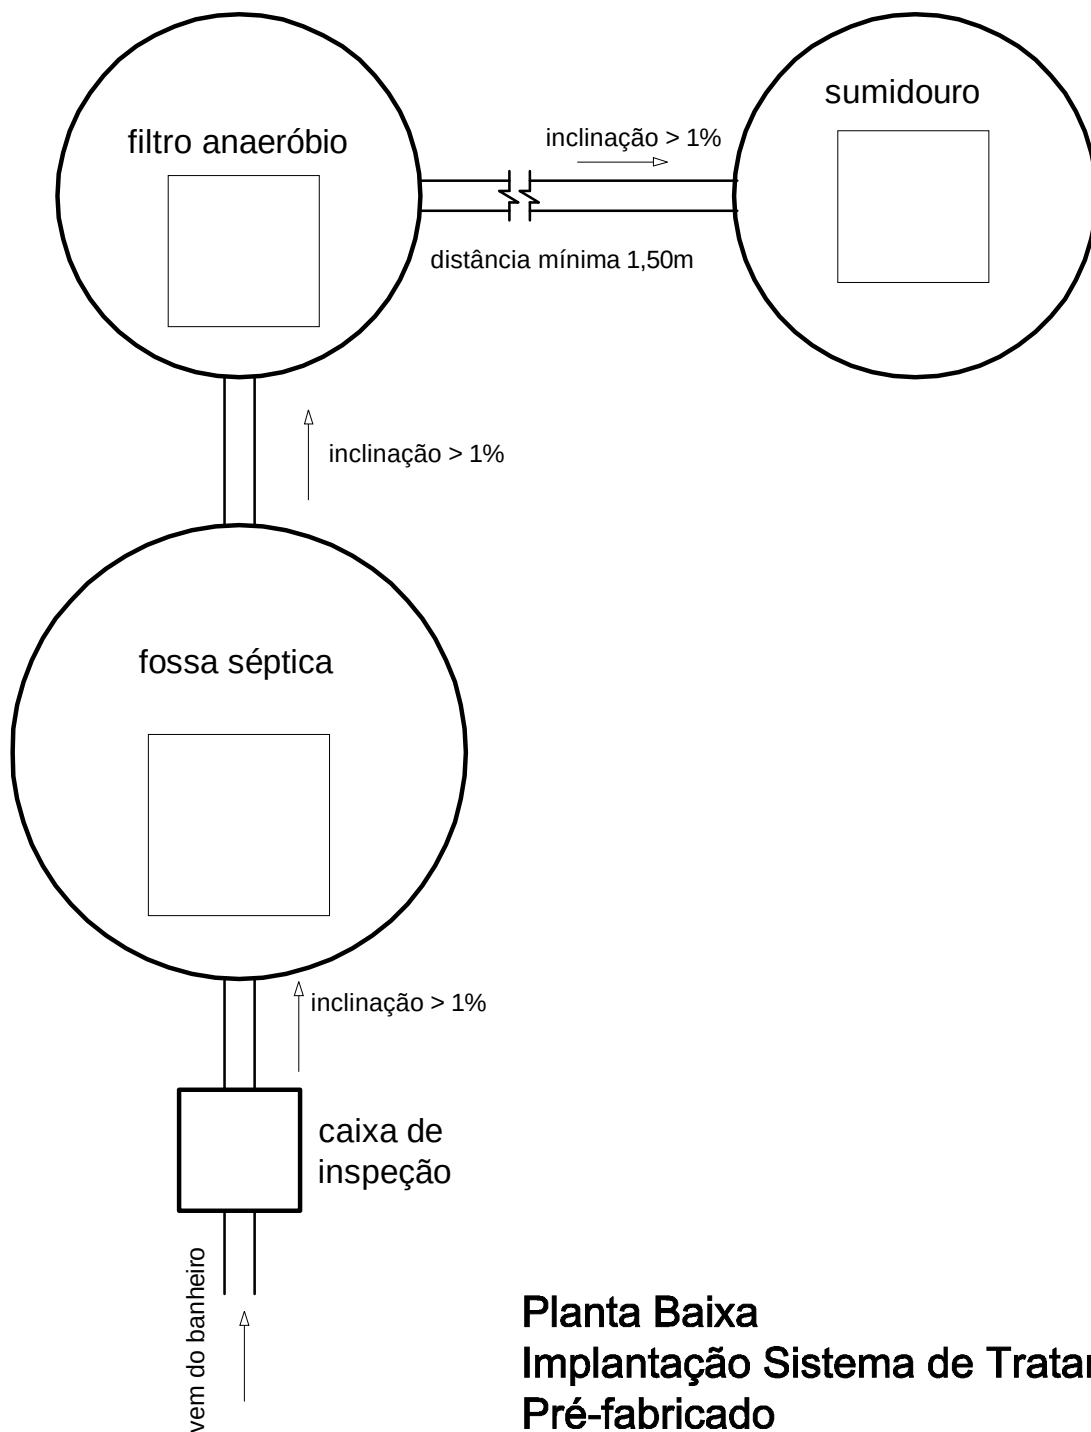

Planta Baixa
Implantação Sistema de Tratamento
Pré-fabricado

TITULO
MELHORIAS SANITÁRIAS DOMICILIARES - MSD

PROJETO
SISTEMA DE TRATAMENTO DE ESGOTO

LOCAL DA OBRA

PREFEITURA MUNICIPAL DE

DATA | ESCALA
1:25

RESPONSÁVEL TÉCNICO
NOME: _____
CREA/CAU: _____
ASS.: _____

PRANCHA 5/5