


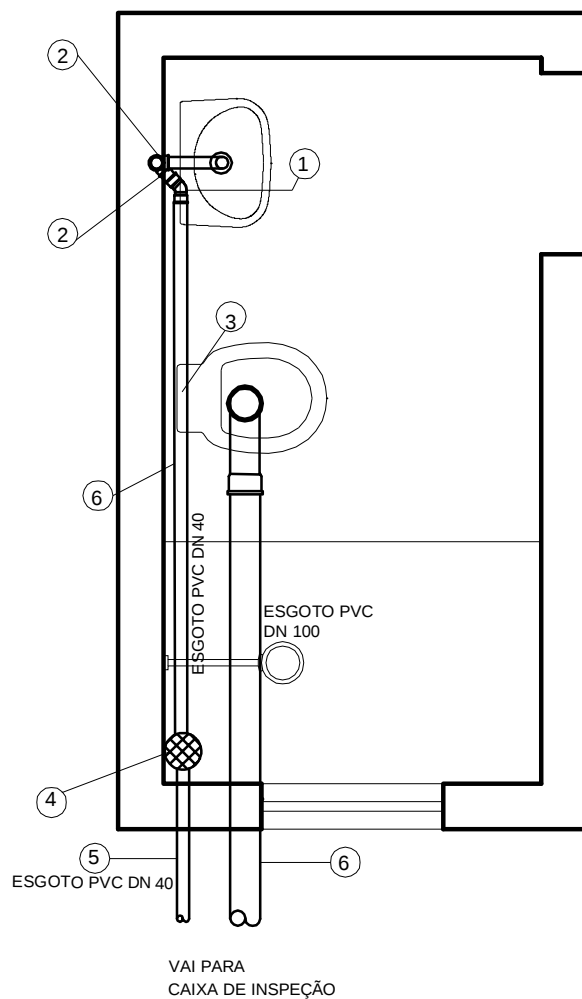

Instalação hidrosanitária Planta Baixa

1 - Joelho 45 p/esgoto secundário PVC DN 40	2pçs
2 - Joelho 90 p/esgoto secundário PVC DN 40	2pçs
3 - Curva 90 p/esgoto primário PVC DN 100	1pç
4 - Caixa sifonada c/grelha PVC DN 150	1pç
5 - Tubo PVC DN 40	8 m
6 - Tubo PVC DN 100	3 m

TÍTULO
MELHORIAS SANITÁRIAS DOMICILIARES - MSD

DATA | ESCALA
1:25

PROJETO
BANHEIRO - PROJETO HIDROSANITÁRIO

RESPONSÁVEL TÉCNICO

NOME: _____
CREA/CAU: _____
ASS.: _____

LOCAL DA OBRA

PREFEITURA MUNICIPAL DE

PRANCHA 9/9