



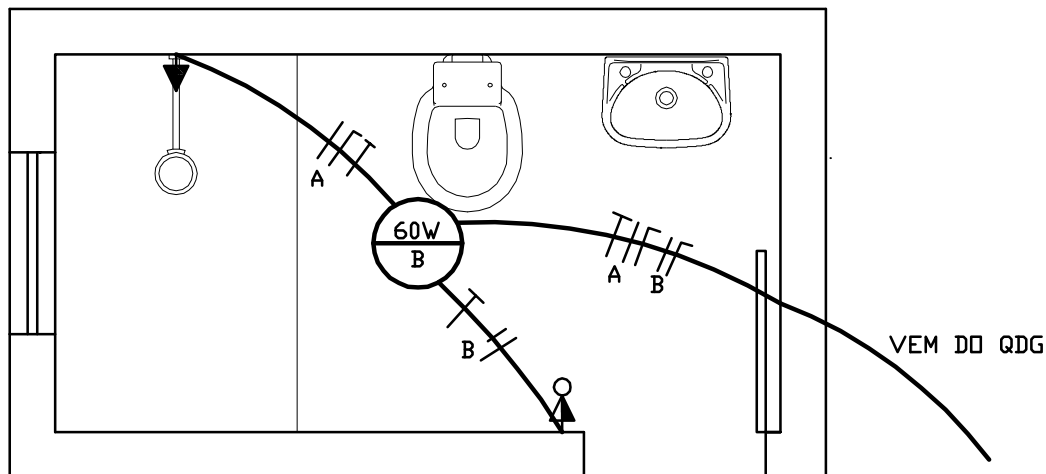

Instalações Elétricas Planta Baixa

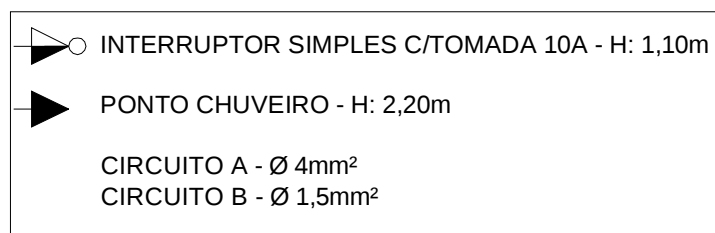

TÍTULO
MELHORIAS SANITÁRIAS DOMICILIARES - MSD

PROJETO
BANHEIRO - PROJETO ELÉTRICO

LOCAL DA OBRA

PREFEITURA MUNICIPAL DE

DATA | ESCALA
1:25

RESPONSÁVEL TÉCNICO

NOME: _____
CREA/CAU: _____
ASS.: _____

PRANCHA 5/9